


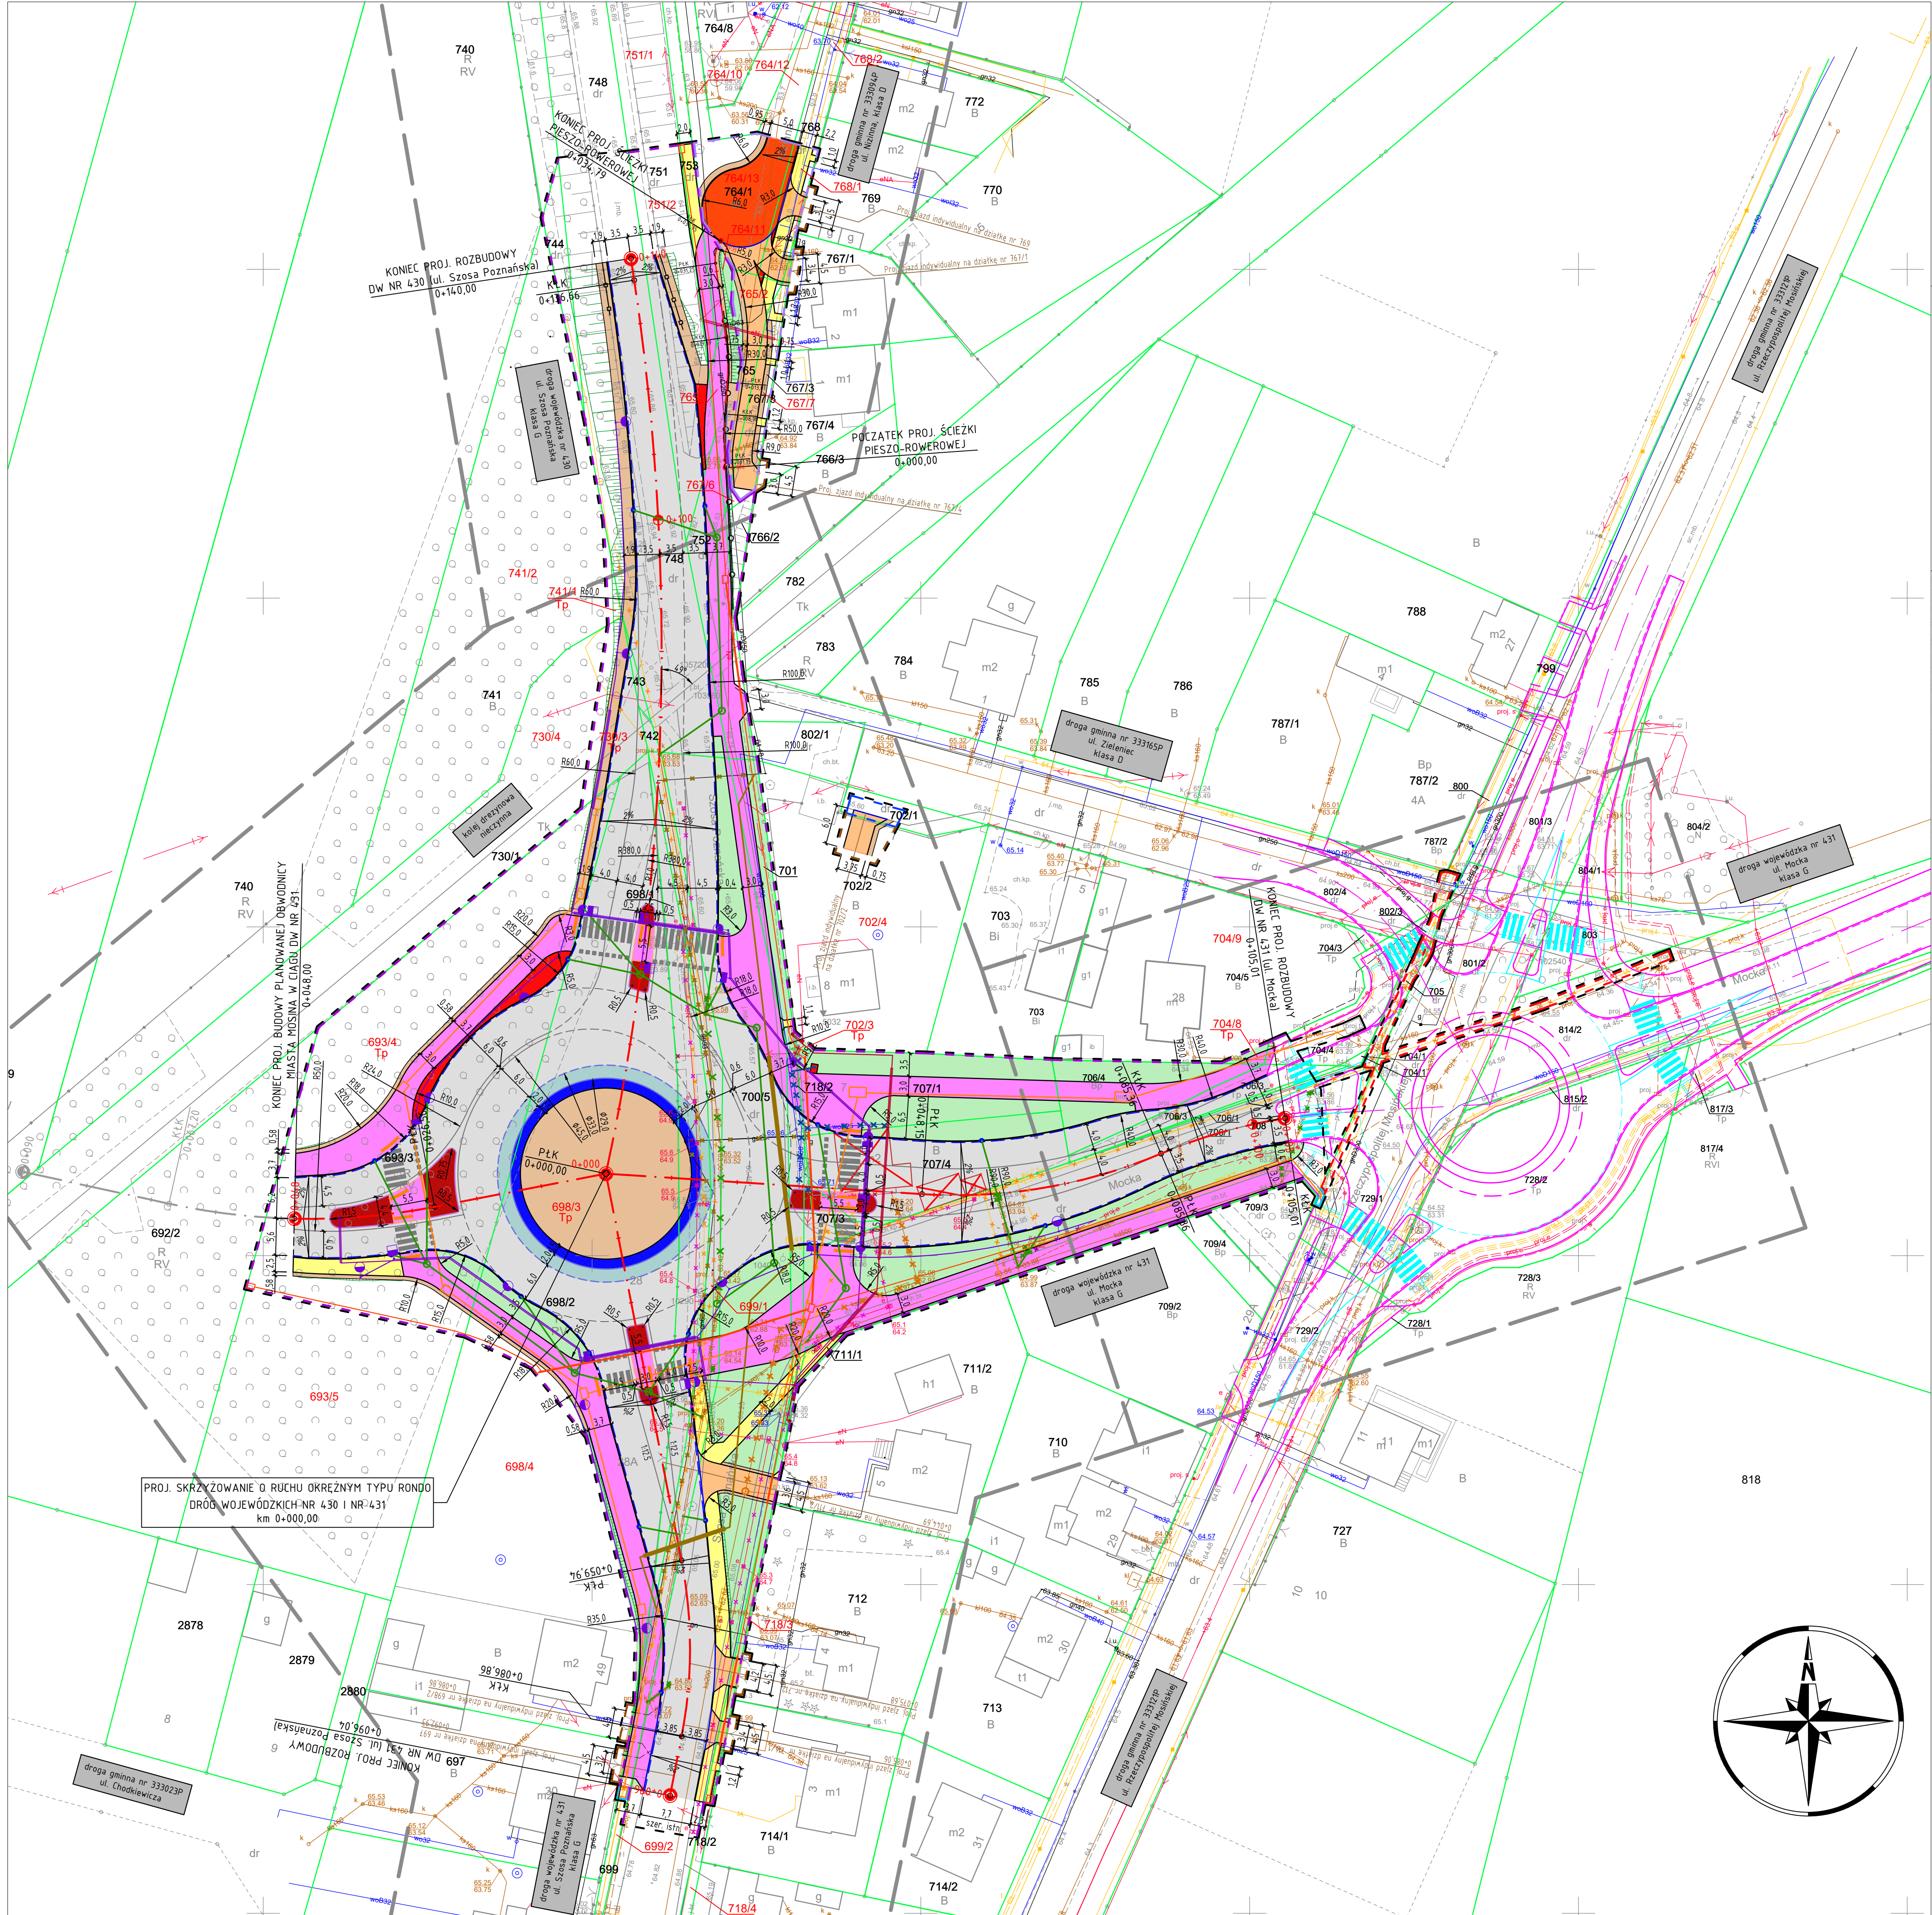

zlec. 188/2023
Województwo: wielkopolskie
Powiat: poznański
Nazwa jedn. ewid.: Miasto Mosina
Identyfikator jedn. ewid.: 302110_4
Nazwa obr. ewid.: Mosina
Identyfikator obr. ewid.: 302110_4.0001
Miejscowość: Mosina
Arkusz: 12, 13, 14, 15

Mapa do celów projektowych
skala 1:500
godło 6.174.11.16.2.4, 6.174.11.16.4.2, 6.174.11.17.1.3

1. Układ współrzędnych: 2000/18
2. Układ wysokości: PL-KRON86-NH

Wykonawca:
"A P E G E O"
Usługi Geodezyjne - Artur Perla
61-622 Poznań, ul. Naramowicka 35c/9
tel. 501 448 955
NIP 764-138-60-89 Regon 301602170

Kierownik prac geodezyjnych:
Artur Perla
uprawnienia nr: 21473
zakres 1

Oświadczam, że niniejszy dokument został opracowany w wyniku prac geodezyjnych i kartograficznych, których rezultaty zawiera operat techniczny pozytywnie zweryfikowany. Jednocześnie informuję, że jestem świadomy odpowiedzialności karnej za złożenie fałszywego oświadczenia.

Identyfikator zgłoszenia prac geodezyjnych	KGK.GZZ.4071.12046.2022
Organ służby geodezyjnej, który otrzymał zgłoszenie	Starosta Poznański
Wykonawca prac geodezyjnych	Agepe Usługi Geodezyjne Artur Perla
Nr oraz data sporządzenia dokumentu zawierającego wynik pożytecznej weryfikacji	Protokół nr 1 z dn. 18.12.2022 r.
Imię i nazwisko oraz nr uprawnień zawodowych kierownika prac	Artur Perla nr uprawnień 21473, zakres 1

Nie wyklucza się istnienia w terenie innych nie wykazanych na niniejszej mapie urządzeń podziemnych, które nie były zgłoszone do inwentaryzacji, lub o których brak jest informacji w istniejących branżowych Mapie aktualna na dzień 23.09.2022 r.

zlec. 1110/2023
Województwo: wielkopolskie
Powiat: poznański
Nazwa jedn. ewid.: Miasto Mosina
Identyfikator jedn. ewid.: 302110_4
Nazwa obr. ewid.: Mosina
Identyfikator obr. ewid.: 302110_4.0001
Miejscowość: Mosina
Arkusz: 13

Mapa do celów projektowych
skala 1:500
godło 6.174.11.16.2.2; 6.174.11.16.2.4

1. Układ współrzędnych: 2000/18
2. Układ wysokości: PL-KRON86-NH

Wykonawca:
"A P E G E O"
Usługi Geodezyjne - Artur Perla
61-622 Poznań, ul. Naramowicka 35c/9
tel. 501 448 955
NIP 764-138-60-89 Regon 301602170

Kierownik prac geodezyjnych:
Artur Perla
uprawnienia nr: 21473
zakres 1

Oświadczam, że niniejszy dokument został opracowany w wyniku prac geodezyjnych i kartograficznych, których rezultaty zawiera operat techniczny pozytywnie zweryfikowany. Jednocześnie informuję, że jestem świadomy odpowiedzialności karnej za złożenie fałszywego oświadczenia.

Identyfikator zgłoszenia prac geodezyjnych	KGK.GZZ.4071.1879.2023
Organ służby geodezyjnej, który otrzymał zgłoszenie	Starosta Poznański
Wykonawca prac geodezyjnych	Agepe Usługi Geodezyjne Artur Perla
Nr oraz data sporządzenia dokumentu zawierającego wynik pożytecznej weryfikacji	Protokół nr 1 z dn. 18.07.2023 r.
Imię i nazwisko oraz nr uprawnień zawodowych kierownika prac	Artur Perla nr uprawnień 21473, zakres 1

Nie wyklucza się istnienia w terenie innych nie wykazanych na niniejszej mapie urządzeń podziemnych, które nie były zgłoszone do inwentaryzacji, lub o których brak jest informacji w istniejących branżowych Mapie aktualna na dzień 29.06.2023 r.

zlec. 086/2025
Województwo: wielkopolskie
Powiat: poznański
Nazwa jedn. ewid.: Mosina
Identyfikator jedn. ewid.: 302110_4
Nazwa obr. ewid.: Mosina
Identyfikator obr. ewid.: 302110_4.0001
Miejscowość: Mosina
Arkusz: 12, 13, 14, 15

Mapa do celów projektowych
skala 1:500
godło 6.174.11.17.1.3; 6.174.11.16.2.4

1. Układ współrzędnych: 2000/18
2. Układ wysokości: PL-EVRF2007-NH

Wykonawca:
"A P E G E O"
Usługi Geodezyjne - Artur Perla
61-622 Poznań, ul. Naramowicka 35c/9
tel. 501 448 955
NIP 764-138-60-89 Regon 301602170

Kierownik prac geodezyjnych:
Artur Perla
uprawnienia nr: 21473
zakres 1

Oświadczam, że niniejszy dokument został opracowany w wyniku prac geodezyjnych i kartograficznych, których rezultaty zawiera operat techniczny pozytywnie zweryfikowany. Jednocześnie informuję, że jestem świadomy odpowiedzialności karnej za złożenie fałszywego oświadczenia.

Identyfikator zgłoszenia prac geodezyjnych	KGK.GZZ.4071.4633.2025
Organ służby geodezyjnej, który otrzymał zgłoszenie	Starosta Poznański
Wykonawca prac geodezyjnych	Agepe Usługi Geodezyjne Artur Perla
Nr oraz data sporządzenia dokumentu zawierającego wynik pożytecznej weryfikacji	Protokół nr 1 z dn. 18.04.2025 r.
Imię i nazwisko oraz nr uprawnień zawodowych kierownika prac	Artur Perla nr uprawnień 21473, zakres 1

Nie wyklucza się istnienia w terenie innych nie wykazanych na niniejszej mapie urządzeń podziemnych, które nie były zgłoszone do inwentaryzacji, lub o których brak jest informacji w istniejących branżowych Mapie aktualna na dzień 03.04.2025 r.

LEGENDA

linia określająca granice terenu niezbędnego dla obiektów budowlanych, w tym:
linia rozgraniczająca teren drogi wojewódzkiej
linia rozgraniczająca teren drogi gminnej
linia określająca zakres budowy lub przebudowy innych dróg publicznych
linia określająca zakres budowy lub przebudowy sieci uzbrojenia terenu
linia określająca zakres budowy lub przebudowy dróg
linia określająca zakres rozbudowy istniejących obiektów budowlanych

istn. granice działek
istn. numery działek
proj. osie dróg
proj. krawężnik betonowy 20x30cm
proj. krawężnik betonowy 20x30cm obn.
proj. opornik betonowy 12x25cm
proj. opornik betonowy 12x25cm obn.

511/8
511/8
511/8

numery działek po podziale

SIEĆ KANALIZACJI DESzczOWEJ
istn. kanał do demontażu
proj. kanał
proj. studnia kanalizacyjna
proj. studnia wpuszczowa

SIEĆ ELEKTROENERGETYCZNA (OŚWIETLENIE DROGOWE)
istn. kabel zasilający sygnalizację do demontażu
proj. kabel oświetleniowy YAKY 4x35mm² + FeZn 30x4
proj. rura ostonowa HDPE110
proj. latarnia h=6m bez wysięgnika z oprawą LED o mocy 30W (przejście dla pieszych)
proj. latarnia h=10m z wysięgnikiem w=2,0m i oprawą LED o mocy 55W
proj. latarnia h=10m z wysięgnikiem w=1,5m i oprawą LED o mocy 55W (opłyka drogowa) oraz dodatkowym wysięgnikiem o d. 1m na wys. 6m z oprawą LED o mocy 30W (opłyka PDP)
proj. kabel zasilający aktywne znaki drogowe YKY 2x2,5mm² w rurze HDPE 32/2,5 oraz kabel zasilający szafki sterownicze YAKY 4x16mm²
proj. rura ostonowa HDPE110

SIEĆ KANAŁU TECHNOLOGICZNEGO
proj. kanał technologiczny
proj. kanał technologiczny pod jezdnią
proj. studnia kablowa SKR1

SIEĆ WODOCIĄGOWA
istn. sieć wodociągowa do demontażu
proj. wodociąg

SIEĆ KANALIZACJI SANITARNEJ
istn. kanał do demontażu
proj. kanał
proj. studnia kanalizacyjna

SIEĆ GAZOWA
istn. sieć gazowa do demontażu
proj. sieć gazowa średniego ciśnienia

SIEĆ ELEKTROENERGETYCZNA
istn. sieć elektroenergetyczna do demontażu
proj. kabel elektroenergetyczny
proj. rura ostonowa HDPE110 lub dwudzielną
proj. stup 110,5 [mm]

SIEĆ TELEKOMUNIKACYJNA
istn. sieć telekomunikacyjna do demontażu
proj. sieć telekomunikacyjna doziemna
zabezpieczenie sieci rurą ostonową
proj. studnia kablowa

proj. krawężnik bet. najazdowy 20x22cm
proj. krawężnik bet. trapezowy 15/21x30cm
proj. krawężnik granitowy 20x30cm
proj. krawężnik gran. trapezowy 15/21x30cm
proj. obrzeże betonowe 8x30cm
proj. ściek przykrawężnikowy
proj. krawędź jezdni
proj. krawędź pobocza
proj. bariera ochronna N2W3
proj. balustrada ochronna U-11a
proj. ściana oporowa
proj. fakturowe oznaczenia nawierzchni
rozwiązania projektowe wg odrębnego opracowania
proj. jezdnie - naw. bitumiczna
proj. jezdnie - naw. z kostki betonowej
proj. wyspy segregacyjne - naw. z kostki betonowej
proj. chodnik - naw. z kostki betonowej
proj. ścieżka pieszo-rowerowa - naw. bitumiczna
proj. chodnik - naw. z kostki betonowej
proj. pierścień najazdowy - naw. z kostki granitowej
proj. opaska - naw. z kostki betonowej
proj. opaska - naw. z kostki granitowej
proj. pobocze gruntowe/wyspa środkowa ronda - jasne kruszynko tamane
proj. zieleni
istn. obiekt budowlany przeznaczony do rozbudowy
odrębnego opracowania oraz postępowania

SM projektanci

Investor: Zarząd Województwa Wielkopolskiego
Al. Niepodległości 34, 61-714 Poznań

Nazwa inwestycji: Budowa obwodnicy Mosina w ciągu drogi wojewódzkiej nr 431 - etap I - rozbudowa skrzyżowania dróg wojewódzkich nr 430 Poznań - Mosina i nr 431 Mosina - Kórnik w m. Mosina

Stadium dokumentacji: Projekt zagospodarowania terenu

Stanowisko	Imię i nazwisko	Uprawnienia	Podpis
Projektant	mgr inż. Tomasz Wierzbicki	WKP/0293/PC/02/21	
Projektant	mgr inż. Agnieszka Rok	SLK/1129/PW/03/04	
Projektant	mgr inż. Piotr Piskorek	IAP/0219/PC/02/11	
Projektant	inż. Ireneusz Berger	0242/97/11	
Projektant	mgr inż. Łukasz Szuba	7131/19/09/2002	

Tytuł rysunku: Projekt zagospodarowania terenu

Nr: 2

Nr umowy: RI.478.2022.WC

Data opracowania: 02/2024

Skala: 1:500