


<p>OBIEKT: Dąbcze Jednostka ewidencyjna: 301304_4 Rydzyna - obszar wiejski Obręb ewidencyjny: 0002 Dąbcze Działki: wg zakresu</p>	<p>WYKONAWCA: ZBIROD GEODEZYJNY Robert Roczyski ul. Różalskiej 11/2 42-300 Polkowice tel. 51 414 200 e-mail: biuro@zbirod.pl www: zbirod.pl adres korespondencyjny: ul. Stomany 10/10/11/12/99/100</p>										
<p>SKALA: 1:500 Układ współrzędnych: państwowy 2000/15 Poziom odniesienia wysokości: PL-EVRF2007-NH</p>	<p>Wykonano w ramach roboty geodezyjnej: ID: GN.VII.6640.2052.2023 Zgłoszonej w Starostwie w Lesznie</p>										
<p>----- zakres pomiaru</p>	<p>Na mapie do celów projektowych wskazano następujące projekty sieci uzbrojenia terenu akordowane na Naradzie Koordynacyjnej w ODGIK: brak</p>										
<p>REJESTRACJA</p> <p>Obiekt, do którego dokonano zmian opisanym w tym projekcie, jest w całości własnością, w której nie ma udziału osób trzecich, których rozstrzygnięcie nie ma wpływu na realizację przedsięwzięcia. Jednocześnie informuję, że jestem świadomy odpowiedzialności prawnej za rzetelność i dokładność danych.</p> <table border="1"> <tr> <td>Identyfikator zgłoszenia projektu geodezyjnego</td> <td>GN.VII.6640.2052.2023</td> </tr> <tr> <td>Opis celu geodezyjnego, który otrzymał zgłoszenie</td> <td>Służba Geodezyjna</td> </tr> <tr> <td>Wykonawca projektu geodezyjnego</td> <td>Zakład Geodezyjny Robert Roczyski</td> </tr> <tr> <td>Na użytek danych sporządzenia dokumentacji zamierzającej w celu pozyskania nieruchomości</td> <td>Przebudowa odcinka gazociągu nr 12</td> </tr> <tr> <td>Imię i nazwisko oraz nr uprawnień zawodowych kierownika projektu</td> <td>Michał Roczyski upr. Nr 9675, zakres 1,2</td> </tr> </table>	Identyfikator zgłoszenia projektu geodezyjnego	GN.VII.6640.2052.2023	Opis celu geodezyjnego, który otrzymał zgłoszenie	Służba Geodezyjna	Wykonawca projektu geodezyjnego	Zakład Geodezyjny Robert Roczyski	Na użytek danych sporządzenia dokumentacji zamierzającej w celu pozyskania nieruchomości	Przebudowa odcinka gazociągu nr 12	Imię i nazwisko oraz nr uprawnień zawodowych kierownika projektu	Michał Roczyski upr. Nr 9675, zakres 1,2	<p>Aktualność mapy na dzień: 4.09.2023r.</p> <p>Kierownik robót: Michał Roczyski mgr inż. upr. Nr 9675, zakres 1,2</p> <p>Kierownik jednostki wykonawstwa geodezyjnego: inż. Norbert Rakowski</p>
Identyfikator zgłoszenia projektu geodezyjnego	GN.VII.6640.2052.2023										
Opis celu geodezyjnego, który otrzymał zgłoszenie	Służba Geodezyjna										
Wykonawca projektu geodezyjnego	Zakład Geodezyjny Robert Roczyski										
Na użytek danych sporządzenia dokumentacji zamierzającej w celu pozyskania nieruchomości	Przebudowa odcinka gazociągu nr 12										
Imię i nazwisko oraz nr uprawnień zawodowych kierownika projektu	Michał Roczyski upr. Nr 9675, zakres 1,2										

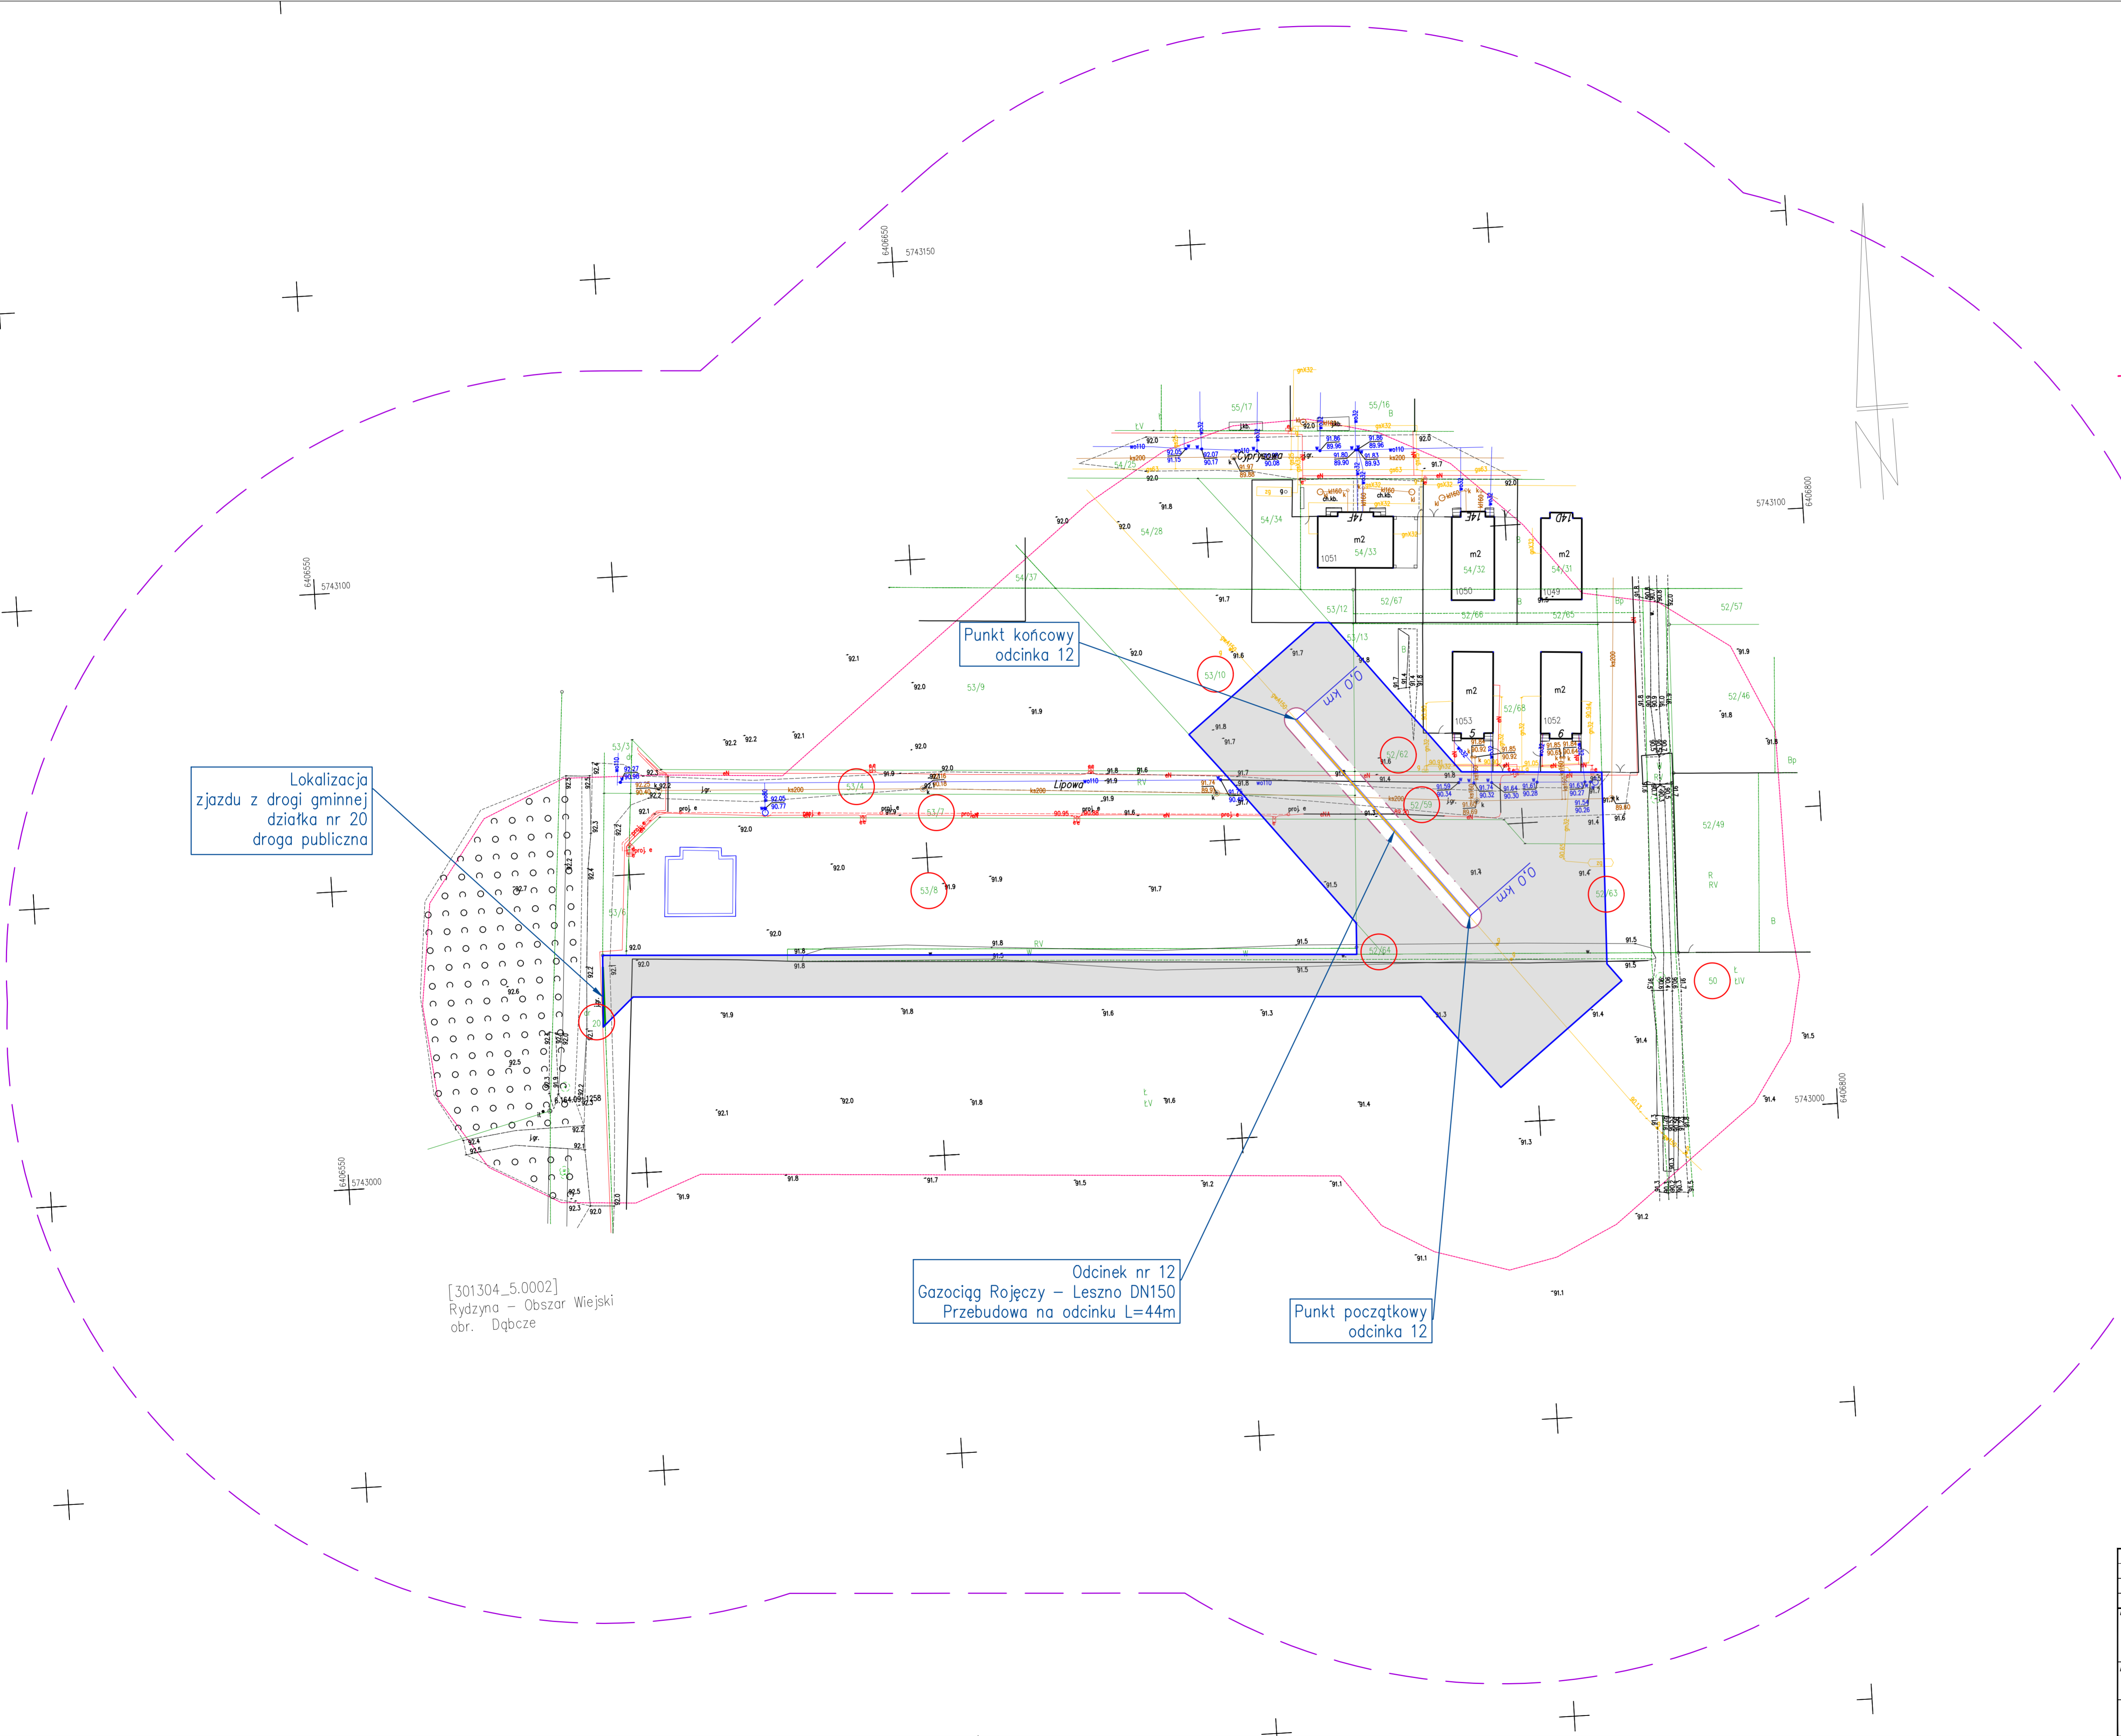

LEGENDA:

- Projektowany gazociąg – przebieg orientacyjny
- 0,4 km
- Kilometr projektowanych gazociągów
- Istniejący gazociąg przewidziany do zabioru
- Istniejący gazociąg przewidziany do pozostawienia w gruncie po wyłączeniu z eksploatacji
- Granica terenu objętego wnioskiem w ramach Art. 6 ust 1 pkt 1) Ustawy (Dz. U. 2021 poz 1836) tożsama z granicą terenu objętego inwestycją.
- Linia określająca teren objęty wnioskiem, dla którego decyzja ma wywołać skutek, o którym mowa w Art. 24 ust. 1 Ustawy (Dz. U. 2021 poz 1836) stanowiącej jednocześnie granicę strefy kontrolowanej dla projektowanego gazociągu DN50, DN80, DN150 – 4m (2 m od osi gazociągu) wg Rozporządzenia Ministra Gospodarki z dnia 26.04.2013 (Dz. U. z 2013 poz. 640) z p6dn.zm.
- Teren objęty wnioskiem, dla którego decyzja ma wywołać skutek, o którym mowa w art. 24 ust. 1b Ustawy (Dz. U. 2021 poz 1836.)
- Oznaczenie nieruchomości w granicach terenu objętego wnioskiem
- Projektowane zjazdy z dróg wykonane na czas prowadzenia robót
- Przybliżona lokalizacja komór przewietrowych
- Zakres decyzji o środowiskowych uwarunkowaniach

[301304_5.0002]
Rydzyna – Obszar Wiejski
obr. Dąbcze

Odcinek nr 12
Gazociąg Rojczycki – Leszno DN150
Przebudowa na odcinku L=44m

Punkt początkowy
odcinka 12

Operował	Branża	Imię i nazwisko	Specjalność	Nr uprawnień	Podpis
Projektant	Gazociągowa	Lukasz Jarczyński	Instalacje w zakresie sieci, instalacji i urządzeń cieplnych, wentylacyjnych, gazowych, wodociągowej i kanalizacyjnej	125/DOS/12	
Sprawdzający		Zbigniew Wiałuch	Instalacje w zakresie sieci, instalacji i urządzeń elektrycznych i elektroenergetycznych i technicznych urządzeń, wentylacyjnych i wentylacyjnych	92/91/UW	
Investor	G&E SYSTEM S.A. ul. Mazowiecka 4, 02-337 Warszawa Adres Oddziału: G&E SYSTEM S.A. Oddział w Poznaniu ul. Grabie 15, 61-859 Poznań		Wykonawca dokumentacji	P&S Projekt Sp. z o.o. ul. Winińskiego 12, 51-629 Wrocław	
Nazwa i adres inwestycji	Likwidacja wypięcia na odcinku eksploatacyjnym Rojczycki-Leszno (odbojki Rydzyna, Pawłowica, Leszno) oraz odbojka Paniec		Wersja	Data	Skala
Tytuł rysunku	Granice terenu objętego wnioskiem odcinek nr 12		3	11.2023	1:500
			Stadium	Branża	
			DULI	Gazociągowa	
			Numer opracowania	Numer rysunku	
			050.003	050.003.110	