

Załącznik 1
do decyzji Wojewody Wielkopolskiego
z 23 kwietnia 2026 r., Nr 4/2026
znak IR-III.747.23.2025.MK
o ustaleniu lokalizacji inwestycji towarzyszącej
inwestycjom w zakresie terminalu


z up. Wojewody Wielkopolskiego
Kierownik

Oddziału Inwestycji Strategicznych
w Wydziale Infrastruktury






 


 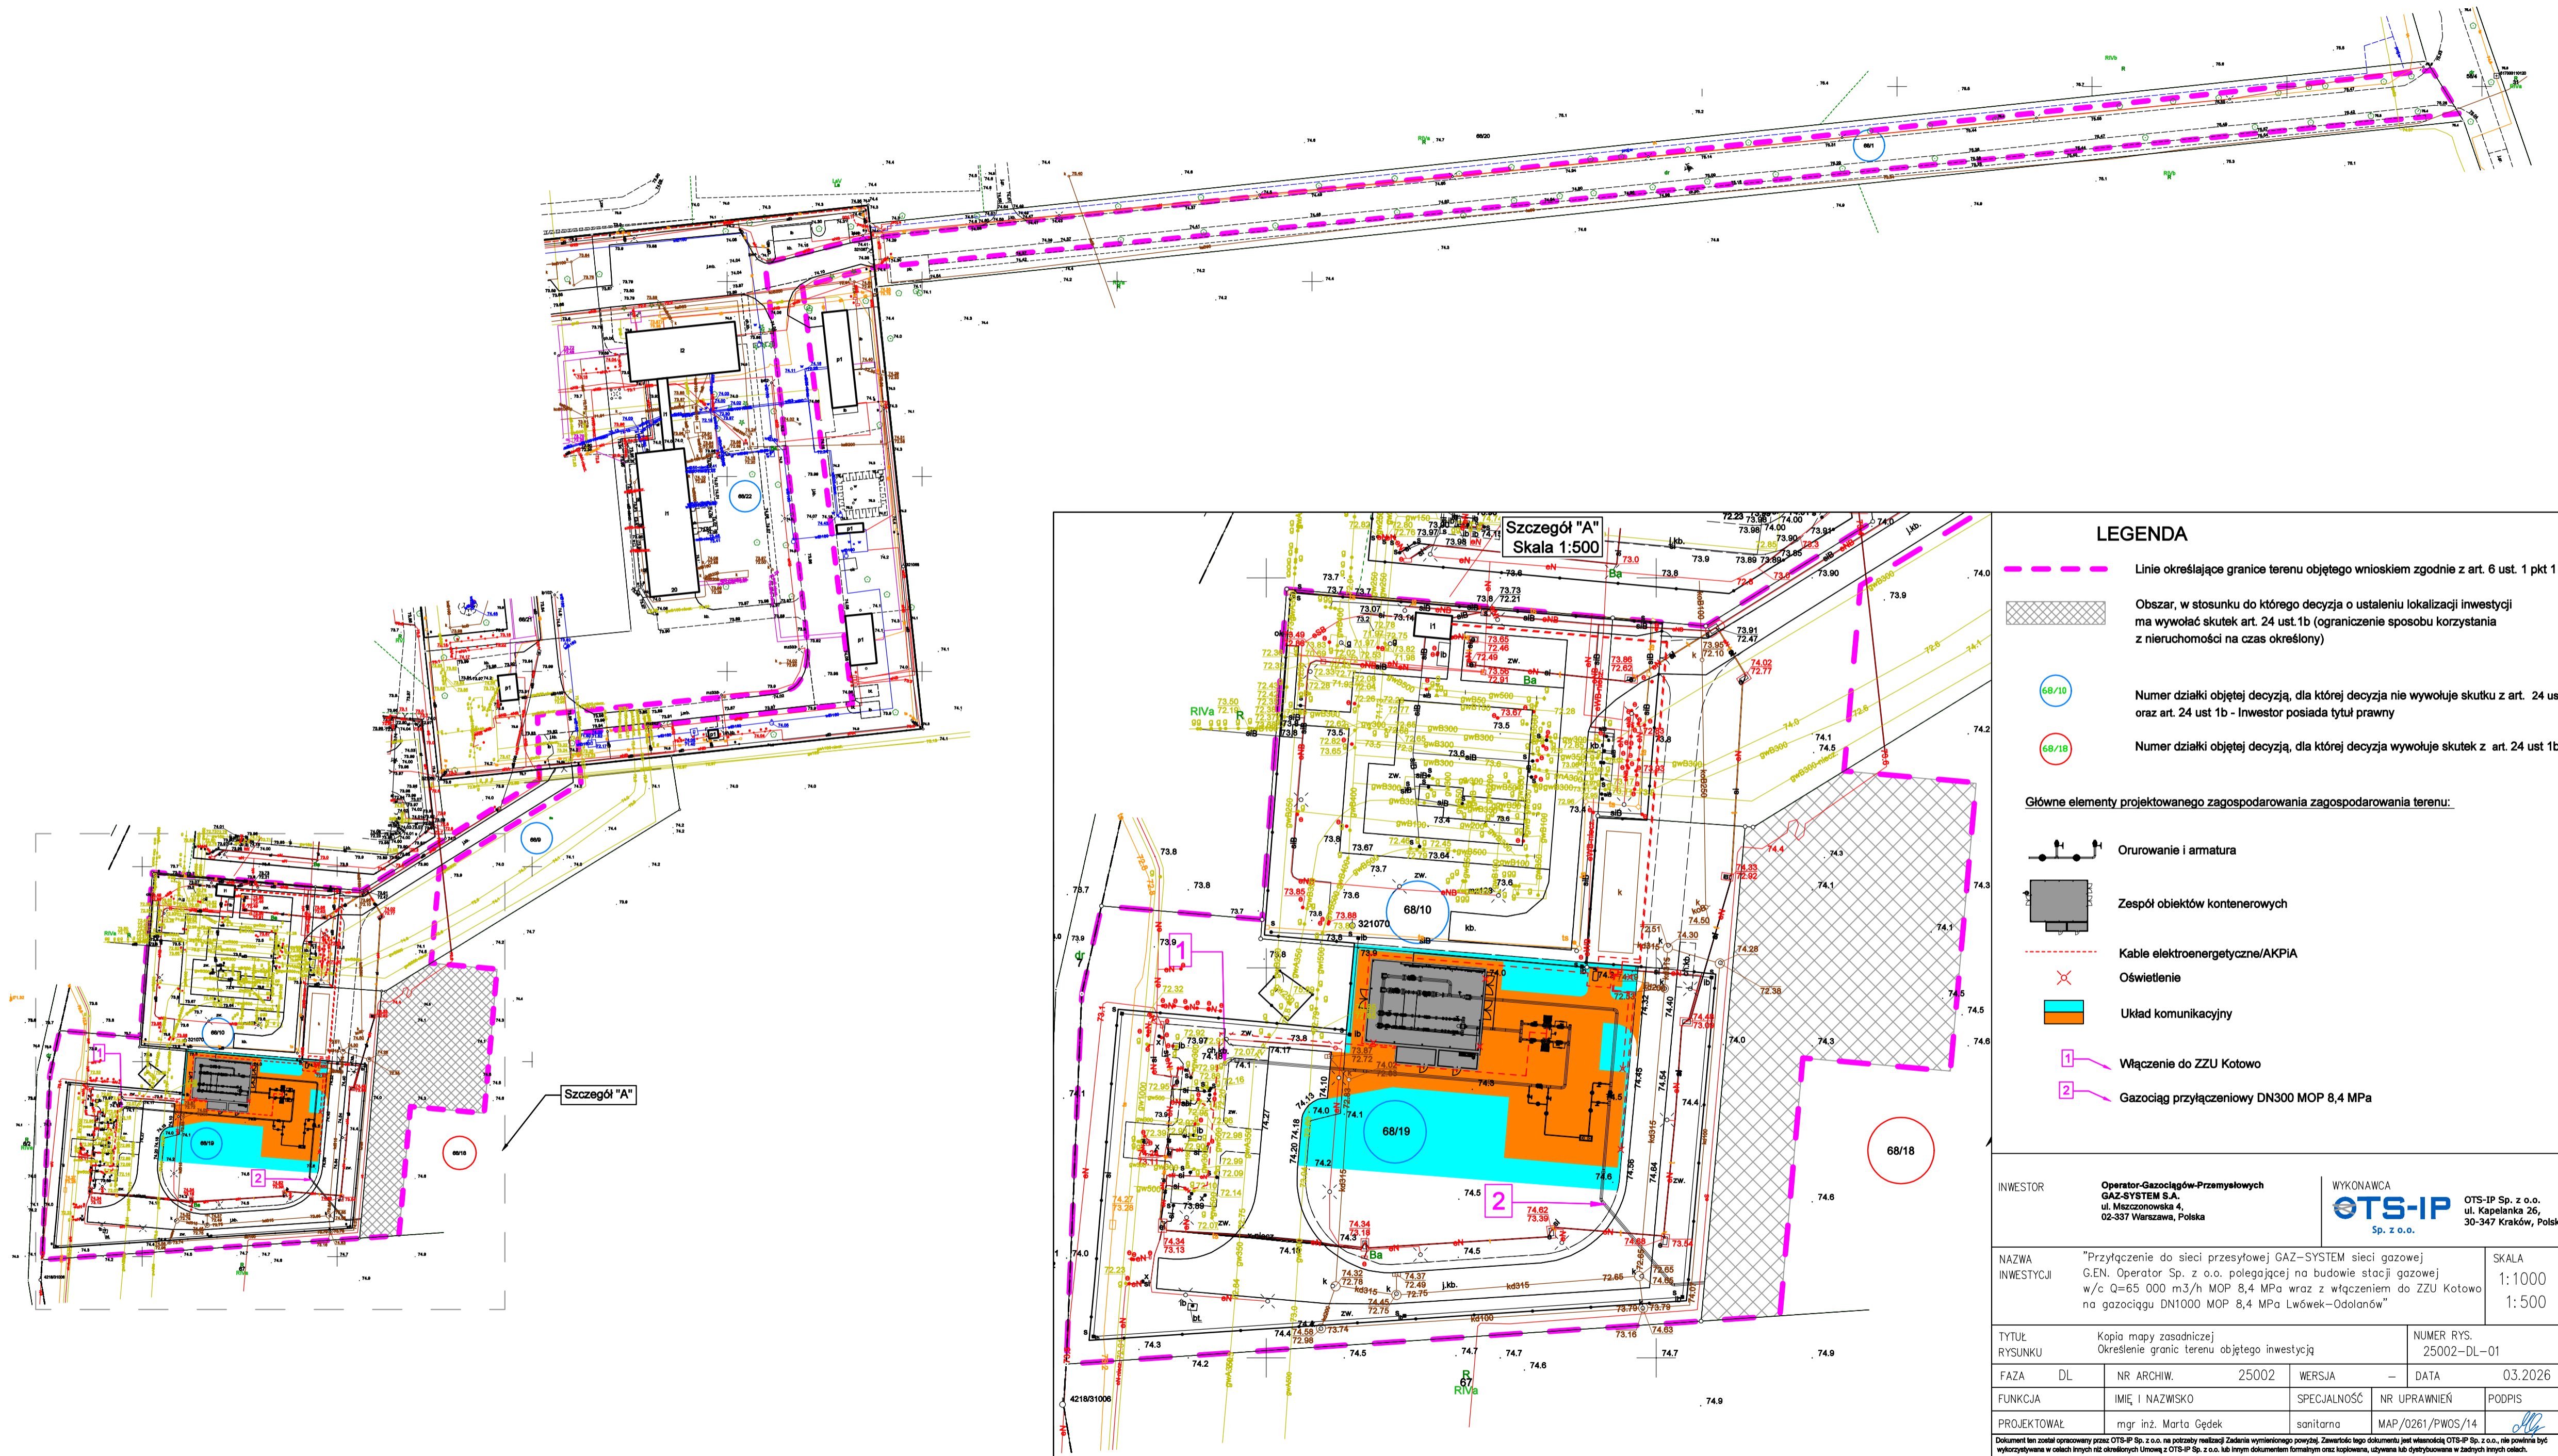


Łukasz Michalski


Dokument wydany w postaci elektronicznej
i podpisany kwalifikowanym podpisem elektronicznym

Skala 1:1000



LEGENDA

-  Linie określające granice terenu objętego wnioskiem zgodnie z art. 6 ust. 1 pkt 1
 -  Obszar, w stosunku do którego decyzja o ustaleniu lokalizacji inwestycji ma wywołać skutek art. 24 ust. 1b (ograniczenie sposobu korzystania z nieruchomości na czas określony)
 -  Numer działki objętej decyzją, dla której decyzja nie wywołuje skutku z art. 24 ust 1 oraz art. 24 ust 1b - Inwestor posiada tytuł prawny
 -  Numer działki objętej decyzją, dla której decyzja wywołuje skutek z art. 24 ust 1b
- Główne elementy projektowanego zagospodarowania zagospodarowania terenu:**
-  Orurowanie i armatura
 -  Zespół obiektów kontenerowych
 -  Kable elektroenergetyczne/AKPIA
 -  Oświetlenie
 -  Układ komunikacyjny
 -  Włączenie do ZSU Kotowo
 -  Gazociąg przyłączeniowy DN300 MOP 8,4 MPa

INWESTOR	Operator-Gazociągów-Przemysłowych GAZ-SYSTEM S.A. ul. Nieszczonowska 4, 02-337 Warszawa, Polska	WYKONAWCA	OTS-IP Sp. z o.o.	OTS-IP Sp. z o.o. ul. Kapelanka 26, 30-347 Kraków, Polska
NAZWA INWESTYCJI	"Przyłączenie do sieci przesyłowej GAZ-SYSTEM sieci gazowej G.EN. Operator Sp. z o.o. polegające na budowie stacji gazowej w/c Q=65 000 m ³ /h MOP 8,4 MPa wraz z włączeniem do ZSU Kotowa na gazociągu DN1000 MOP 8,4 MPa Lwówek-Odolanów"			SKALA 1:1000 1:500
TYTUŁ RYSUNKU	Kopia mapy zasadniczej Określenie granic terenu objętej inwestycją		NUMER RYS. 25002-DL-01	
FAZA DL	NR ARCHIW.	WERSJA	DATA	03.2026
FUNKCJA	IMIĘ I NAZWISKO	SPECJALNOŚĆ	NR UPRAWNIEN	PODPIS
PROJEKTOWAŁ	mgr inż. Marta Cędek	sanitarna	MAP/0261/PWOS/14	

Dokument ten został opracowany przez OTS-IP Sp. z o.o. na potrzeby realizacji Zlecenia wymienionego powyżej. Zawartość tego dokumentu jest własnością OTS-IP Sp. z o.o., nie powinna być wykorzystywana w celach innych niż określonych Umową z OTS-IP Sp. z o.o. lub innym dokumentem formalnym oraz kopiowana, używana lub dystrybuowana w żadnych innych celach.