


Załącznik 1
do decyzji Wojewody Wielkopolskiego
z 3 czerwca 2026 r., Nr 9/2026
znak IR-III.747.26.2025.MK
o ustaleniu lokalizacji inwestycji towarzyszącej
inwestycjom w zakresie terminalu

z up. Wojewody Wielkopolskiego
Kierownik

Oddziału Inwestycji Strategicznych
w Wydziale Infrastruktury

Łukasz Michalski

Dokument wydany w postaci elektronicznej
i podpisany kwalifikowanym podpisem elektronicznym

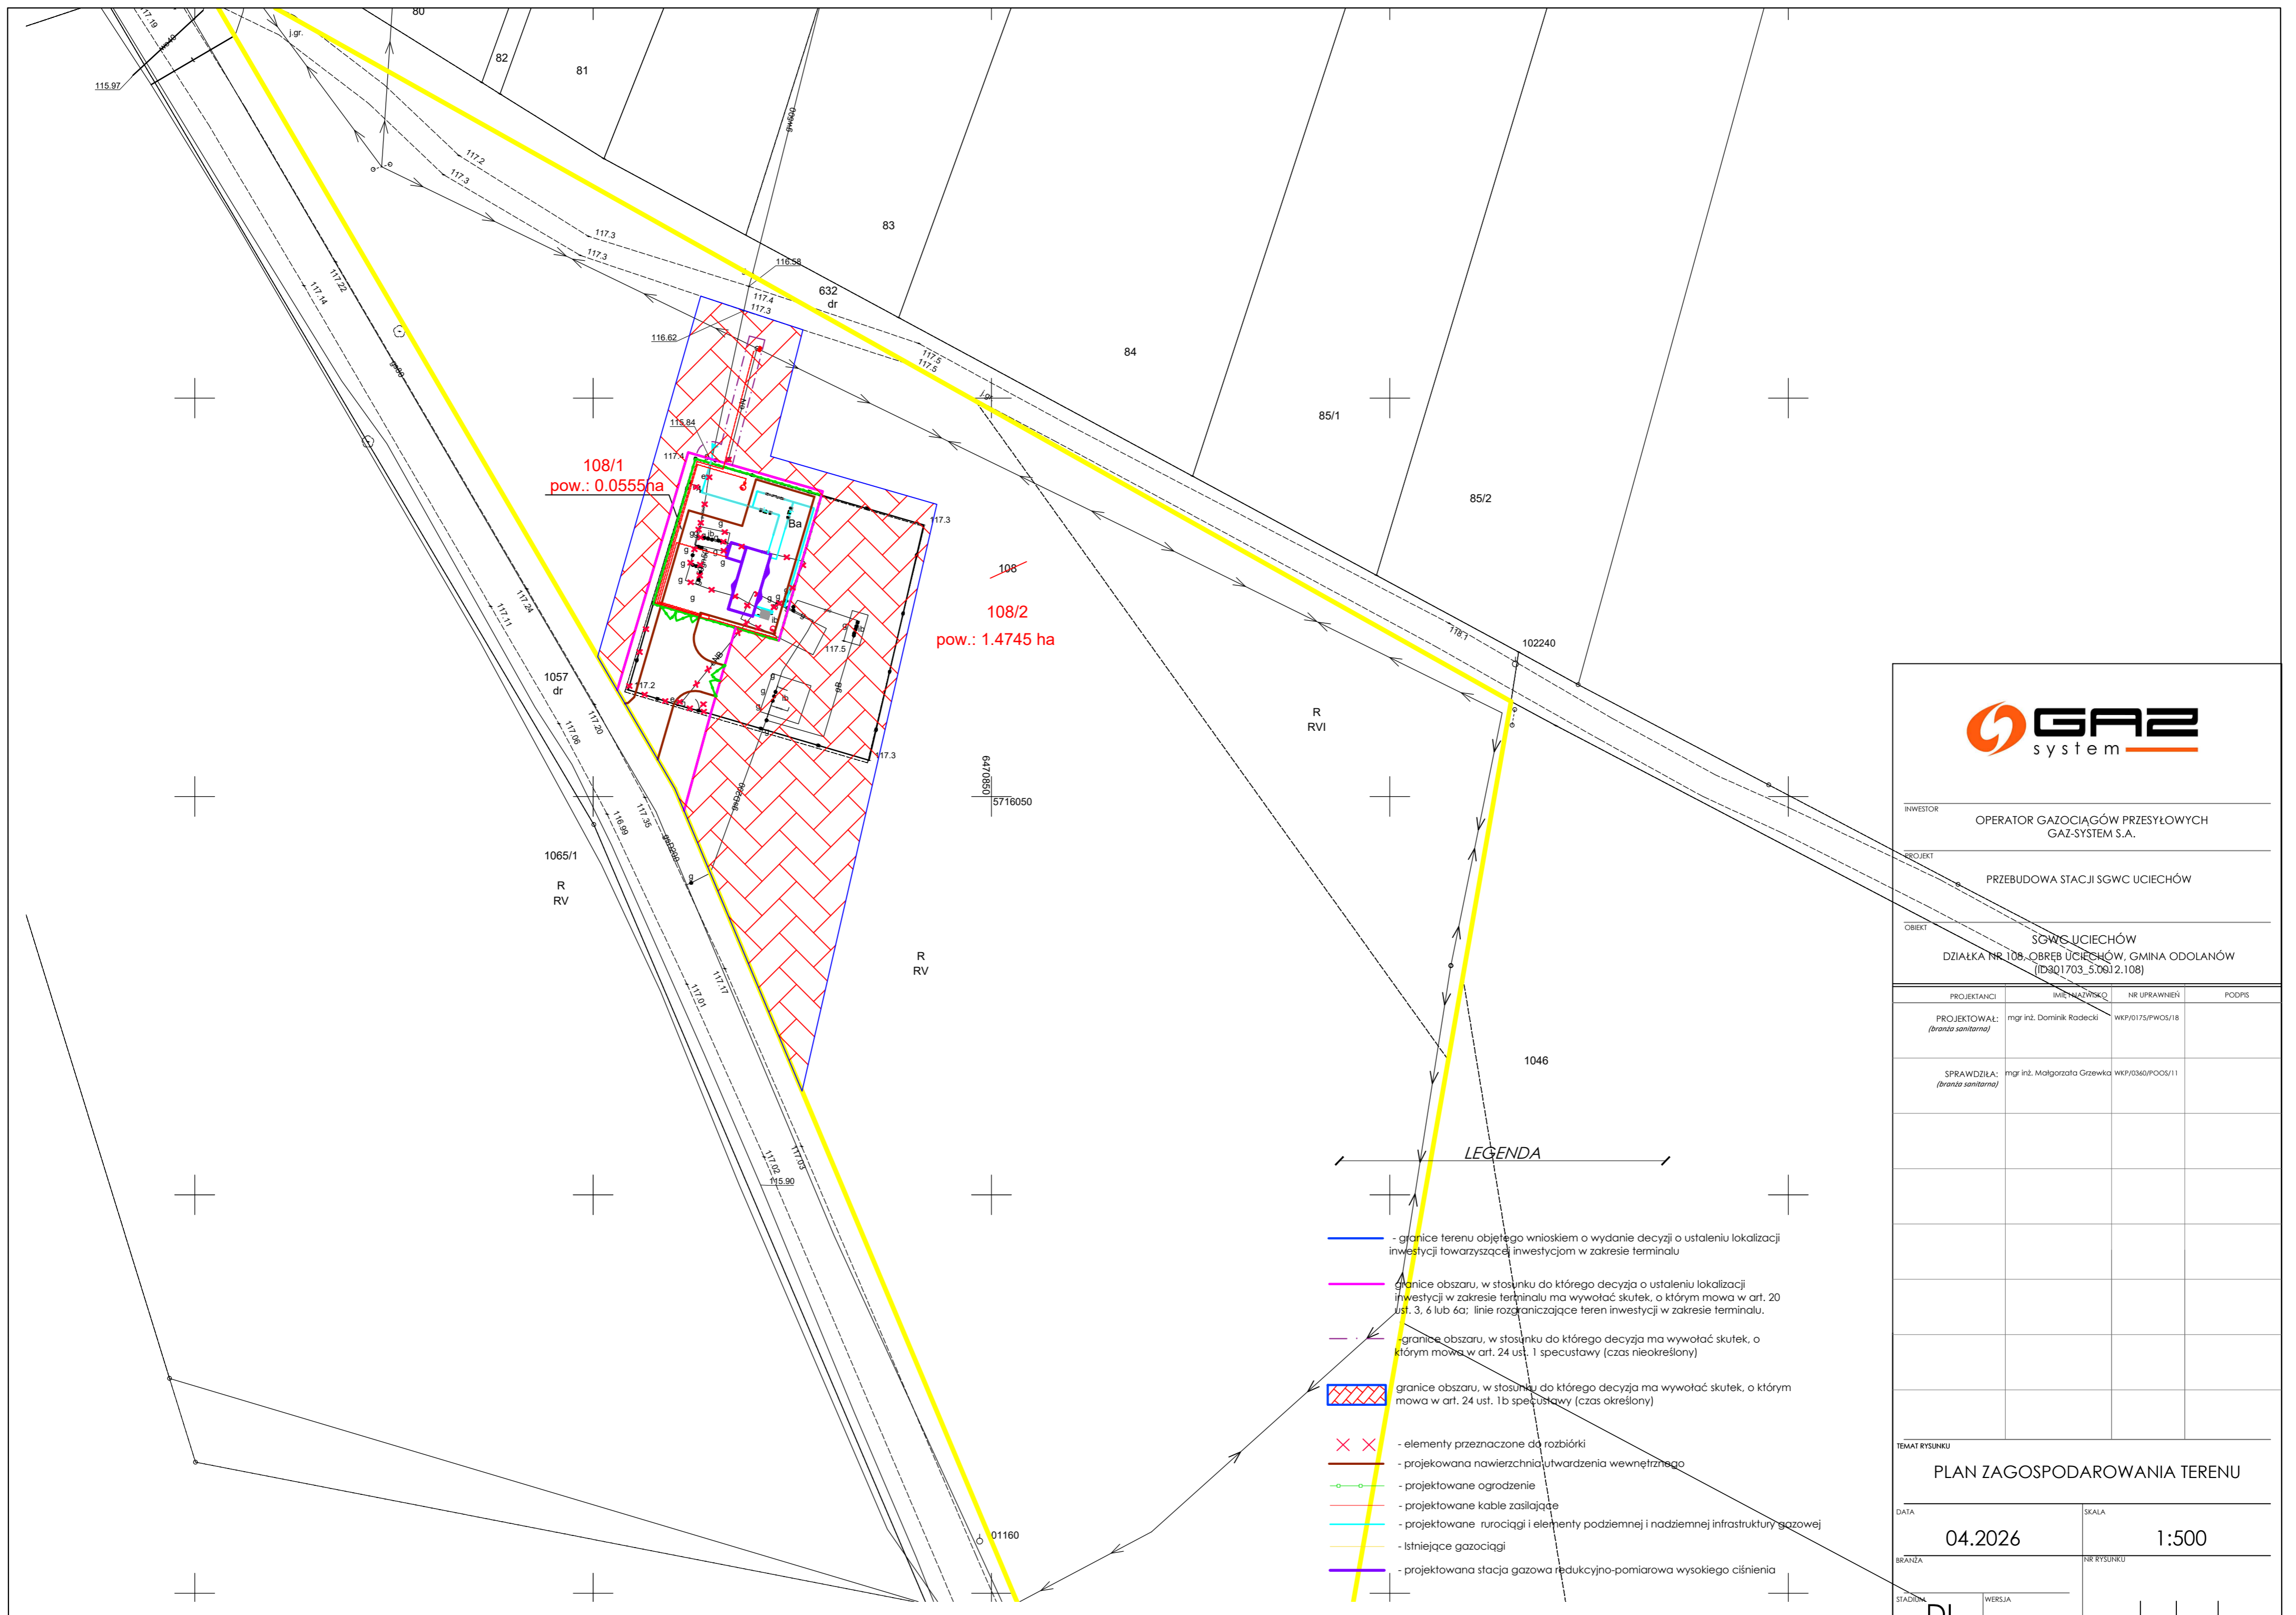

INWESTOR: OPERATOR GAZOCIĄGÓW PRZESYŁOWYCH GAZ-SYSTEM S.A.

PROJEKT: PRZEBUDOWA STACJI SGWC UCIECHÓW

OBIEKT: SGWC UCIECHÓW
DZIAŁKA NR 108, OBRĘB UCIECHÓW, GMINA ODOLANÓW
(D801703_5.0612.108)

PROJEKTANCI	IMIENIA I WSKAZ	NR UPRAWNIENI	PODPIS
PROJEKTOWAŁ: <i>(branża sanitarna)</i>	mgr inż. Dominik Radecki	WKP/0175/PWOS/18	
SPRAWDZIŁA: <i>(branża sanitarna)</i>	mgr inż. Małgorzata Grzegkiewicz	WKP/0360/POOS/11	

LEGENDA

- - granice terenu objętego wnioskiem o wydanie decyzji o ustaleniu lokalizacji inwestycji towarzyszącej inwestycjom w zakresie terminalu
- - granice obszaru, w stosunku do którego decyzja o ustaleniu lokalizacji inwestycji w zakresie terminalu ma wywołać skutek, o którym mowa w art. 20 ust. 3, 4 lub 6a; linie rozgraniczające teren inwestycji w zakresie terminalu.
- - granice obszaru, w stosunku do którego decyzja ma wywołać skutek, o którym mowa w art. 24 ust. 1 specustawy (czas nieokreślony)
- granice obszaru, w stosunku do którego decyzja ma wywołać skutek, o którym mowa w art. 24 ust. 1b specustawy (czas określony)
- X X - elementy przeznaczone do rozbiórki
- - projektowana nawierzchnia utwardzenia wewnętrznego
- - projektowane ogrodzenie
- - projektowane kable zasilające
- - projektowane rurociągi i elementy podziemnej i nadziemnej infrastruktury gazowej
- - Istniejące gazociągi
- - projektowana stacja gazowa redukcyjno-pomiarowa wysokiego ciśnienia

TEMAT RYSUNKU: PLAN ZAGOSPODAROWANIA TERENU

DATA: 04.2026	SKALA: 1:500
BRANŻA:	NR RYSUNKU:
STADNIA: DL	WERSJA: -

BRANŻA - NR PROJEKTU - NR KOLEJNY