
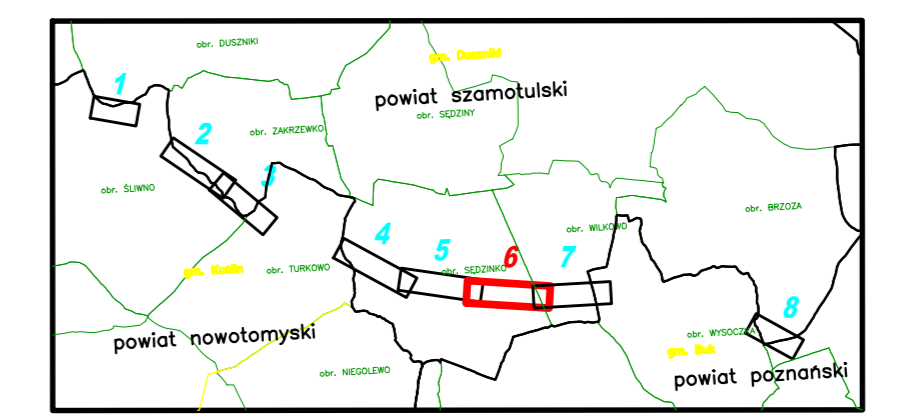


Zgodnie z art. 12b ust. 5a-5c ustawy z dnia 17 maja 1989 r. Prawo geodezyjne i kartograficzne (t.j. Dz.U.2020.276 z późn. zm.)

OŚWIADCZENIE

Jestem świadomy odpowiedzialności karnej za złożenie fałszywego oświadczenia.
 Poświadczam, że niniejszy dokument został opracowany w wyniku prac geodezyjnych i kartograficznych zgłoszonych pod nr: GK.6640.1.3093.2019 do PODGIK w Słomotulach, których rezultaty zawiera operat techniczny pozytywnie zweryfikowany protokołem nr: 1 z dnia 03-11-2020 r.
 Wykonawca prac: MGGP Aero Sp. z o.o. 33-100 Tarnów, ul. Kaczkowskiego 6
 kierownik prac: Grzegorz Nowak, nr uprawnień zawodowych – 19943

Dokument podpisany przez Grzegorz Nowak
 Data: 2020.11.03 10:11:03 CET

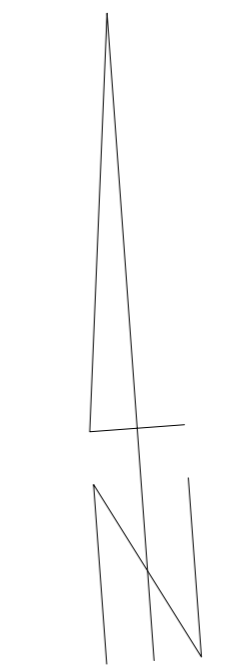

ZAKRES OPRACOWANIA

- Nie ustalono służebności gruntowych z uwagi na charakter inwestycji.
- Kontur użytku gruntowego, koloru czerwonego, opisany (**l.s. Lz #p.**) nie jest ujawniony w bazie danych ewidencji gruntów i budynków.
- Obiekty oznaczone symbolem stanowią krzew.
- Redakcja znaków zgodna z rozporządzeniem MAiC z dnia 2 listopada 2015 r. w sprawie bazy danych obiektów topograficznych oraz mapy zasadniczej.
- Nie wyklucza się istnienia w terenie sieci uzbrojenia podziemnego, nie zgłoszonych do inwentaryzacji lub o których brak jest informacji w treści materiałów z ODGIK.

Nr ark. mapy 6(8)	Poziom odn. Kronsztadt 86 Układ współrzędnych 2000 Strefa 5	MAPA DO CELÓW PROJEKTOWYCH Skala 1:1000	ID ZGŁOSZENIA PRACY: GK.6640.1.3093.2019
Sekoje: 5.177.33.14.3 5.177.33.14.4		Powstała na podstawie: 1. Cyfrowej i rastrowej mapy zasadniczej pozyskanej z PODGIK. 2. Pomiaru uzupełniającego wykonanego metodą fotogrametryczną, skaningu laserowego i bezdotykowej. 3. Danych z ewidencji gruntów i budynków. 4. Projektowanych sieci uzbrojenia terenu.	Wykonawca: MGGP Aero Sp. z o.o. 33-100 Tarnów, ul. Kaczkowskiego 6 tel/fax 8147 631 80 00, 631 80 08 e-mail: kontakt@mggpaero.com
Woj. wielkopolskie Pow. szamotulski Gmina Duszniki - obszar wsi 302402_2 Obręb: Sędzinko 302402_2_0612			Kierownik prac: Grzegorz Nowak upraw. zaw. 19943 Opracował:
Miejscowość: Sędzinko		Tarnów dn. 2020-09-23	

LEGENDA:

- Oś i skrajne przewody projektowanej linii napowietrznej 400 kV Baczyna - Plewiska
- Granice pasa technologicznego projektowanej linii 400 kV (2 x 35 m)
- Linia rozgraniczająca teren inwestycji objęty wnioskiem
- Granice działek ewidencyjnych
- 310/9 Numery działek ewidencyjnych objętych wnioskiem
- Projektowany słup przelotowy linii napowietrznej 400 kV
- Projektowany słup mocny linii napowietrznej 400 kV
- Część nieruchomości, w stosunku do których decyzja o ustaleniu lokalizacji strategicznej inwestycji w zakresie sieci przesyłowej ma wywołać skutek, o którym mowa w art. 22 ust.1- ograniczenie czasowe
- Część nieruchomości, w stosunku do których decyzja o ustaleniu lokalizacji strategicznej inwestycji w zakresie sieci przesyłowej ma wywołać skutek, o którym mowa w art. 22 ust.1- ograniczenie stałe

ELBUD PROJEKT W A R S Z A W A		ENERGOPROJEKT POZNAŃ S.A.	
Projekt E785	Linia napowietrzna 400 kV Baczyna - Plewiska		
Tom Zmiana	Data	Imię i nazwisko	Podpis
Opracowała	09.2020	inż. Joanna Kryszman	
Projektował	09.2020	mgr inż. Kamil Brodziński	
Sprawił	09.2020	mgr inż. Krzysztof Wojcieszak	
Skala	1:1000	Nr rysunku 785-PB-65	Zmiana Ark/St:
Rysunek: Projekt zagospodarowania terenu pow. szamotulski ark. 6			