


Zgodnie z art. 12b ust. 5a-5c ustawy z dnia 17 maja 1989 r. Prawo geodezyjne i kartograficzne (t.j. Dz.U.2020.276 z późn. zm.)


OŚWIADCZENIE

Jestem świadomy odpowiedzialności karnej za złożenie fałszywego oświadczenia.
 Poświadczam, że niniejszy dokument został opracowany w wyniku prac geodezyjnych i kartograficznych zgłoszonych pod nr: GK.6640.1.3093.2019 do PODGIK w Szamotulach, których rezultaty zawiera operat techniczny pozytywnie zweryfikowany protokołem nr: 1 z dnia 03-11-2020 r.
 Wykonawca prac: MGGP Aero Sp. z o.o. 33-100 Tarnów, ul. Kaczkowskiego 6
 Kierownik prac: Grzegorz Nowak, nr uprawnień zawodowych – 19943

Dokument podpisany przez
 Grzegorz Nowak
 Data: 2020.11.03 10:11:03 CET

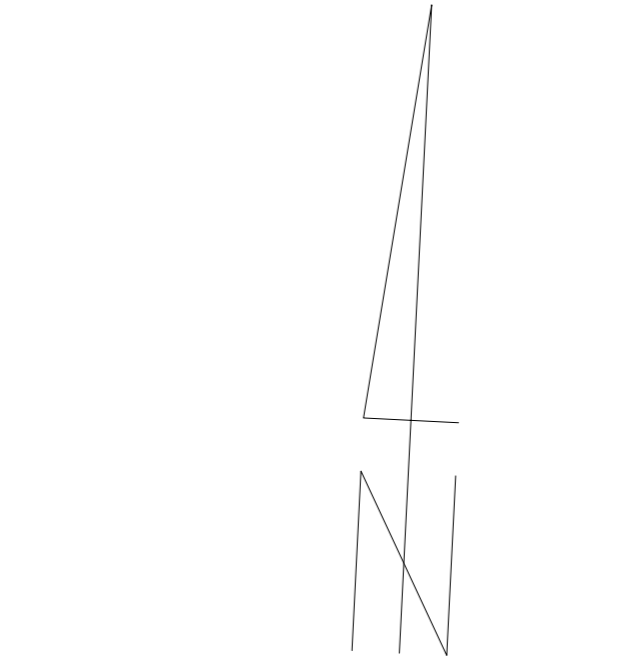

Szkic przeglądowy arkuszy

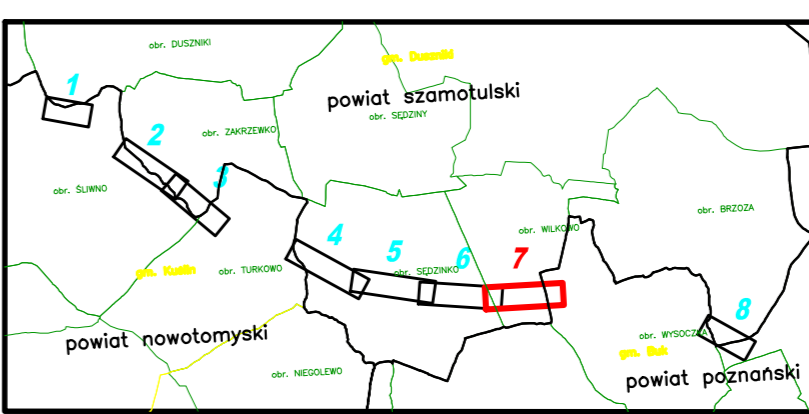

ZAKRES OPRACOWANIA

- Nie ustalono służebności gruntowych z uwagi na charakter inwestycji.
- Kontur użytku gruntowego, koloru czerwonego, opisany (Ls, Lz, Rp) nie jest ujawniony w bazie danych ewidencji gruntów i budynków.
- Obiekty oznaczone symbolem [Symbol] stanowią krzew.
- Redakcja znaków zgodna z rozporządzeniem MA/C z dnia 2 listopada 2015 r. w sprawie bazy danych obiektów topograficznych oraz mapy zasadniczej.
- Nie wyklucza się istnienia w terenie sieci uzbrojenia podziemnego, nie zgłoszonych do inwentaryzacji lub o których brak jest informacji w treści materiałów z ODGIK.

Nr ark. mapy 7(8)	Poziom odn. Kronsztadt 86 Układ współrzędnych 2000 Strefa 5	MAPA DO CELÓW PROJEKTOWYCH Skala 1:1000	ID ZGŁOSZENIA PRACY: GK.6640.1.3093.2019
Sekcje: 5.177.33.14.4 6.177.08.12.4		Powstała na podstawie: 1. Cyfrowej i rastrowej mapy zasadniczej pozyskanej z PODGIK. 2. Pomiaru uzupełniającego wykonanego metodą fotogrametryczną, skaningu laserowego i laserowego. 3. Danych z ewidencji gruntów i budynków. 4. Projektowanych sieci uzbrojenia terenu.	Wykonawca: MGGP Aero Sp. z o.o. 33-100 Tarnów, ul. Kaczkowskiego 6 tel/fax 81 41 631 80 00, 631 80 08 e-mail: kontakt@mggpaero.com
Woj. wielkopolskie Pow. szamotulski Gmina Duszniki - obszar wiejski 302402_2 Obręb: Wilkowo 302402_2.0617		Miejscowość: Wilkowo	Kierownik prac: Grzegorz Nowak upraw. zaw. 19943 Opracował: Tarnów dn. 2020-09-23

LEGENDA:

- [Symbol] Oś i skrajne przewody projektowanej linii napowietrznej 400 kV Baczyzna - Plewiska
- [Symbol] Granice pasa technologicznego projektowanej linii 400 kV (2 x 35 m)
- [Symbol] Linia rozgraniczająca teren inwestycji objęty wnioskiem
- [Symbol] Granice działek ewidencyjnych
- [Symbol] 310/9 Numery działek ewidencyjnych objętych wnioskiem
- [Symbol] Projektowany słup przelotowy linii napowietrznej 400 kV
- [Symbol] Projektowany słup mocny linii napowietrznej 400 kV
- [Symbol] Część nieruchomości, w stosunku do których decyzja o ustaleniu lokalizacji strategicznej inwestycji w zakresie sieci przesyłowej ma wywołać skutek, o którym mowa w art. 22 ust.1- ograniczenie czasowe
- [Symbol] Część nieruchomości, w stosunku do których decyzja o ustaleniu lokalizacji strategicznej inwestycji w zakresie sieci przesyłowej ma wywołać skutek, o którym mowa w art. 22 ust.1- ograniczenie stałe

 POZNAŃ S.A.	Linia napowietrzna 400 kV Baczyzna - Plewiska	
	Projekt E785	
Tom Zmiana	Data	Imię i nazwisko
Opracowała	09.2020	inż. Joanna Kryszman
Projektował	09.2020	mgr inż. Kamil Brodziński
Sprawił	09.2020	mgr inż. Krzysztof Wojcieszak
Skala	1:1000	Nr rysunku 765-PB-66
Rysunek: Projekt zagospodarowania terenu pow. szamotulski ark. 7		Podpis Zmiana Ark./Str.