


Załącznik nr 1 do decyzji
Wojewody Wielkopolskiego
Nr 5/2024
znak IR-III.747.31.2024.PH
z dnia 1 marca 2024 r.


z up. Wojewody Wielkopolskiego
Kierownik Oddziału Inwestycji
i Zagospodarowania Przestrzennego

Dokument wydany w postaci elektronicznej i podpisany
kwalifikowanym podpisem elektronicznym.

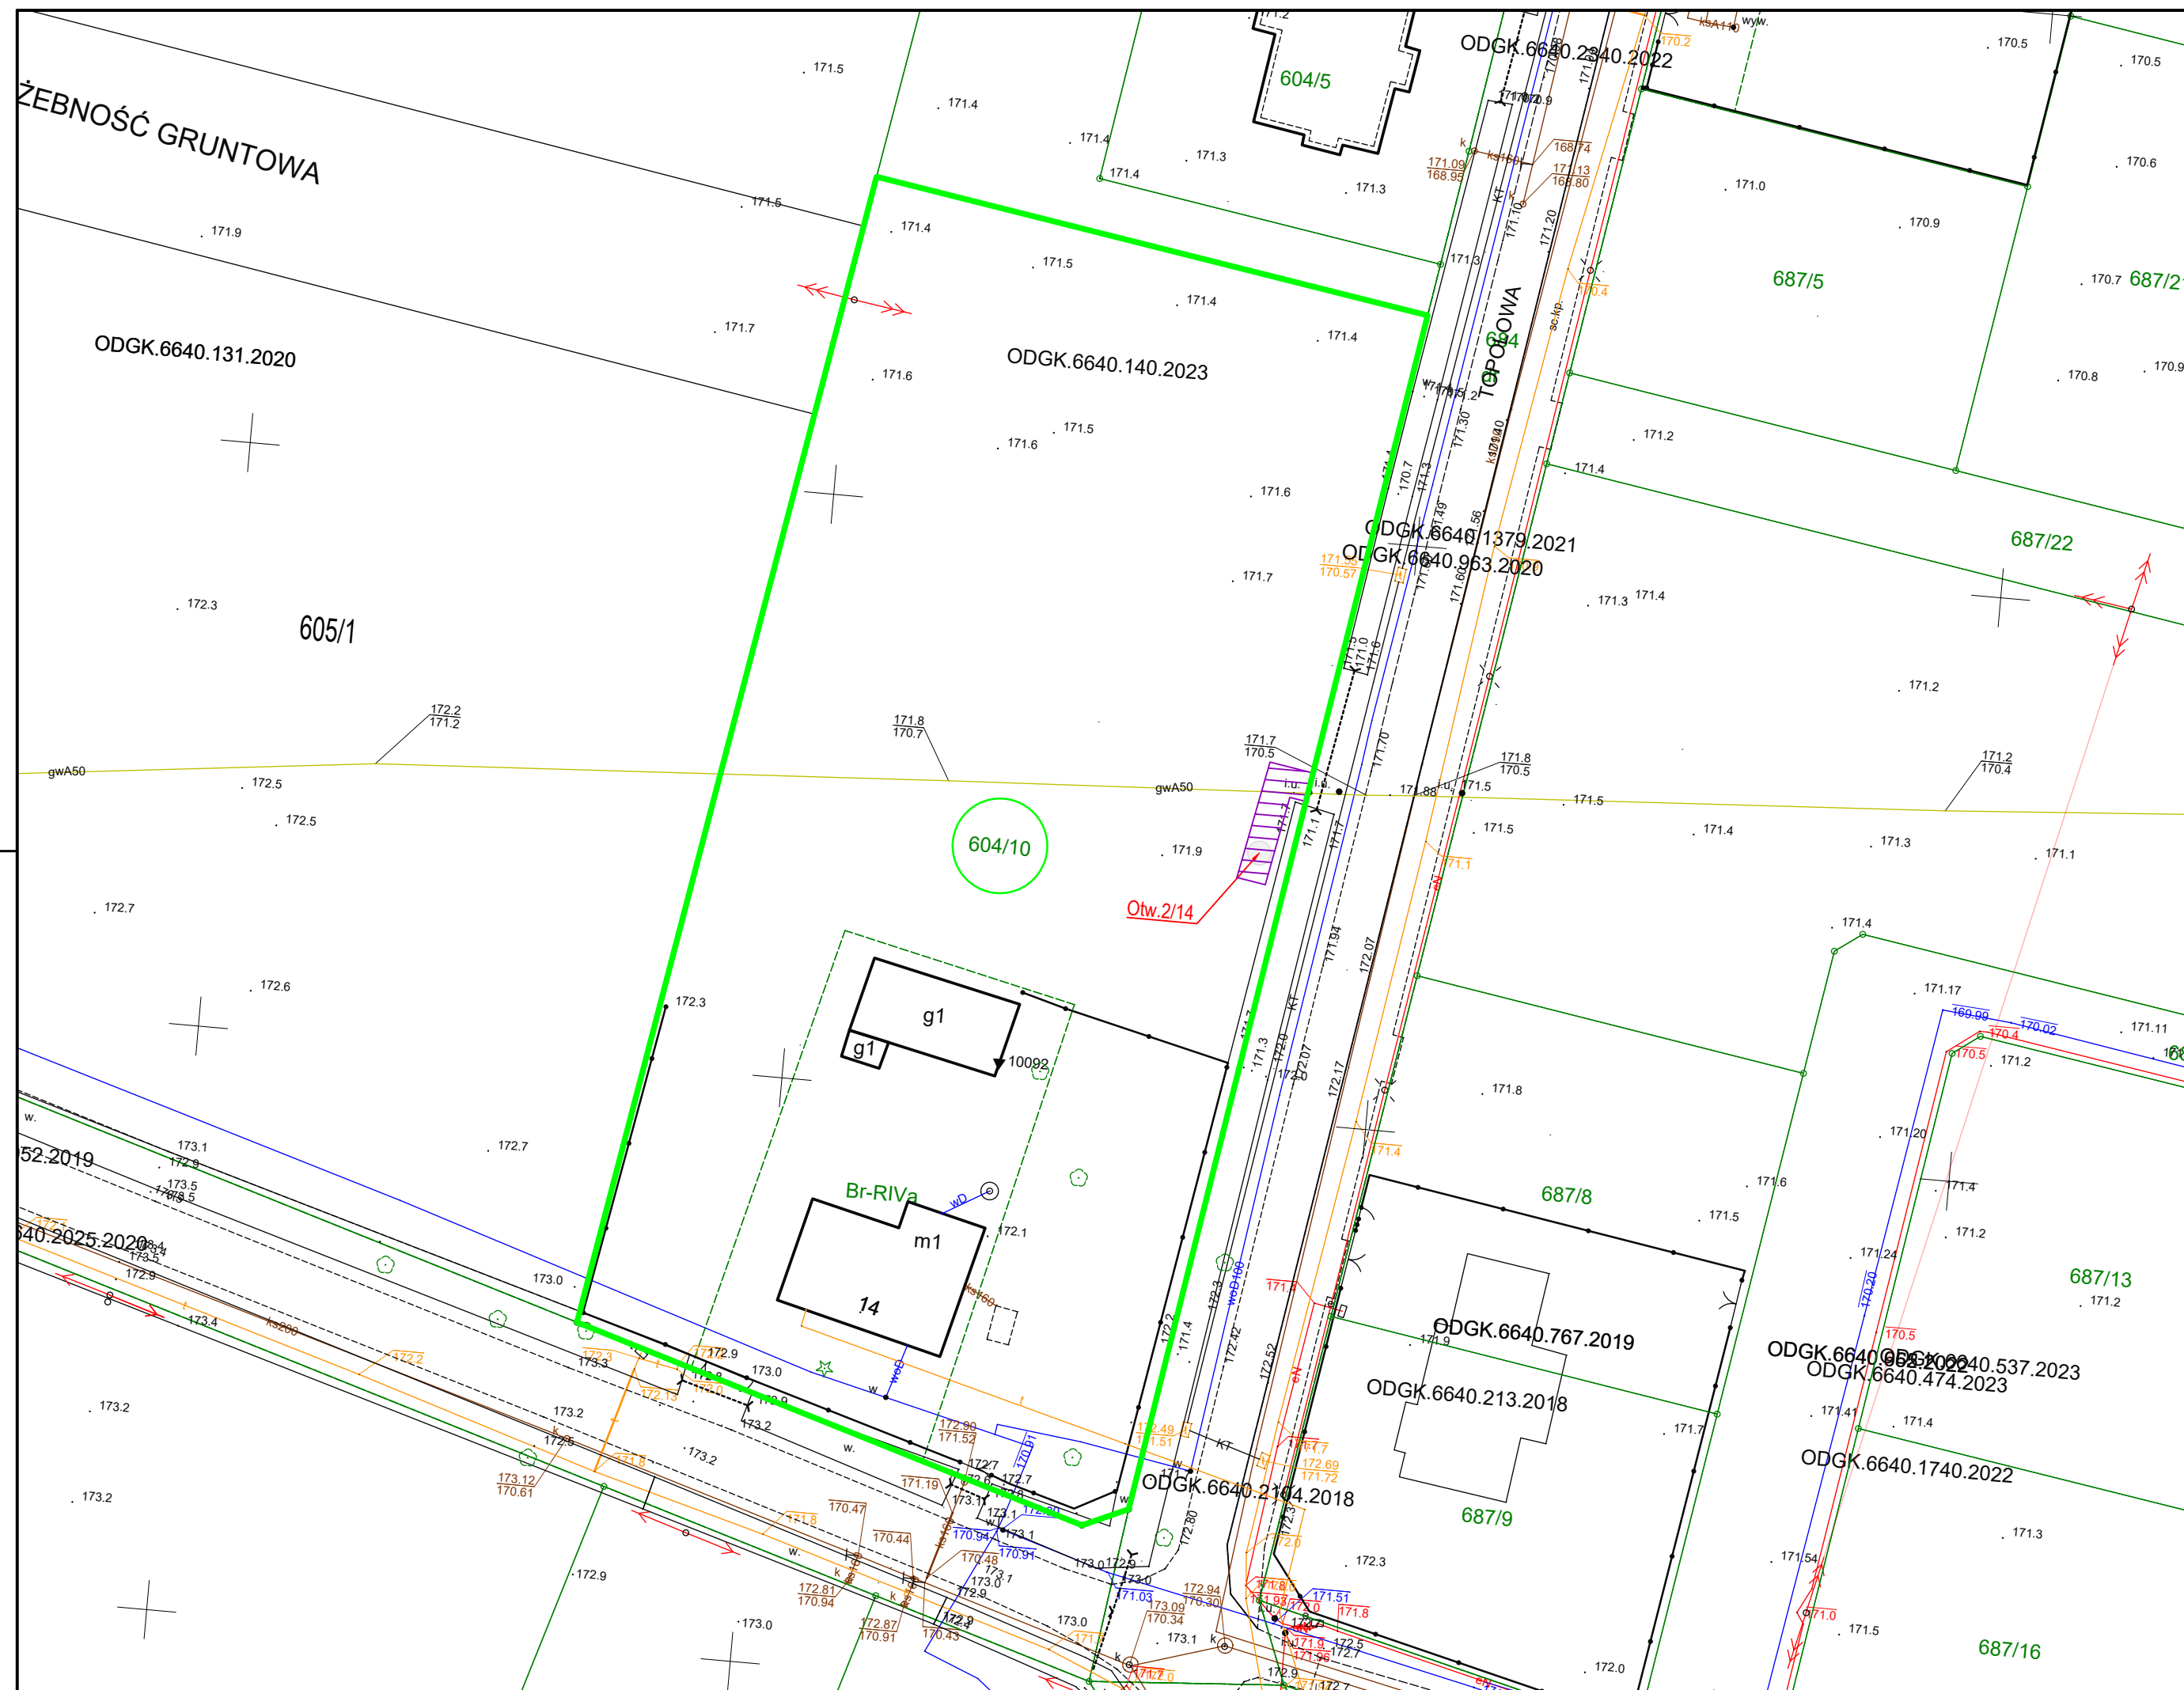


LEGENDA	
	Miejsce lokalizacji projektowanych wierceń geologicznych
	Numer działki objętej wnioskiem
	Trasa dojazdowa do miejsca robót geologicznych i odkrywkowych
	Granica działki objętej wnioskiem (0,512 ha)

JEDNOSTKA PROJEKTOWA GAS-ENGINEERING Jerzy Heider 41-709 Ruda Śląska, ul. gen. Hallera 20		NAZWA PRZEDSIĘWZIĘCIA Likwidacja wypłyceń na gazociągu wysokiego ciśnienia DN50 odgałęzienie Kępno	
INWESTOR Operator Gazociągów Przesyłowych GAZ - SYSTEM S.A. w Warszawie ul. Mszczonowska 4, 02-337 Warszawa		ADRES OBIEKTU Województwo: Wielkopolskie Powiat: Kępniński Obręb: 0002 Chojęcín	
FAZA PROJEKTU -		CZEŚĆ WNIOSEK O UDOŚTĘPNIENIE NIERUCHOMOŚCI	
TYTUŁ RYSUNKU Projekt zagospodarowania terenu - Działka nr 604/10		SKALA 1:500	FORMAT A3
PROJEKTANT GENERALNY I KOORDYNUJĄCY mgr inż. Jerzy Heider	NR UPRAWNIEN / SPECJALNOŚĆ SLK/4262/PWOS/12 do projektowania i kierowania robotami budowlanymi w specjalności instalacyjnej w zakresie sieci, instalacji i urządzeń ciepłych, wentylacyjnych, gazowych, wodociągowych i kanalizacyjnych bez ograniczeń	PODPIS	DATA 01.2024
NR RYSUNKU 604/10			

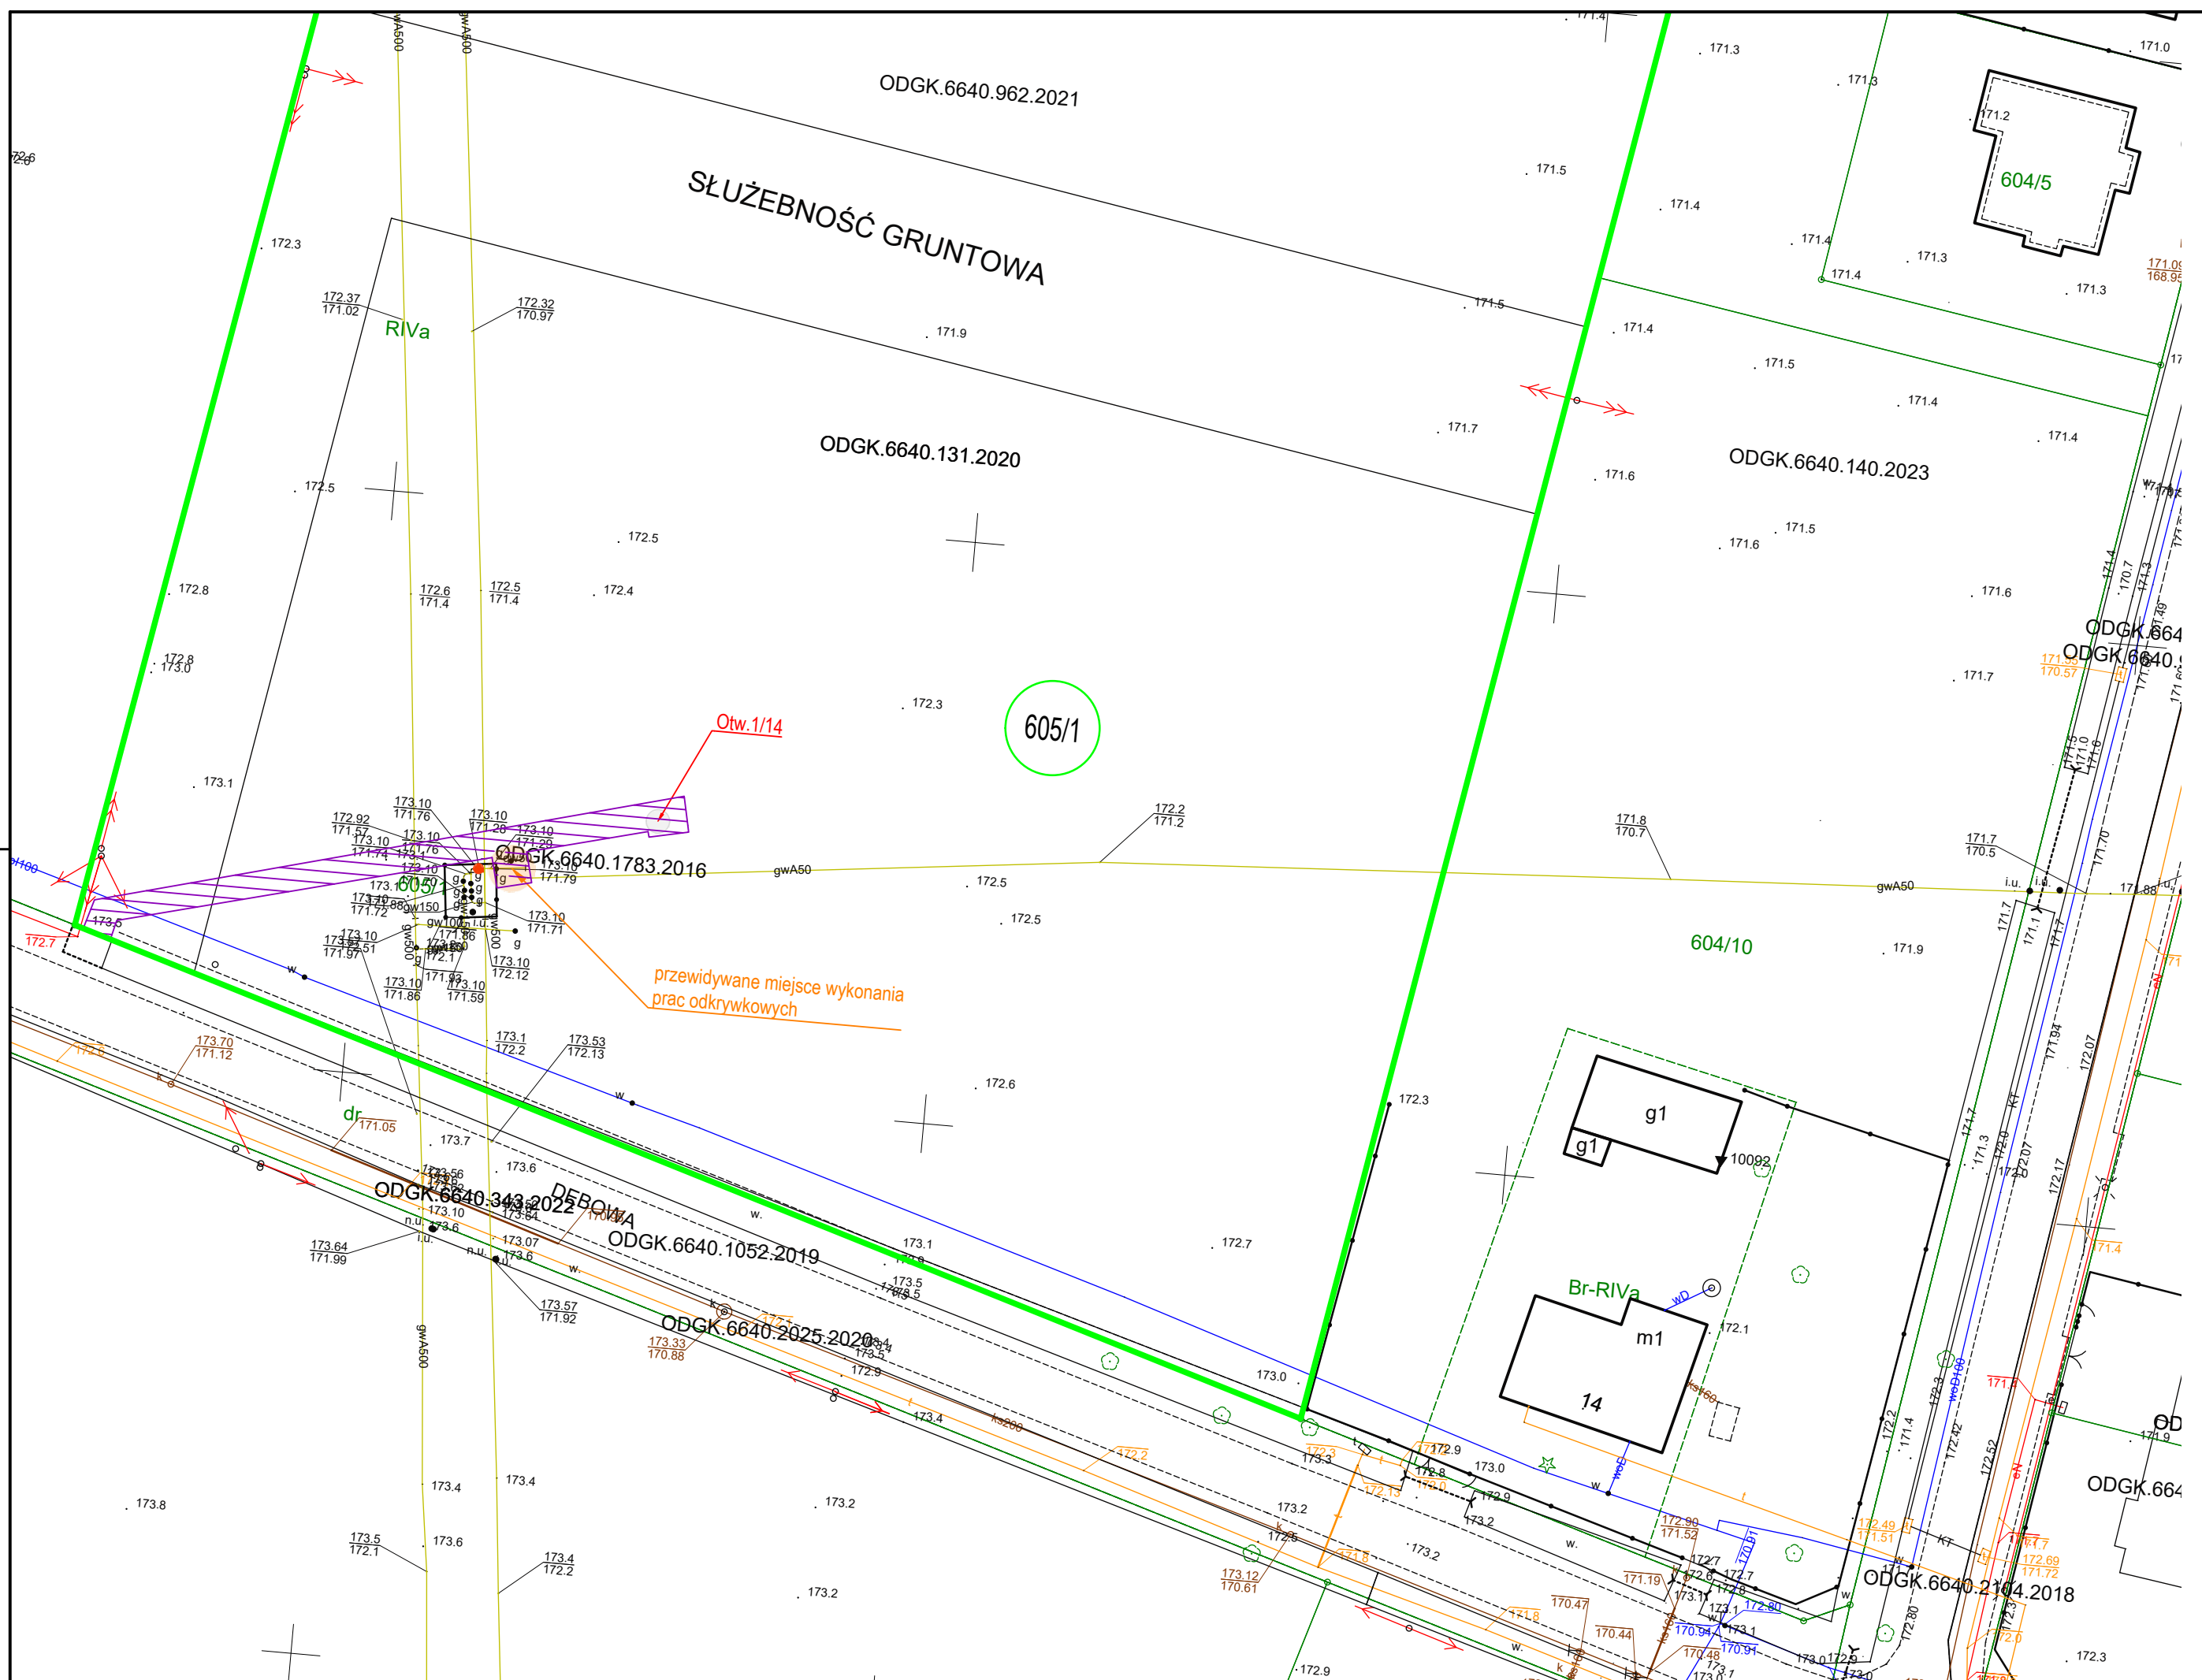


LEGENDA	
	Miejsce lokalizacji projektowanych wierceń geologicznych
	Przewidywane miejsce lokalizacji wykonania prac odkrywkowych
	Numer działki objętej wnioskiem
	Trasa dojazdowa do miejsca robót geologicznych i odkrywkowych
	Granica działki objętej wnioskiem

JEDNOSTKA PROJEKTOWA GAS-ENGINEERING Jerzy Heider 41-709 Ruda Śląska, ul. gen. Hallera 20		NAZWA PRZEDSIĘWZIĘCIA Likwidacja wypłyceń na gazociągu wysokiego ciśnienia DN50 odgałęzienie Kępno	
INWESTOR Operator Gazociągów Przesyłowych GAZ - SYSTEM S.A. w Warszawie ul. Mszczonowska 4, 02-337 Warszawa		ADRES OBIEKTU Województwo: Wielkopolskie Powiat: Kępniński Obręb: 0002 Chojęcín	
FAZA PROJEKTU -		CZEŚĆ WNIOSEK O UDOŚTĘPIENIE NIERUCHOMOŚCI	
TYTUŁ RYSUNKU Projekt zagospodarowania terenu - Działka nr 605/1			SKALA 1:500
PROJEKTANT GENERALNY I KOORDYNUJĄCY mgr inż. Jerzy Heider			FORMAT A3
NR UPRAWNIENIEN / SPECJALNOŚĆ SLK/4262/PWOS/12 do projektowania i kierowania robotami budowlanymi w szczególności instalacyjnej w zakresie sieci, instalacji i urządzeń ciepłych, wentylacyjnych, gazowych, wodociągowych i kanalizacyjnych bez ograniczeń		PODPIS	DATA 01.2024
NR RYSUNKU 605/1			

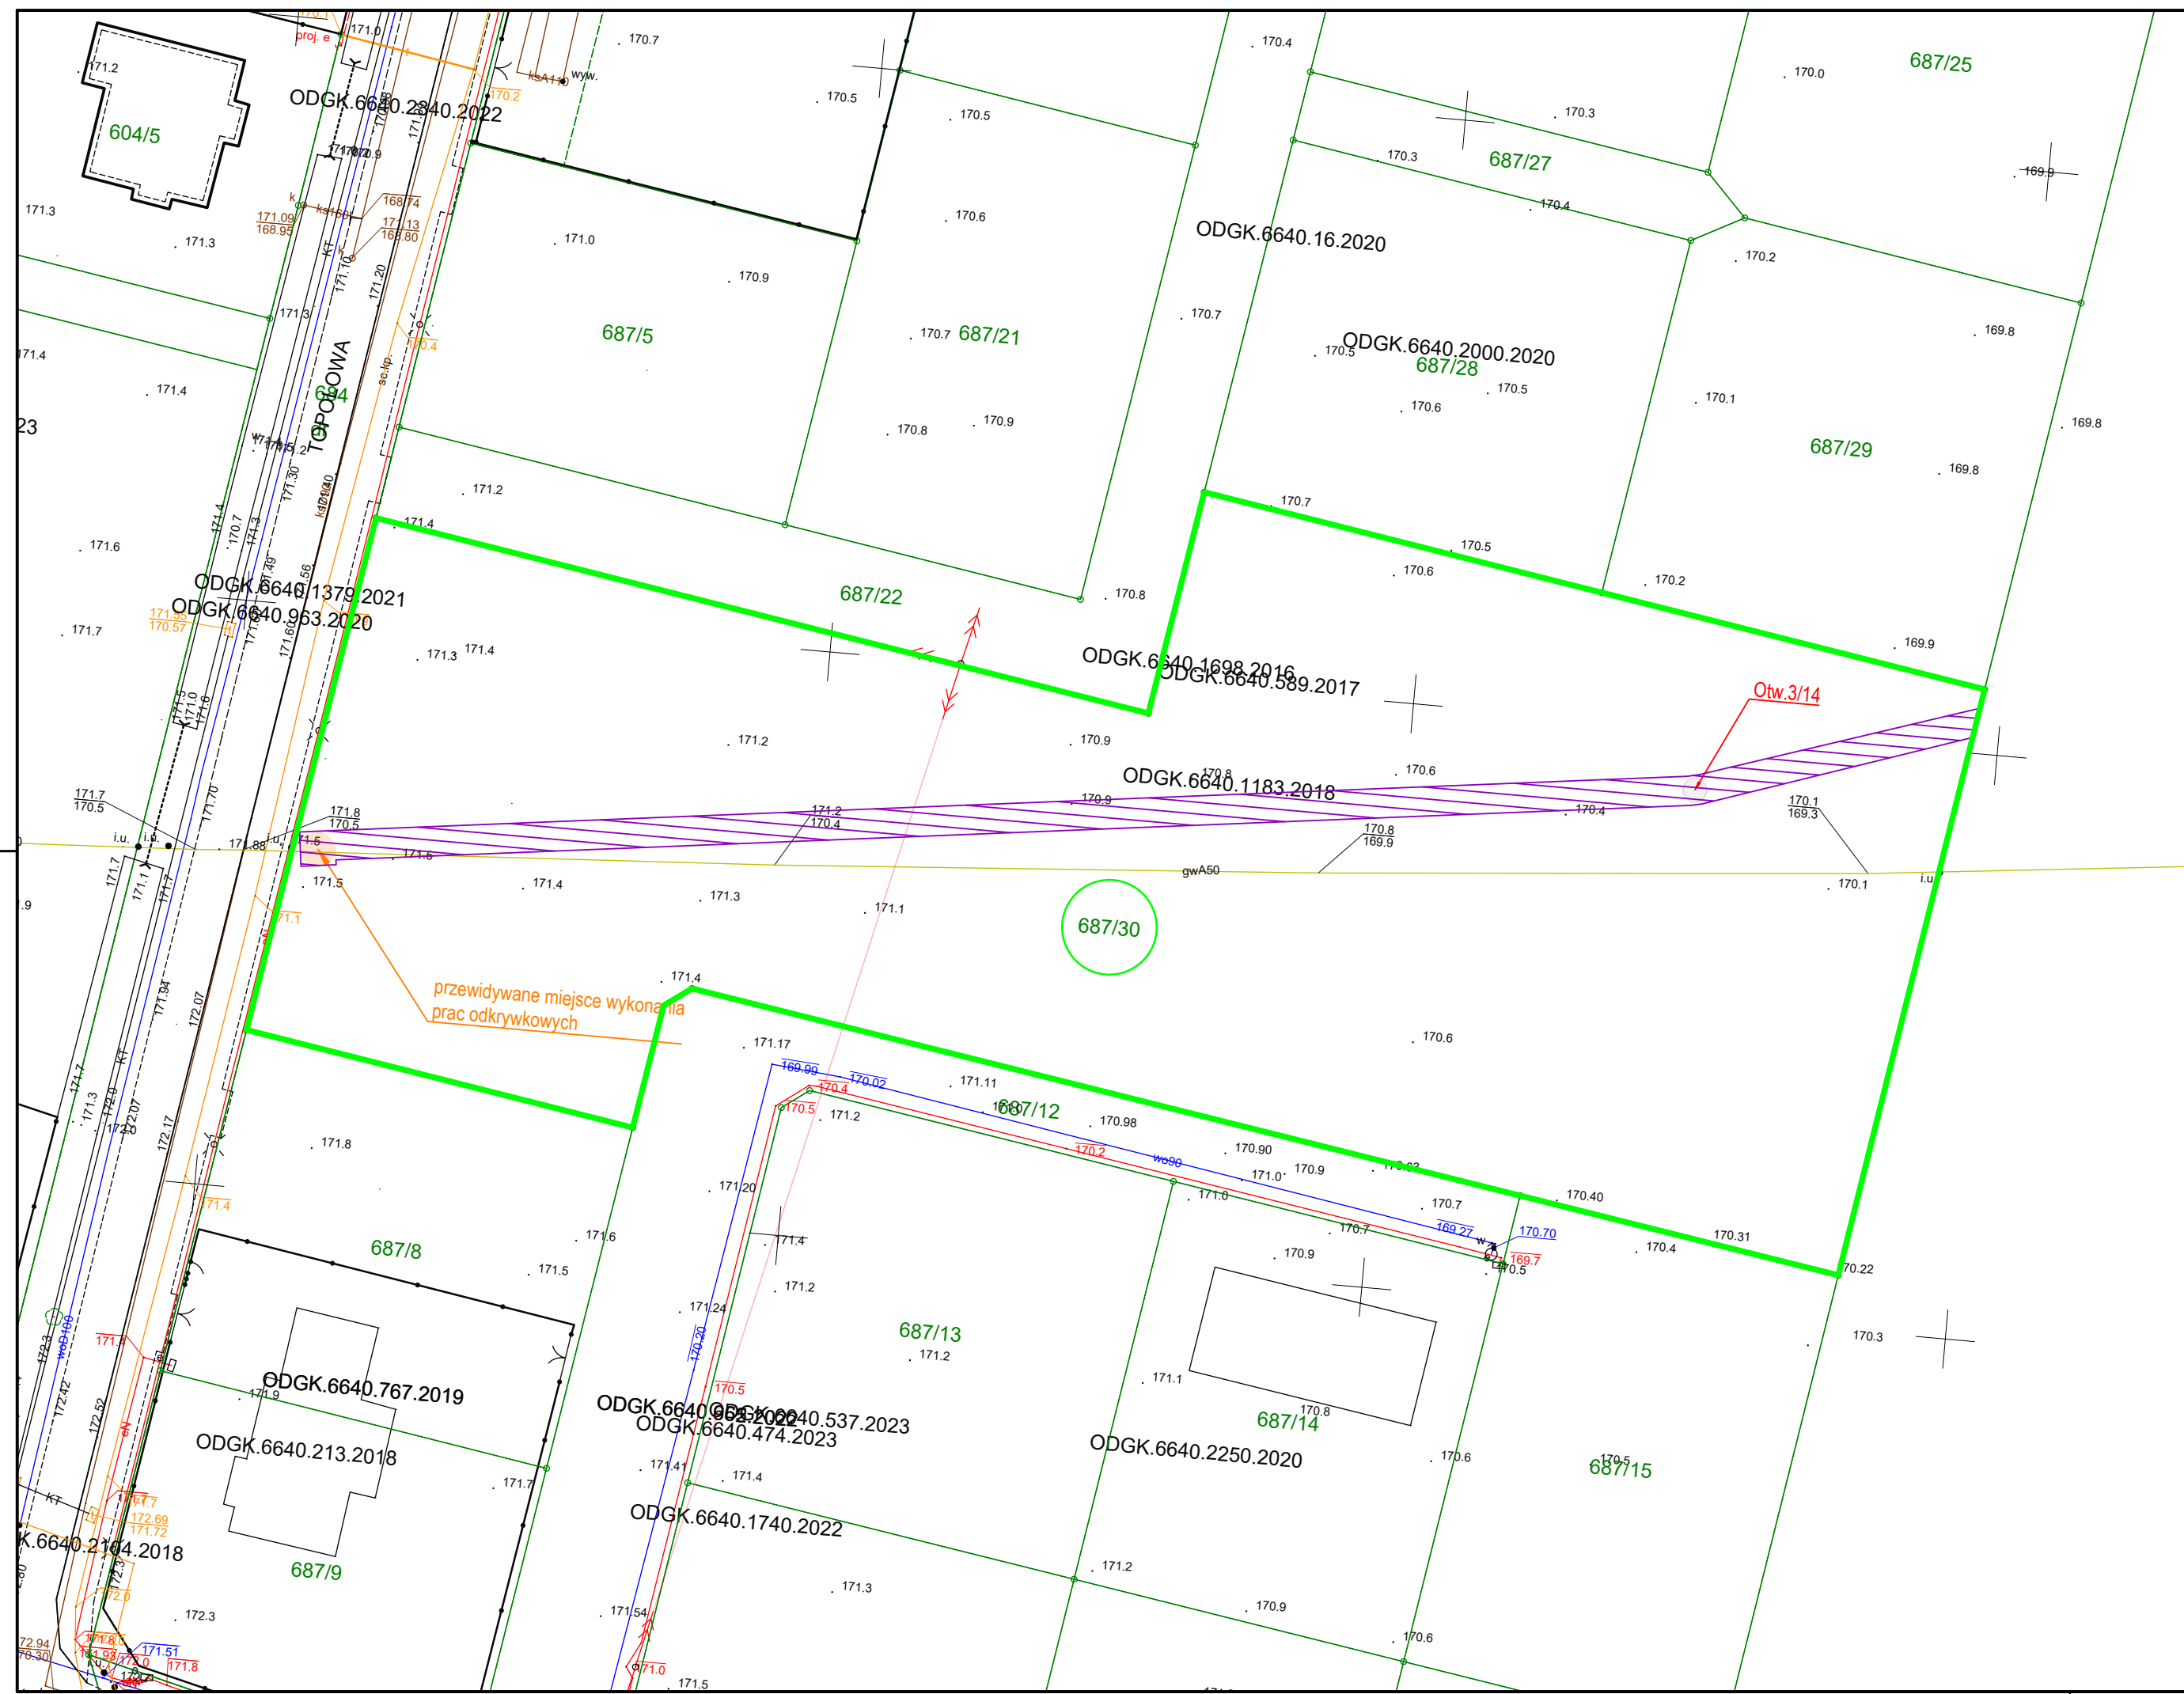


LEGENDA	
	Otw.1/14 Miejsce lokalizacji projektowanych wierceń geologicznych
	prace odkrywkowe Przewidywane miejsce lokalizacji wykonania prac odkrywkowych
	Numer działki objętej wnioskiem
	Trasa dojazdowa do miejsca robót geologicznych i odkrywkowych
	Granica działki objętej wnioskiem (0,618 ha)

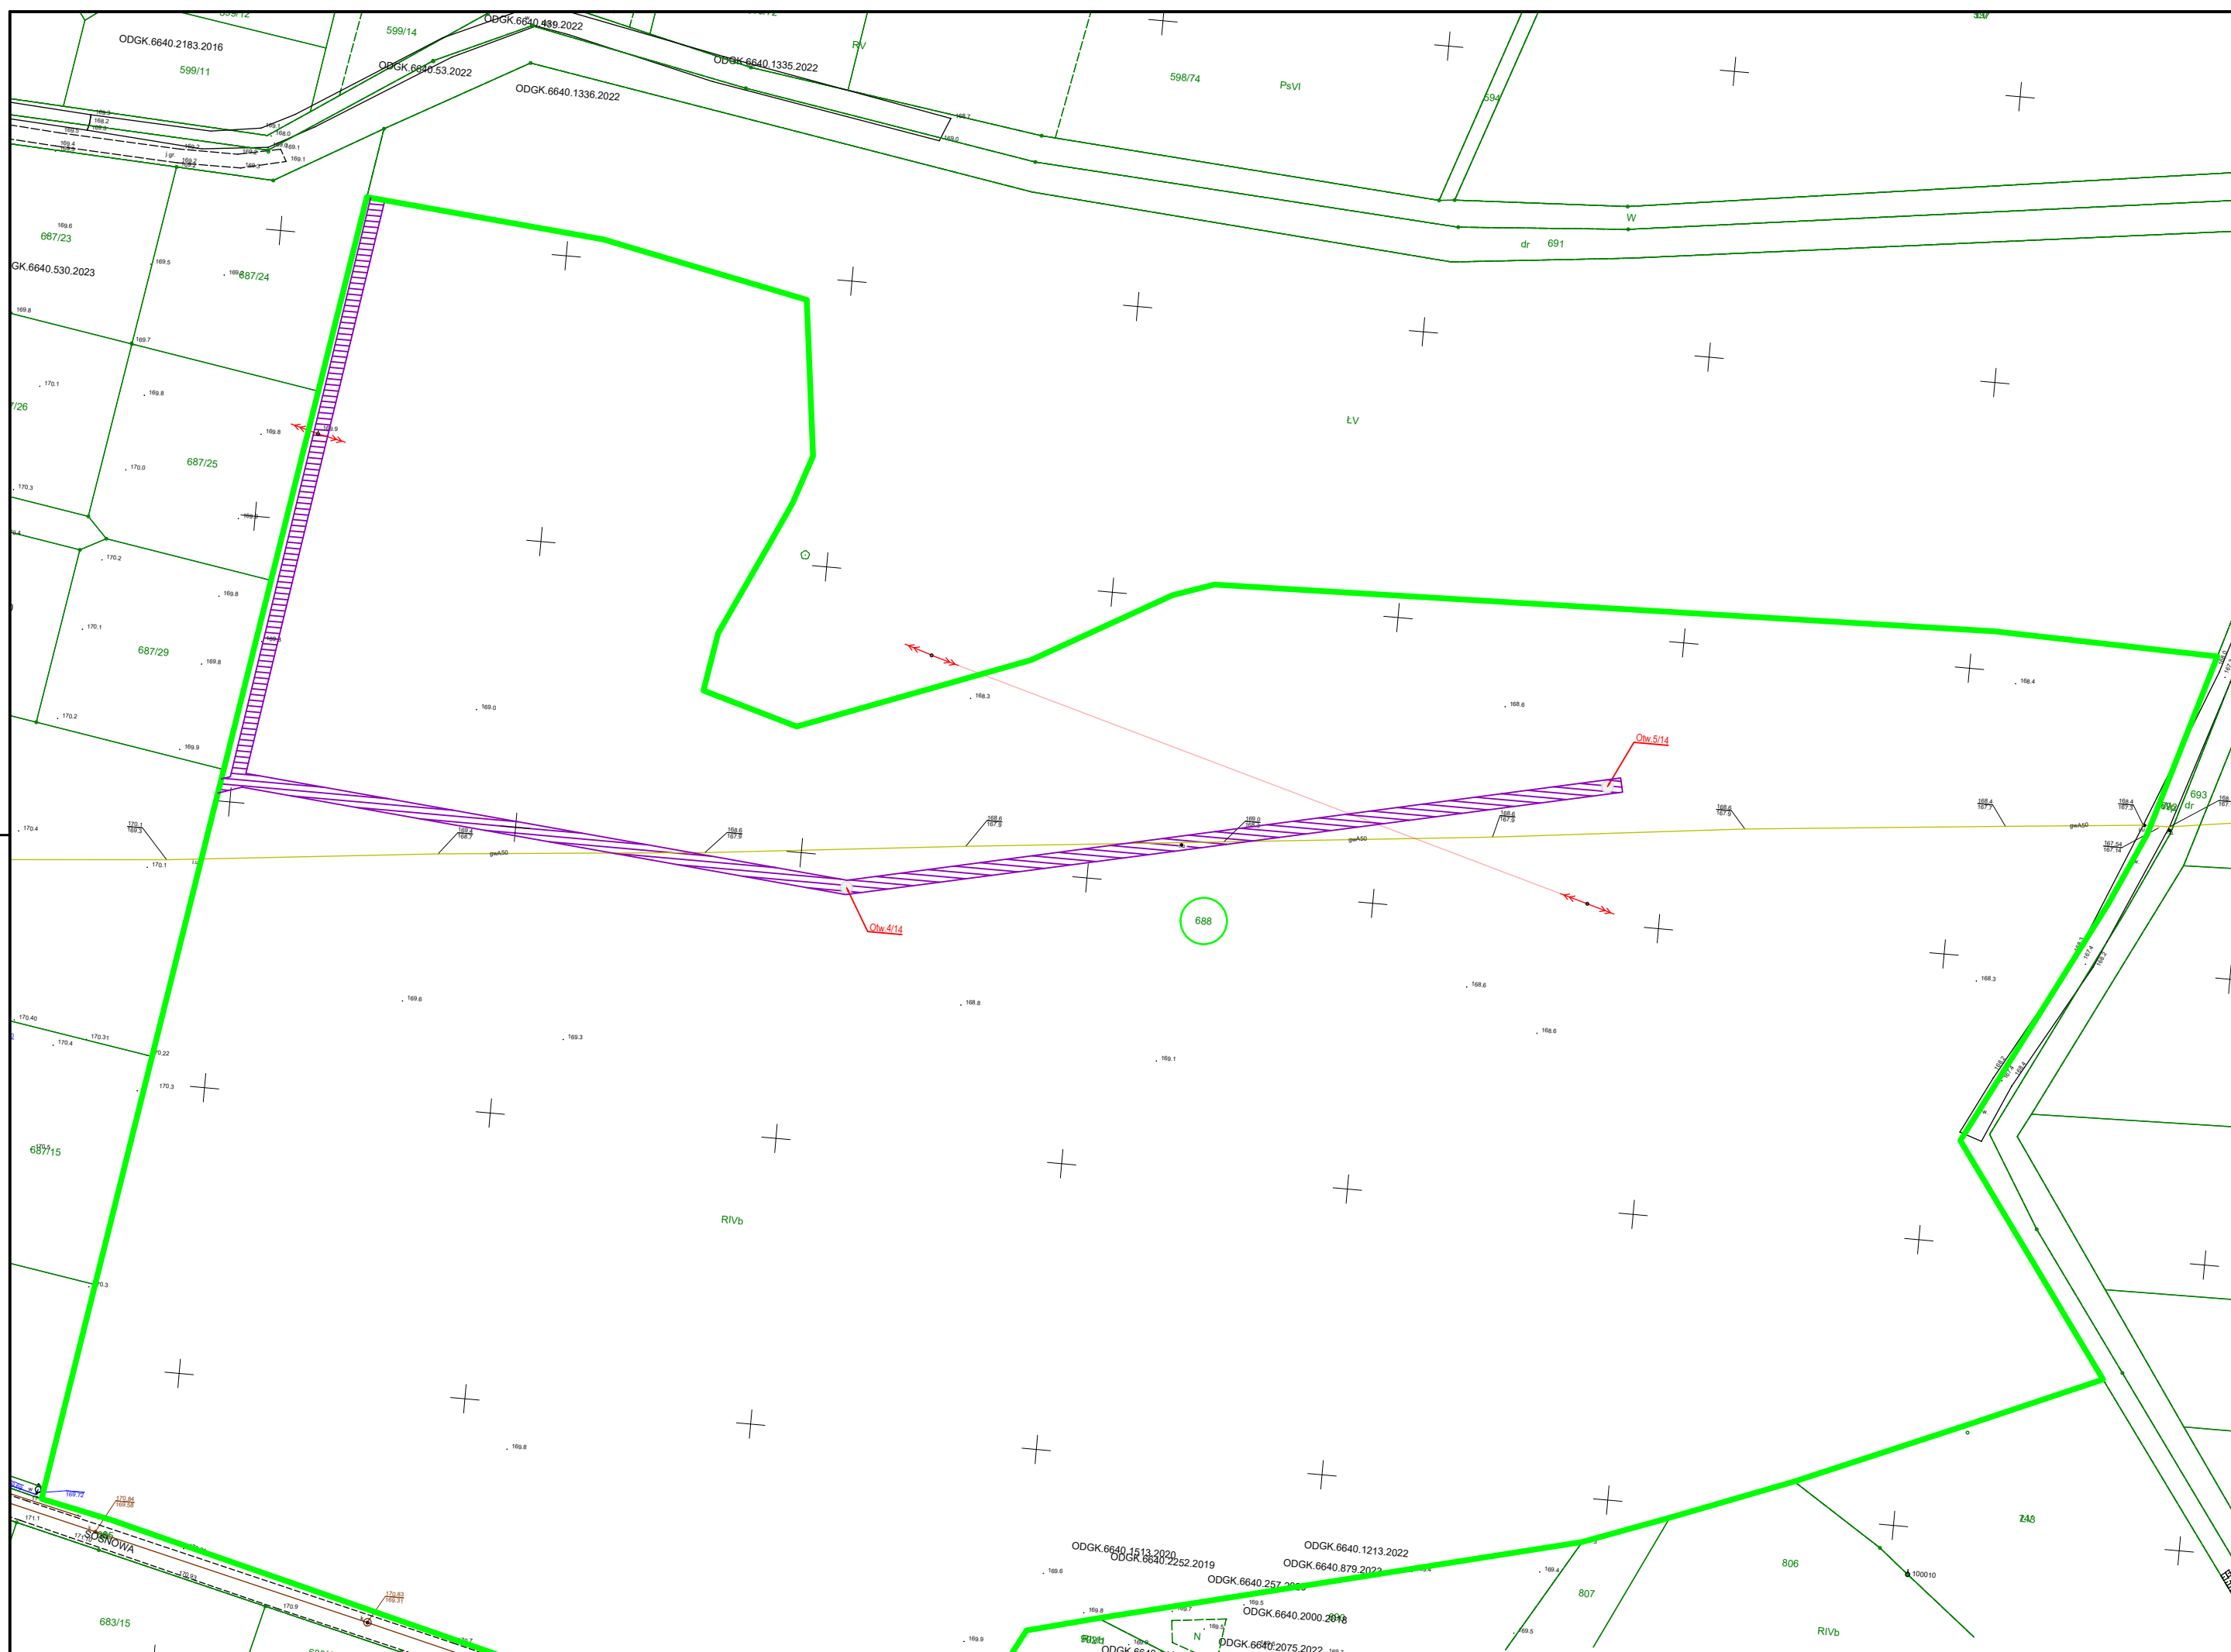


JEDNOSTKA PROJEKTOWA GAS-ENGINEERING Jerzy Heider 41-709 Ruda Śląska, ul. gen. Hallera 20	
INWESTOR Operator Gazociągów Przesyłowych GAZ - SYSTEM S.A. w Warszawie ul. Mszczonowska 4, 02-337 Warszawa	NAZWA PRZEDSIĘWZIĘCIA Likwidacja wypłyceń na gazociąg wysokiego ciśnienia DN50 odgałęzienie Kępno
ADRES OBIEKTU Województwo: Wielkopolskie Powiat: Kępiński Obręb: 0002 Chojecin	
FAZA PROJEKTU -	CZEŚĆ WNIOSEK O UDOBIECZENIE NIERUCHOMOŚCI
TYTUŁ RYSUNKU Projekt zagospodarowania terenu - Działka nr 687/30	
PROJEKTANT GENERALNY I KOORDYNUJĄCY mgr inż. Jerzy Heider	NR UPRAWNIEN I SPECJALNOŚĆ SLK/4262/PWOS/12 do projektowania i kierowania robotami budowlanymi w specjalności instalacyjnej w zakresie sieci, instalacji i urządzeń ciepłych, wentylacyjnych, gazowych, wodociągowych i kanalizacyjnych bez ograniczeń
DATA 01.2024	NR RYSUNKU 687/30




LEGENDA	
	Miejsce lokalizacji projektowanych wierceń geologicznych
	Numer działki objętej wnioskiem
	Trasa dojazdu do miejsca robót geologicznych i odkrywkowych
	Granica działki objętej wnioskiem

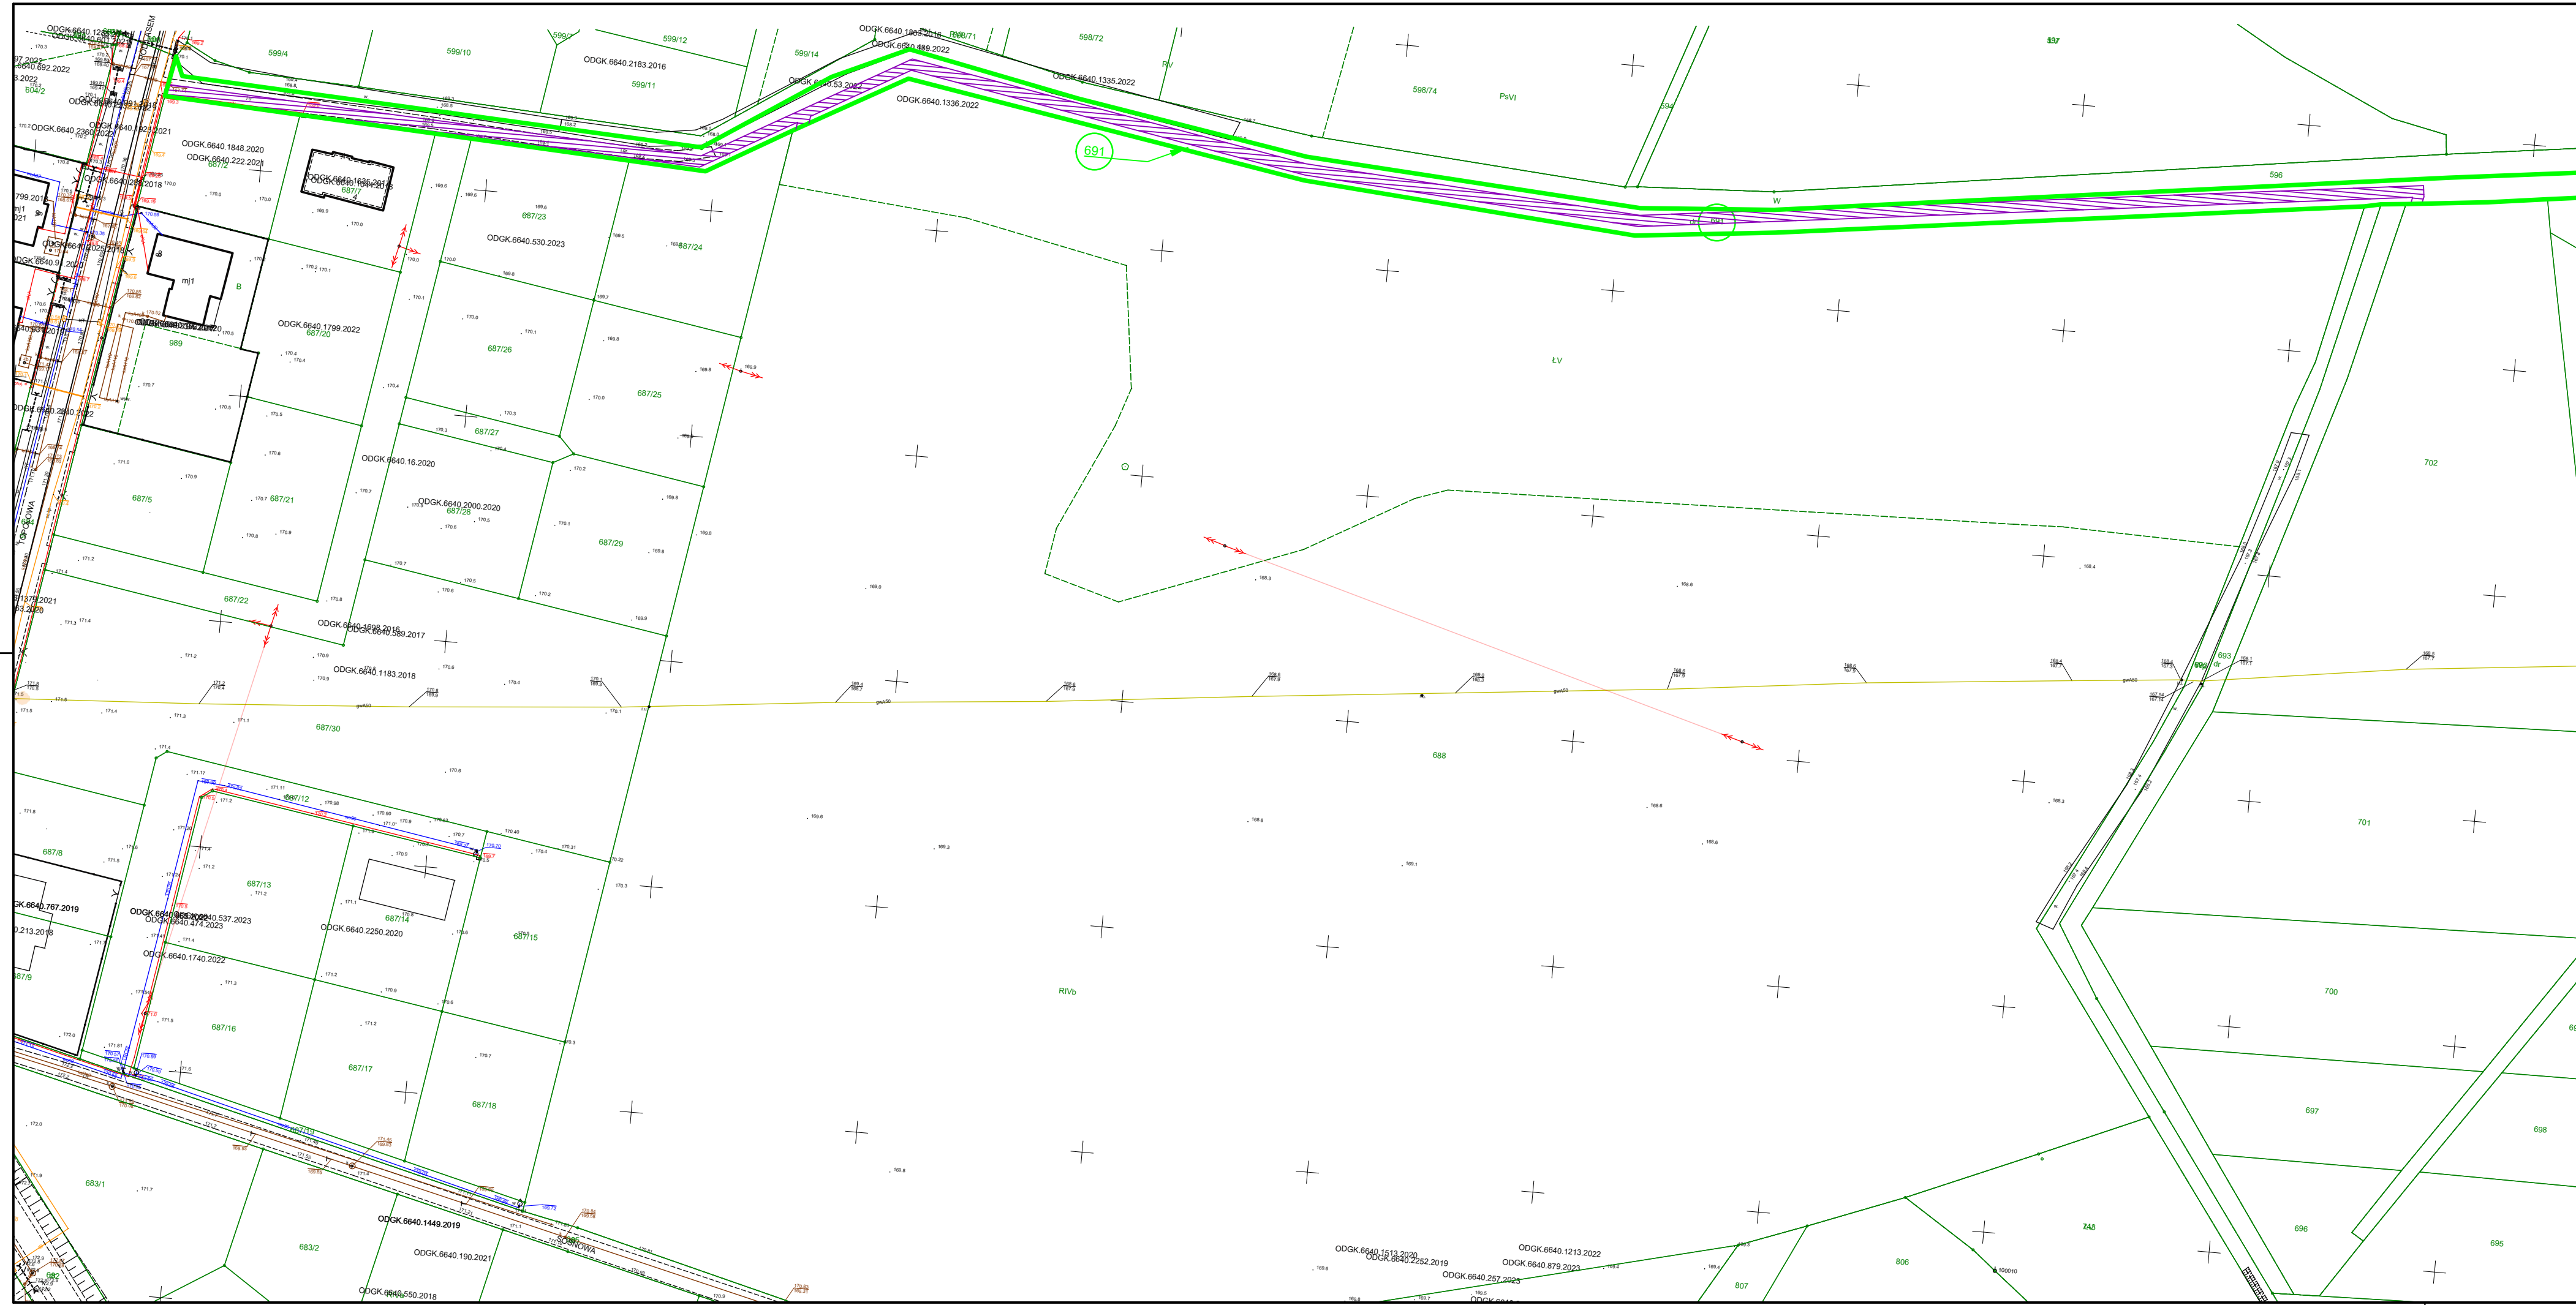JEDNOSTKA PROJEKTOWA GAS-ENGINEERING Jerzy Heider 41-709 Ruda Śląska, ul. gen. Hallera 20	
INWESTOR Operator Gazociągów Przesyłowych GAZ - SYSTEM S.A. w Warszawie ul. Mszczonowska 4, 02-337 Warszawa	NAZWA PRZEDSIĘWZIĘCIA Likwidacja wypłyceń na gazociąg wysokiego ciśnienia DN50 odgałęzienie Kępno
ADRES OBIEKTU Województwo: Wielkopolskie Powiat: Kępniński Obręb: 0002 Chojęcín	
FAZA PROJEKTU -	CZEŚĆ WNIOSEK O UDOSTĘPNIENIE NIERUCHOMOŚCI
TYTUŁ RYSUNKU Projekt zagospodarowania terenu - Działka nr 688	
PROJEKTANT GENERALNY I KOORDYNUJĄCY mgr inż. Jerzy Heider	NR UPRAWNIENI / SPECJALNOŚĆ SLK/4262/PWOS/12 do projektowania i kierowania robotami budowlanymi w szczególności instalacyjnej w zakresie sieci, instalacji i urządzeń ciepłych, wentylacyjnych, gazowych, wodociągowych i kanalizacyjnych bez ograniczeń
PODPIS	DATA 01.2024
SKALA 1:1000	NR RYSUNKU 688
FORMAT A3	




LEGENDA	
	Numer działki objętej wnioskiem
	Trasa dojazdowa do miejsca robót geologicznych i odkrywkowych
	Granica działki objętej wnioskiem (0,369 ha)



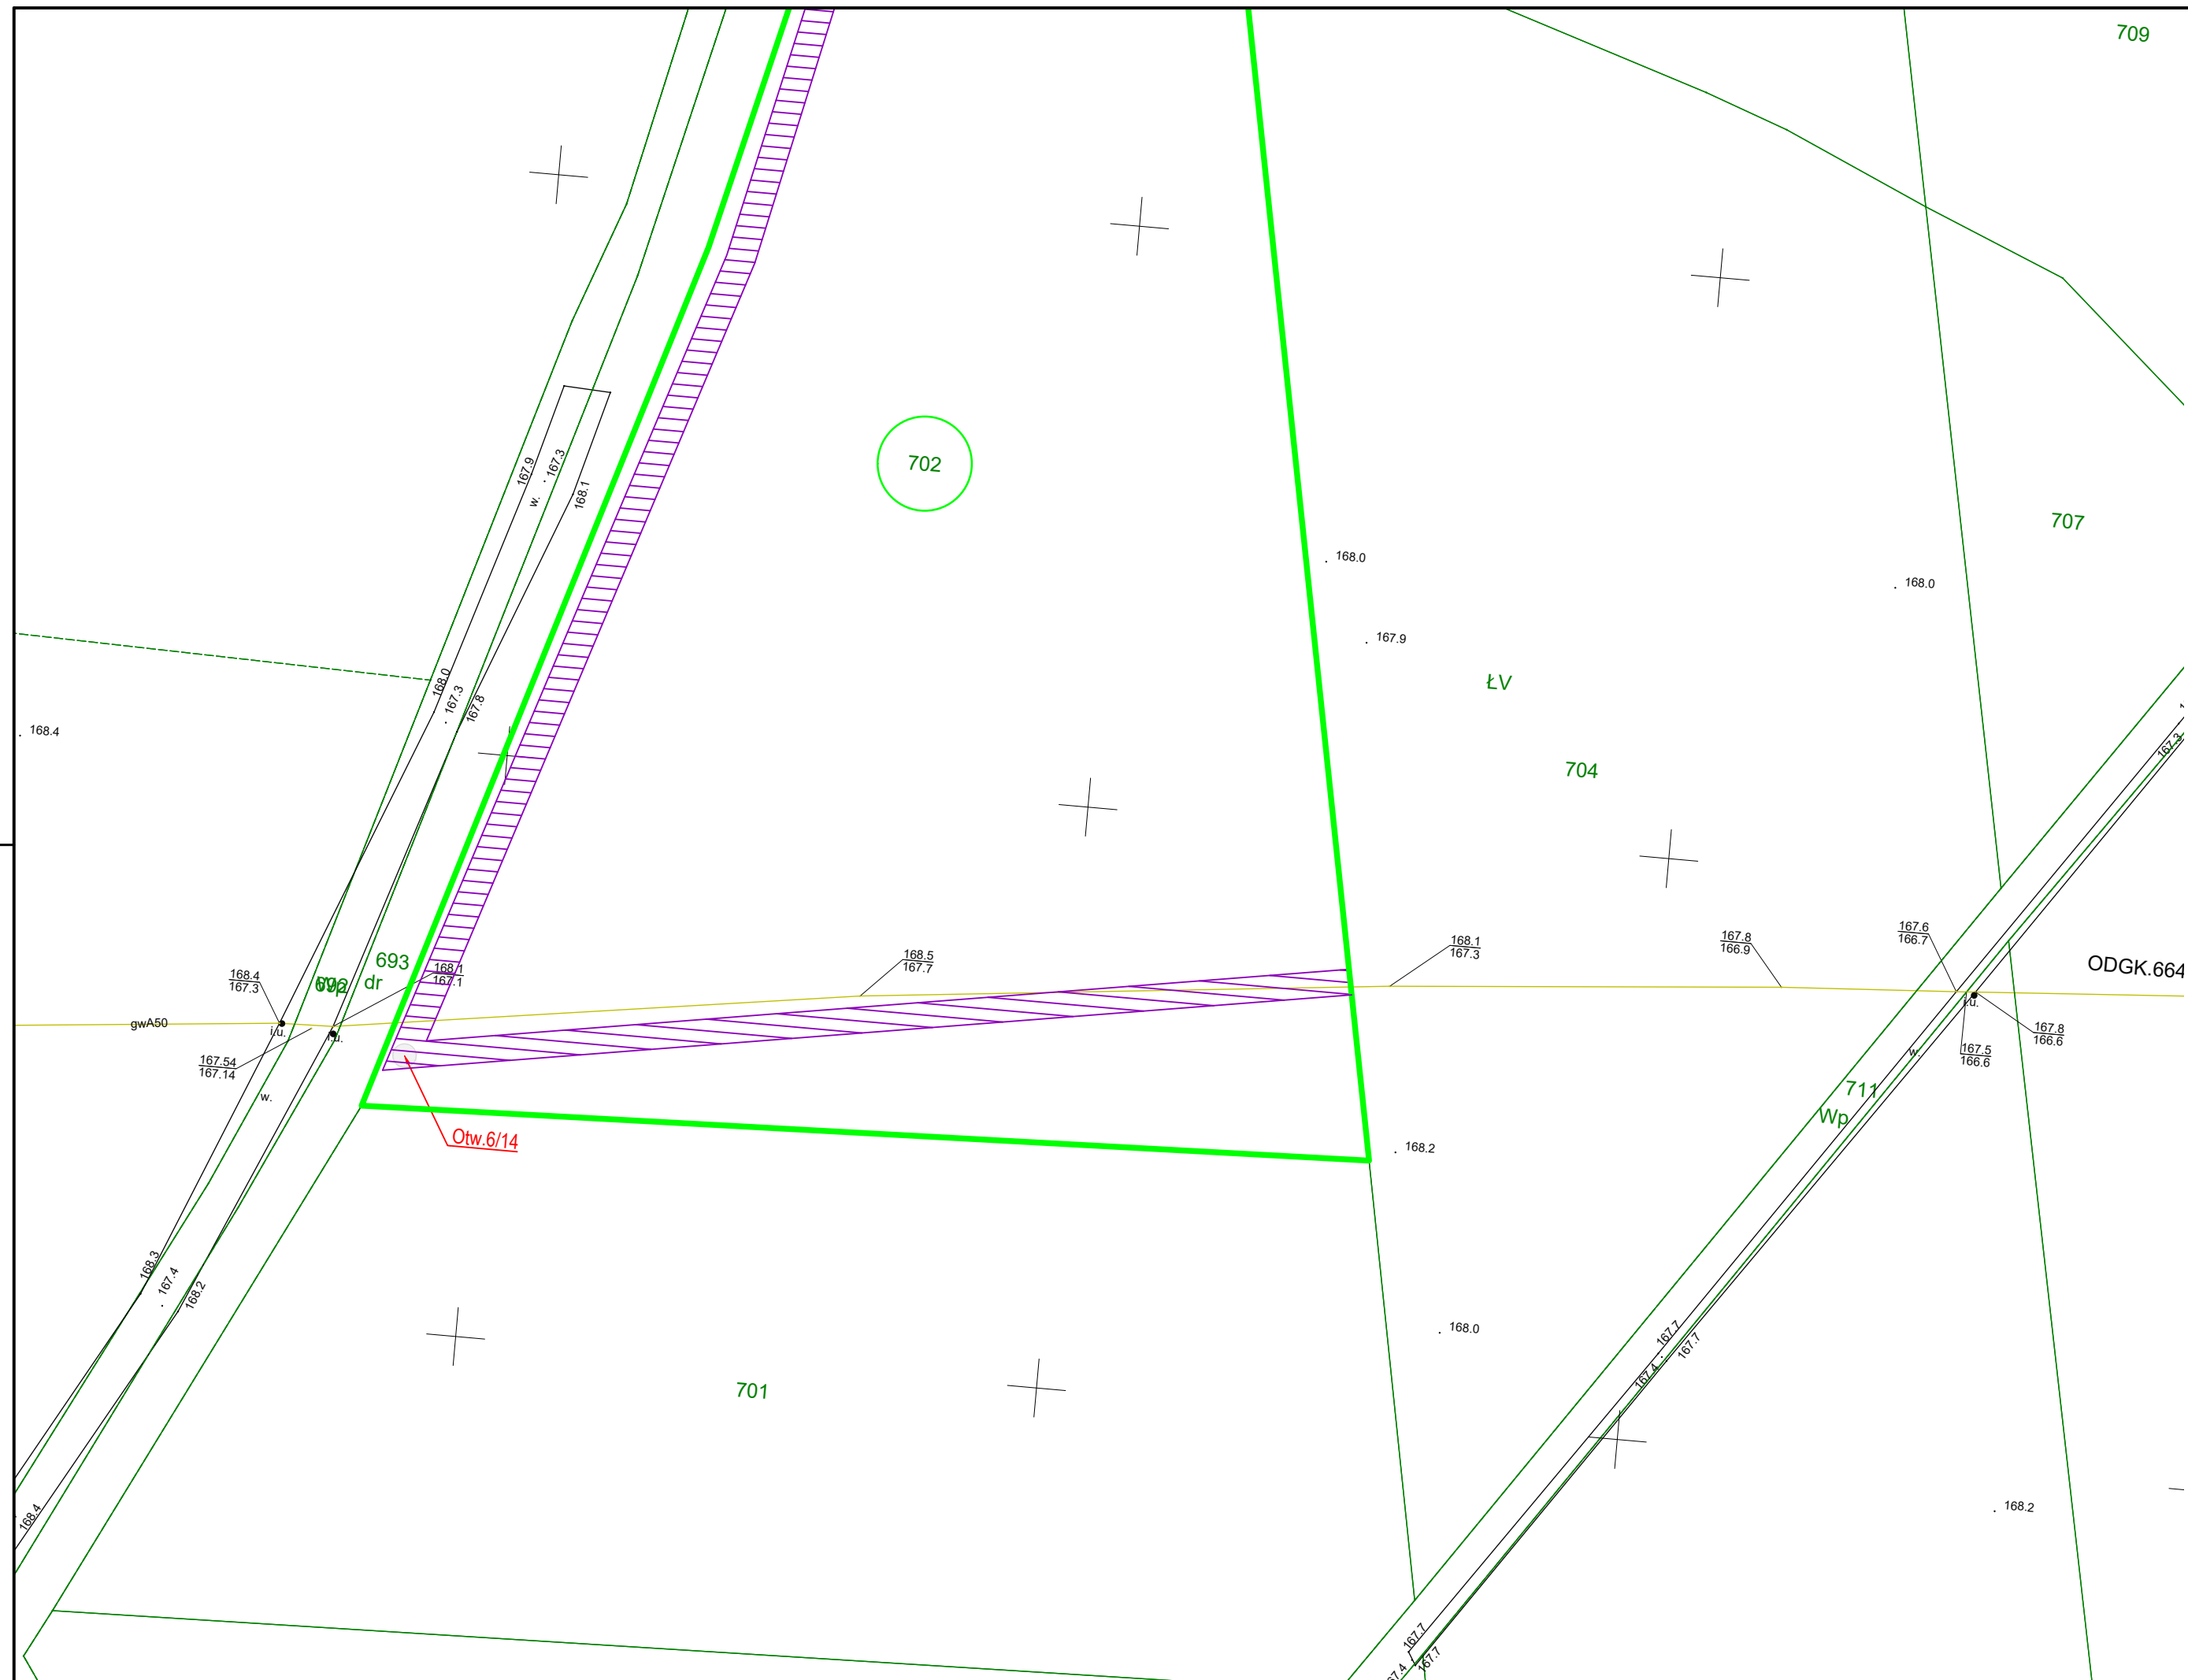

JEDNOSTKA PROJEKTOWA GAS-ENGINEERING Jerzy Heider 41-709 Ruda Śląska, ul. gen. Hallera 20		NAZWA PRZEDSIĘWZIĘCIA Likwidacja wypływni na gazociągu wysokiego ciśnienia DN50 odgałęzienie Kępno	
INWESTOR Operator Gazociągów Przesyłowych GAZ - SYSTEM S.A. w Warszawie ul. Mszczonowska 4, 02-337 Warszawa	ADRES OBIEKTU Województwo: Wielkopolskie Powiat: kępiński Obręb: 0002 Chejcin		
FAZA PROJEKTU -	CZĘŚĆ WNIOSEK O UDOSTĘPNIENIE NIERUCHOMOŚCI		
TYTUŁ RYSUNKU Projekt zagospodarowania terenu - Działka nr 691		SKALA 1:1000	NR RYSUNKU 691
PROJEKTANT GENERALNY I KOORDYNUJĄCY mgr inż. Jerzy Heider	NR UPRAWNIENIEN I SPECJALNOŚĆ SLK/4262/PWOS/12 od: projektowania i nadzoru robót budowlanych w specjalności instalacyjnej w zakresie sieci, instalacji i urządzeń elektrycznych, wentylacyjnych, gazowych, wodociągowych i kanalizacyjnych bez ograniczeń	PODPIS	DATA 01.2024

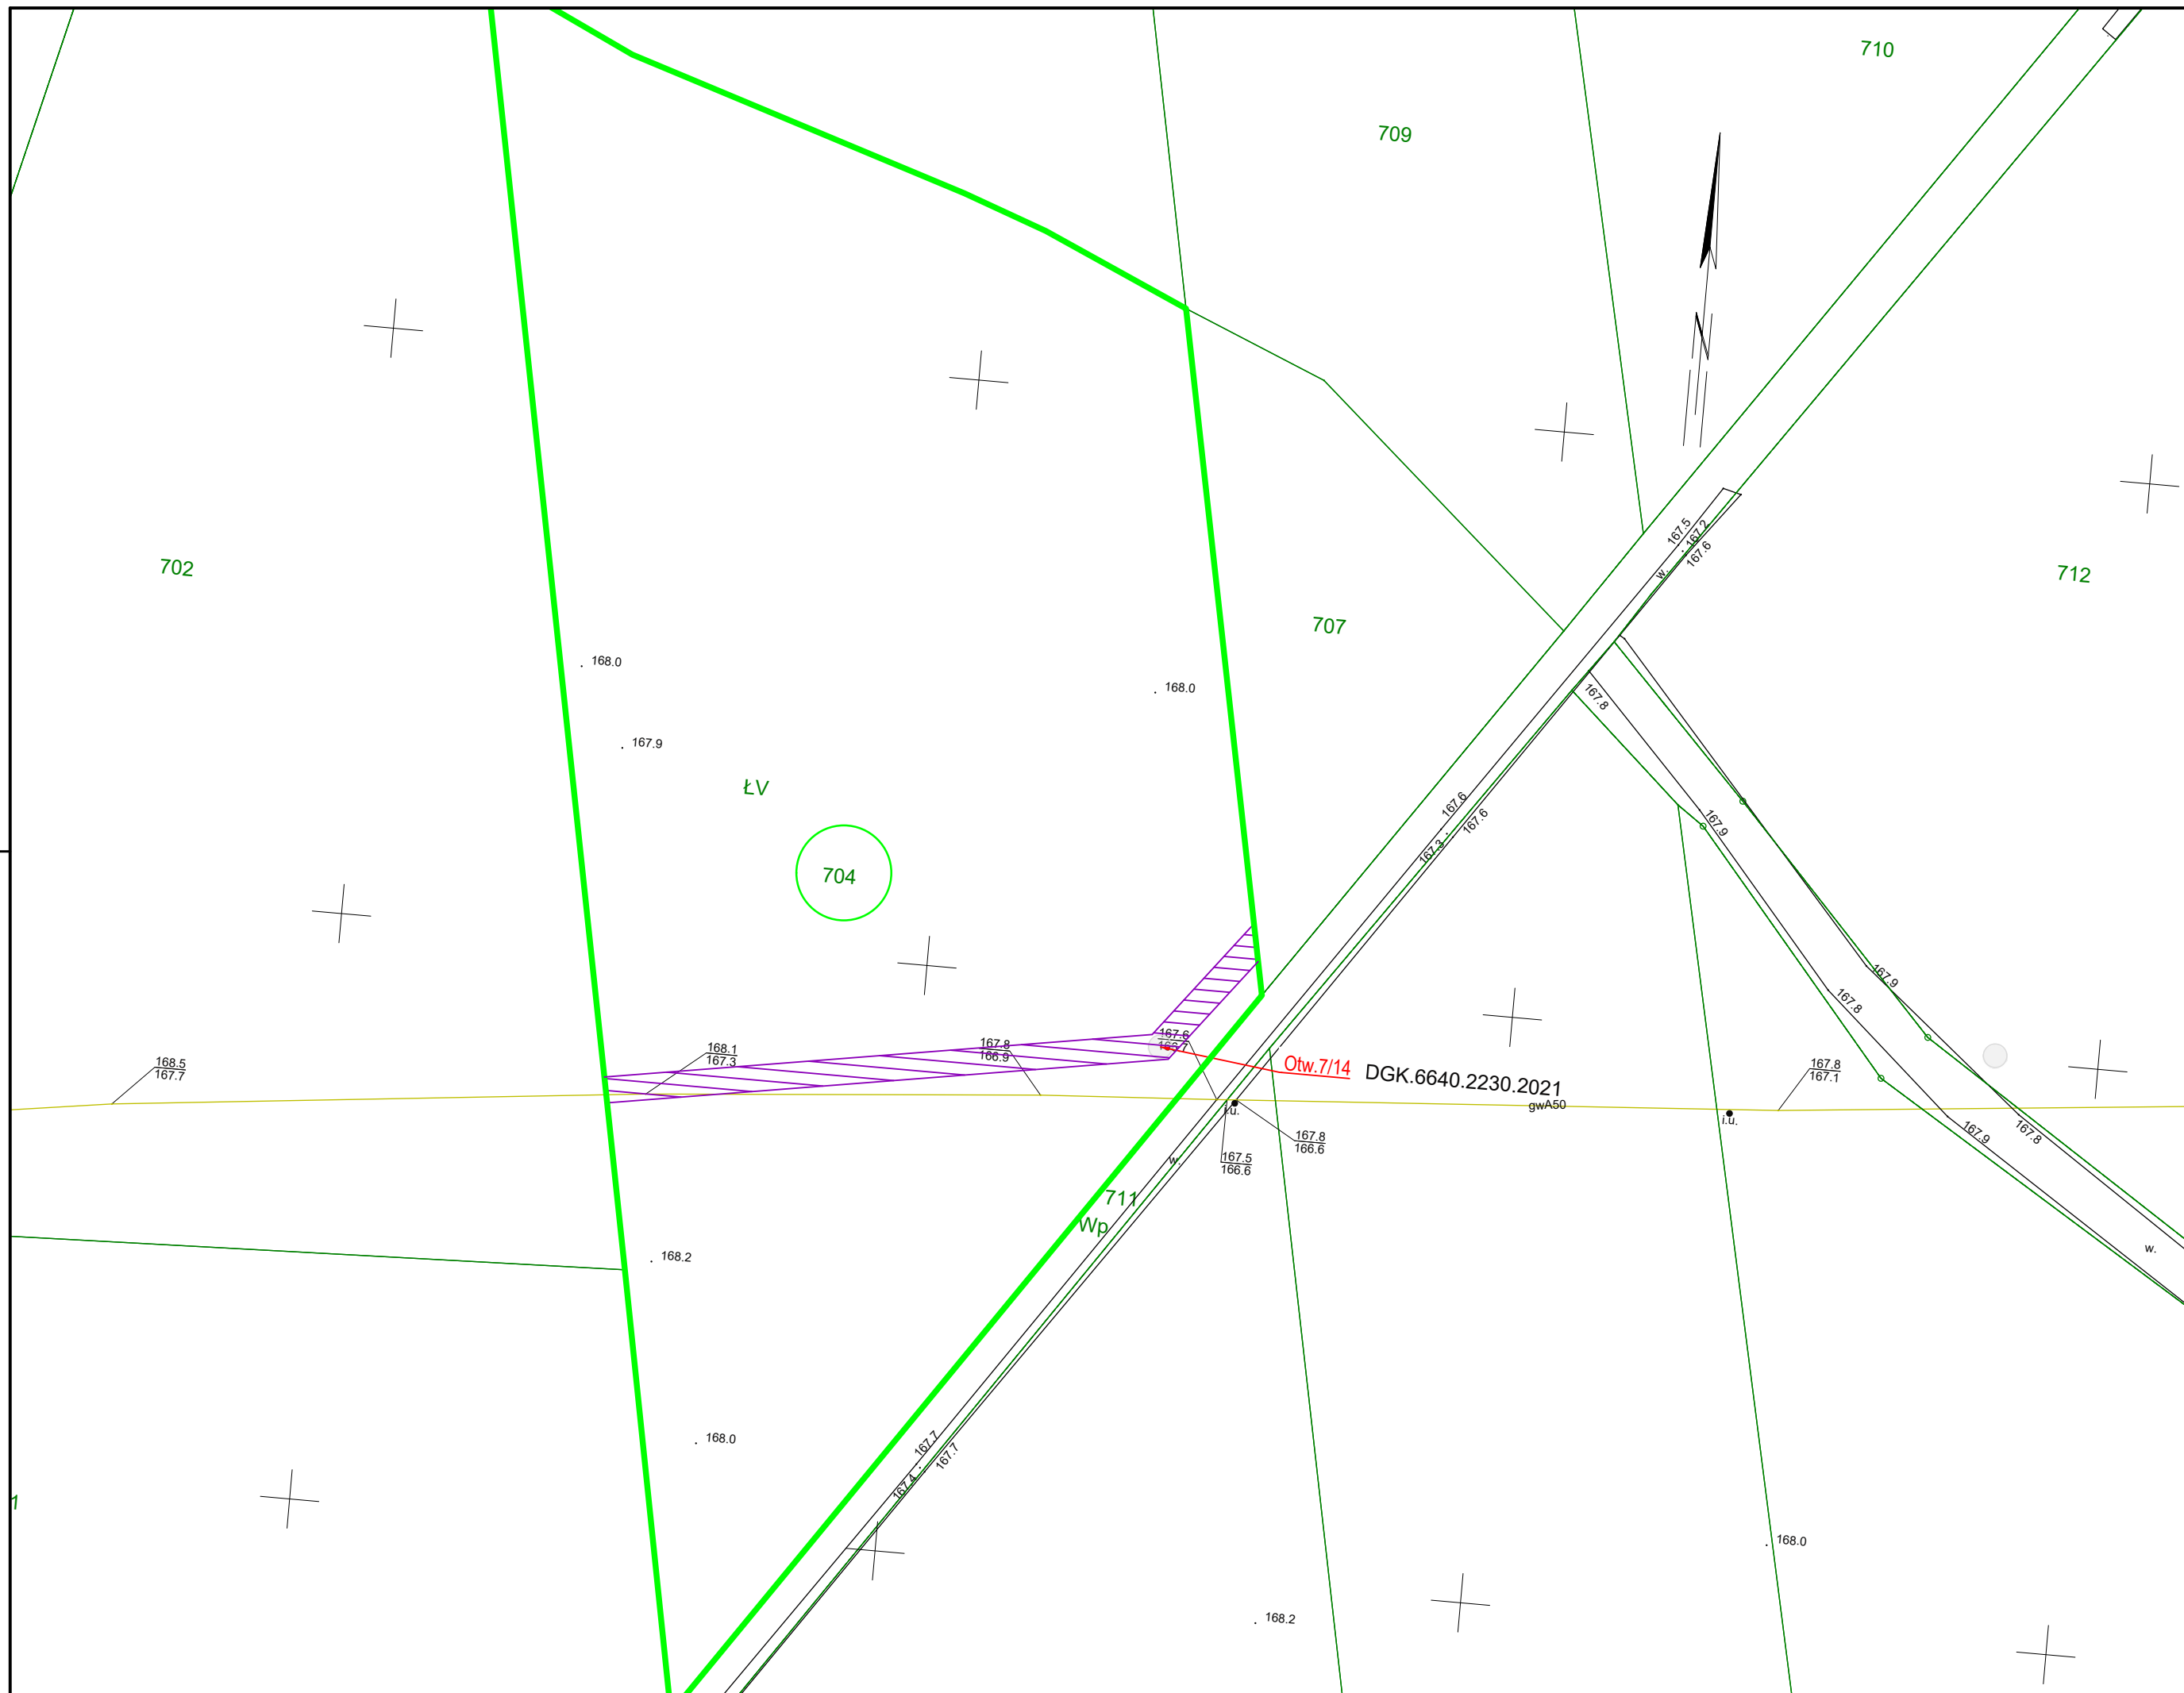


LEGENDA	
	Miejsce lokalizacji projektowanych wierceń geologicznych
	Numer działki objętej wnioskiem
	Trasa dojazdowa do miejsca robót geologicznych i odkrywkowych
	Granica działki objętej wnioskiem (0,670 ha)

JEDNOSTKA PROJEKTOWA GAS-ENGINEERING Jerzy Heider 41-709 Ruda Śląska, ul. gen. Hallera 20		NAZWA PRZEDSIĘWZIĘCIA Likwidacja wypłyceń na gazociągu wysokiego ciśnienia DN50 odgałęzienie Kępno	
INWESTOR Operator Gazociągów Przesyłowych GAZ - SYSTEM S.A. w Warszawie ul. Mszczonowska 4, 02-337 Warszawa		ADRES OBIEKTU Województwo: Wielkopolskie Powiat: Kępniński Obręb: 0002 Chojęcín	
FAZA PROJEKTU -		CZEŚĆ WNIOSEK O UDOSTĘPNIENIE NIERUCHOMOŚCI	
TYTUŁ RYSUNKU Projekt zagospodarowania terenu - Działka nr 702			SKALA 1:500
PROJEKTANT GENERALNY I KOORDYNUJĄCY mgr inż. Jerzy Heider			FORMAT A3
NR UPRAWNIENIEN / SPECJALNOŚĆ SLK/4262/PWOS/12 <small>do projektowania i kierowania robotami budowlanymi w specjalności instalacyjnej w zakresie sieci, instalacji i urządzeń ciepłych, wentylacyjnych, gazowych, wodociągowych i kanalizacyjnych bez ograniczeń</small>		PODPIS	NR RYSUNKU 702
DATA 01.2024			




LEGENDA	
	Miejsce lokalizacji projektowanych wiercen geologicznych
	Numer działki objętej wnioskiem
	Trasa dojazdowa do miejsca robót geologicznych i odkrywkowych
	Granica działki objętej wnioskiem (0,584 ha)

JEDNOSTKA PROJEKTOWA GAS-ENGINEERING Jerzy Heider 41-709 Ruda Śląska, ul. gen. Hallera 20		NAZWA PRZEDSIĘWZIĘCIA Likwidacja wypłyceń na gazociągu wysokiego ciśnienia DN50 odgałęzienie Kępno	
INWESTOR Operator Gazociągów Przesyłowych GAZ - SYSTEM S.A. w Warszawie ul. Mszczonowska 4, 02-337 Warszawa		ADRES OBIEKTU Województwo: Wielkopolskie Powiat: Kępiński Obręb: 0002 Chojęcín	
FAZA PROJEKTU -		CZEŚĆ WNIOSEK O UDOSTĘPNIENIE NIERUCHOMOŚCI	
TYTUŁ RYSUNKU Projekt zagospodarowania terenu - Działka nr 704			SKALA 1:500
PROJEKTANT GENERALNY I KOORDYNUJĄCY mgr inż. Jerzy Heider			FORMAT A3
NR UPRAWNIEN / SPECJALNOŚĆ SLK/4262/PWOS/T2 do projektowania i kierowania robotami budowlanymi w specjalności instalacyjnej w zakresie sieci, instalacji ciepłych, wentylacyjnych, gazowych, wodociągowych i kanalizacyjnych bez ograniczeń		PODPIS	DATA 01.2024
NR RYSUNKU 704			

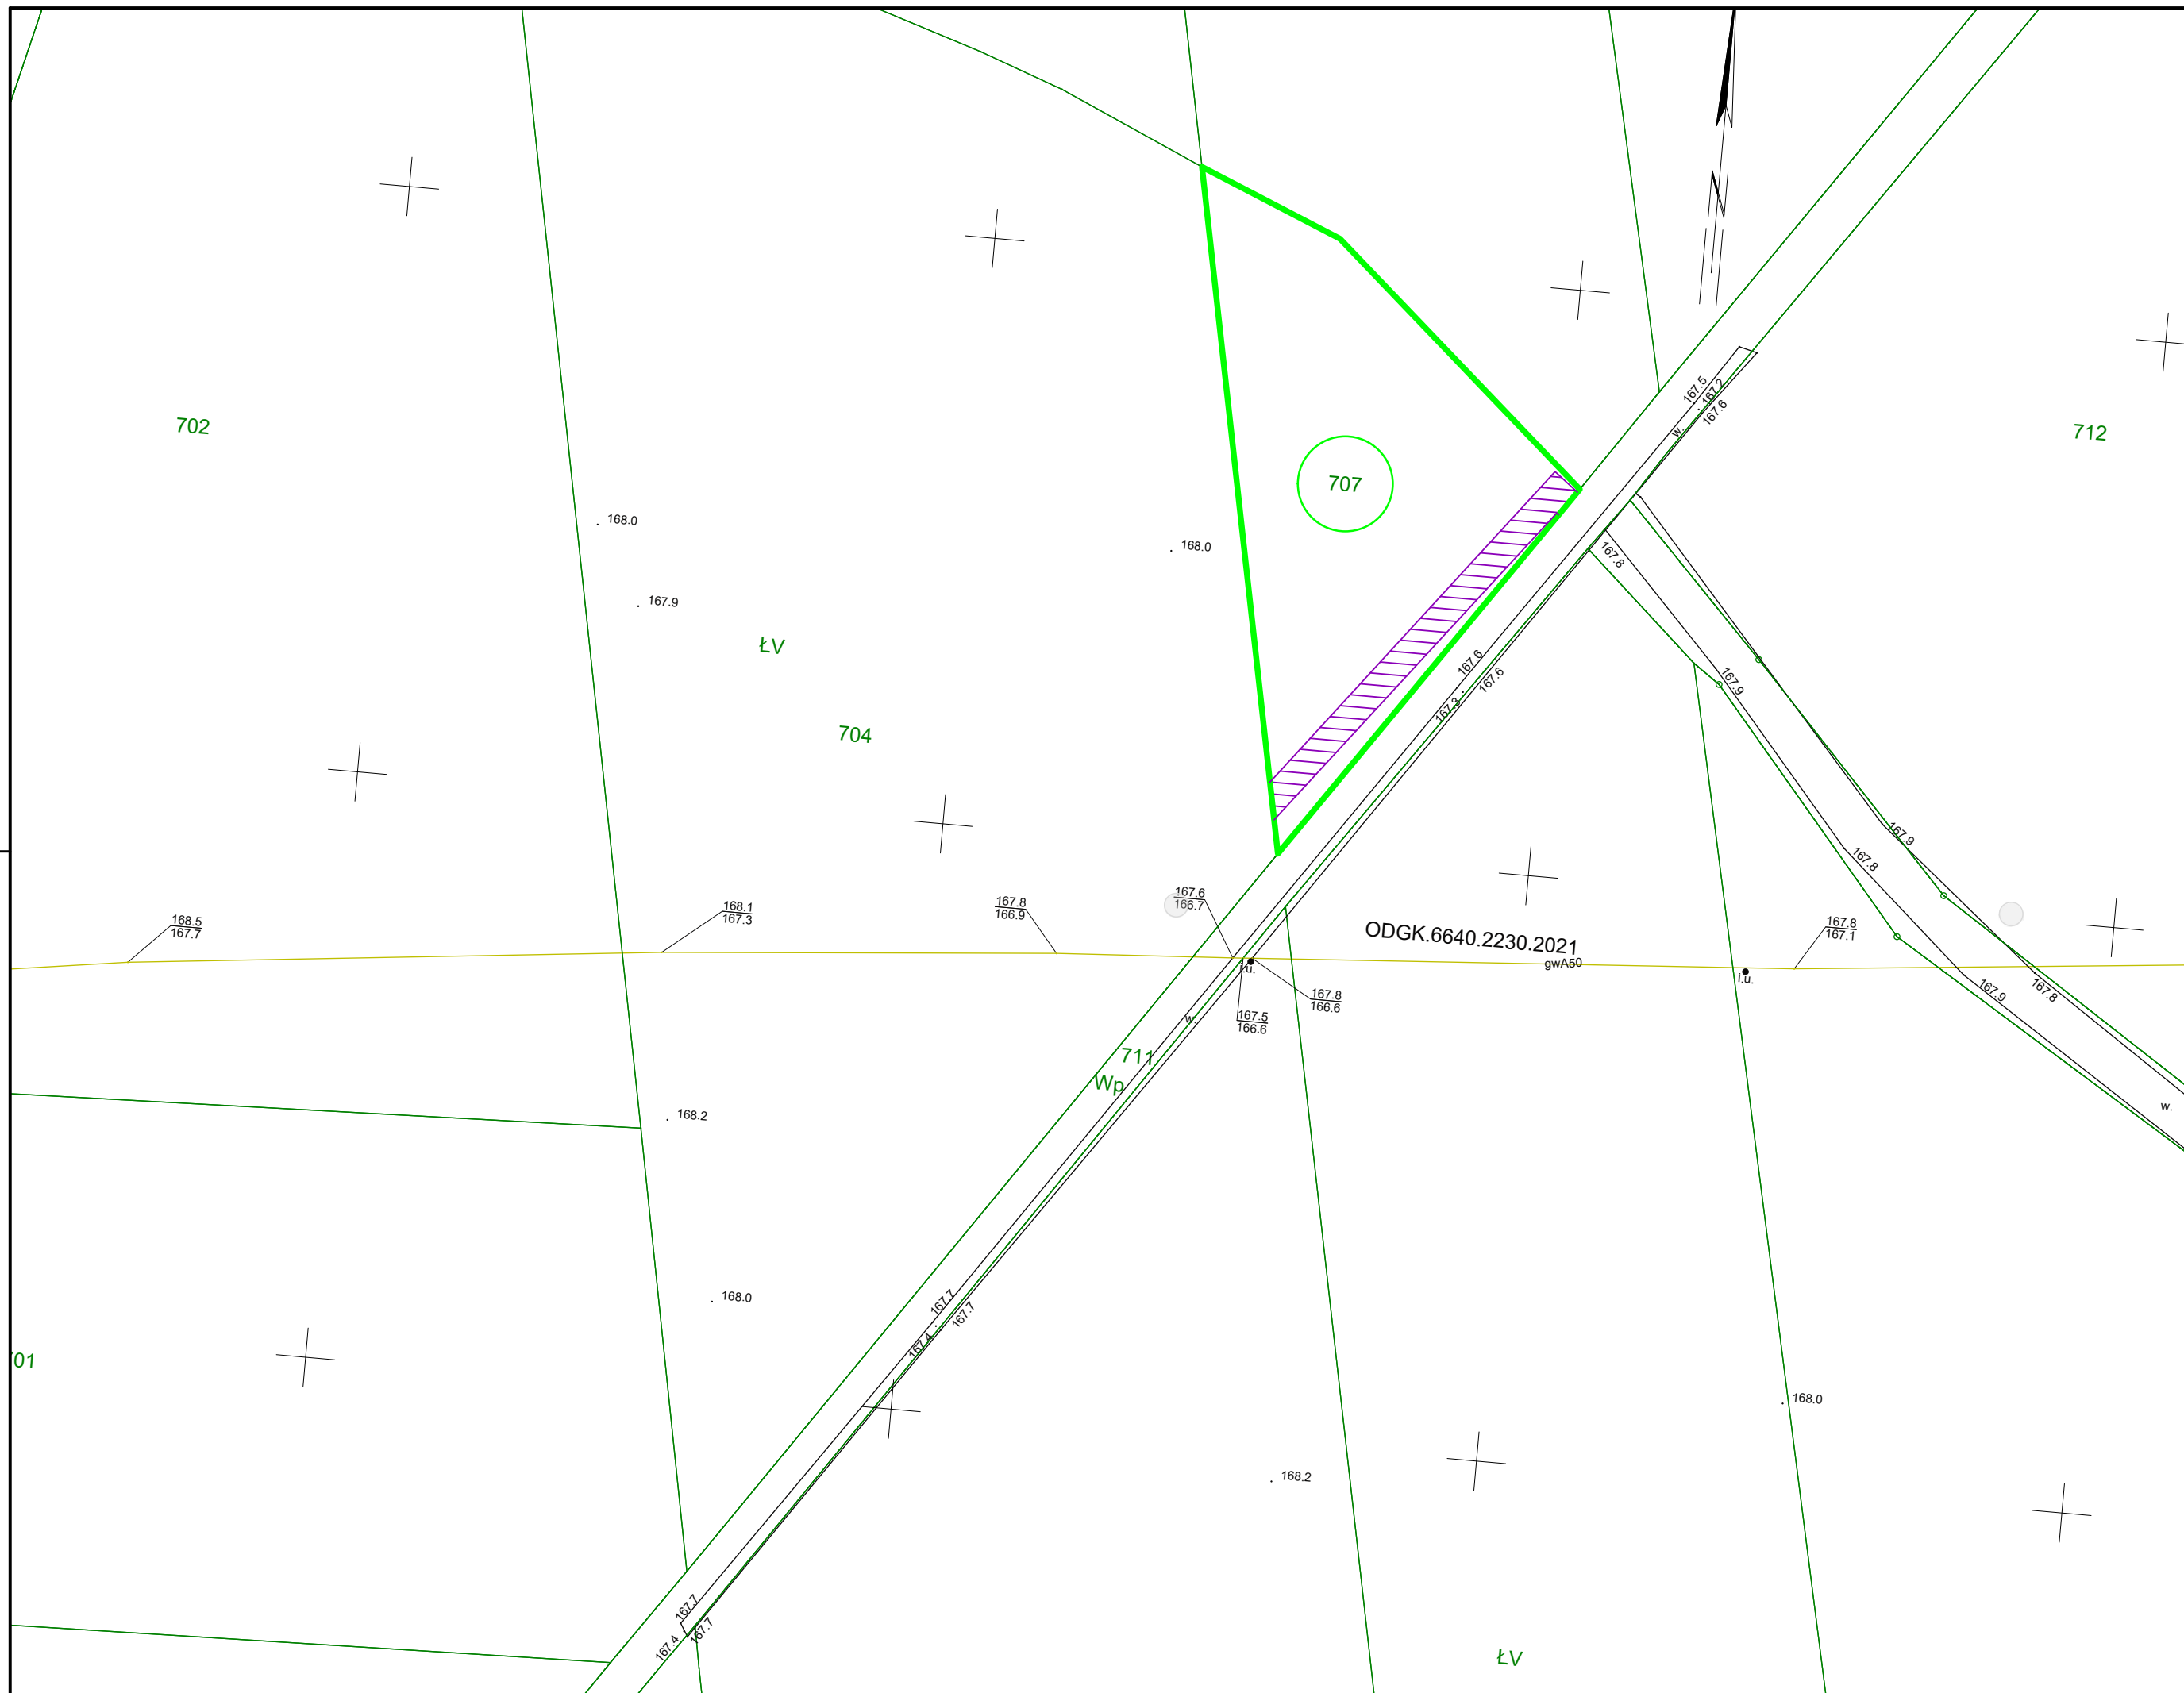


LEGENDA	
	Numer działki objętej wnioskiem
	Trasa dojazdowa do miejsca robót geologicznych i odkrywkowych
	Granica działki objętej wnioskiem (0,091 ha)

JEDNOSTKA PROJEKTOWA GAS-ENGINEERING Jerzy Heider 41-709 Ruda Śląska, ul. gen. Hallera 20		NAZWA PRZEDSIĘWZIĘCIA Likwidacja wypłyceń na gazociągu wysokiego ciśnienia DN50 odgałęzienie Kępno	
INWESTOR Operator Gazociągów Przesyłowych GAZ - SYSTEM S.A. w Warszawie ul. Mszczonowska 4, 02-337 Warszawa		ADRES OBIEKTU Województwo: Wielkopolskie Powiat: Kępiński Obręb: 0002 Chojeć	
FAZA PROJEKTU -		CZEŚĆ WNIOSEK O UDOSTĘPNIENIE NIERUCHOMOŚCI	
TYTUŁ RYSUNKU Projekt zagospodarowania terenu - Działka nr 707			SKALA 1:500
			FORMAT A3
PROJEKTANT GENERALNY I KOORDYNUJĄCY mgr inż. Jerzy Heider	NR UPRAWNIENI / SPECJALNOŚĆ SLK/4262/PWOS/12 do projektowania i kierowania robotami budowlanymi w specjalności instalacyjnej w zakresie sieci, instalacji i urządzeń ciepłych, wentylacyjnych, gazowych, wodociągowych i kanalizacyjnych bez ograniczeń	PODPIS	DATA 01.2024
		NR RYSUNKU 707	

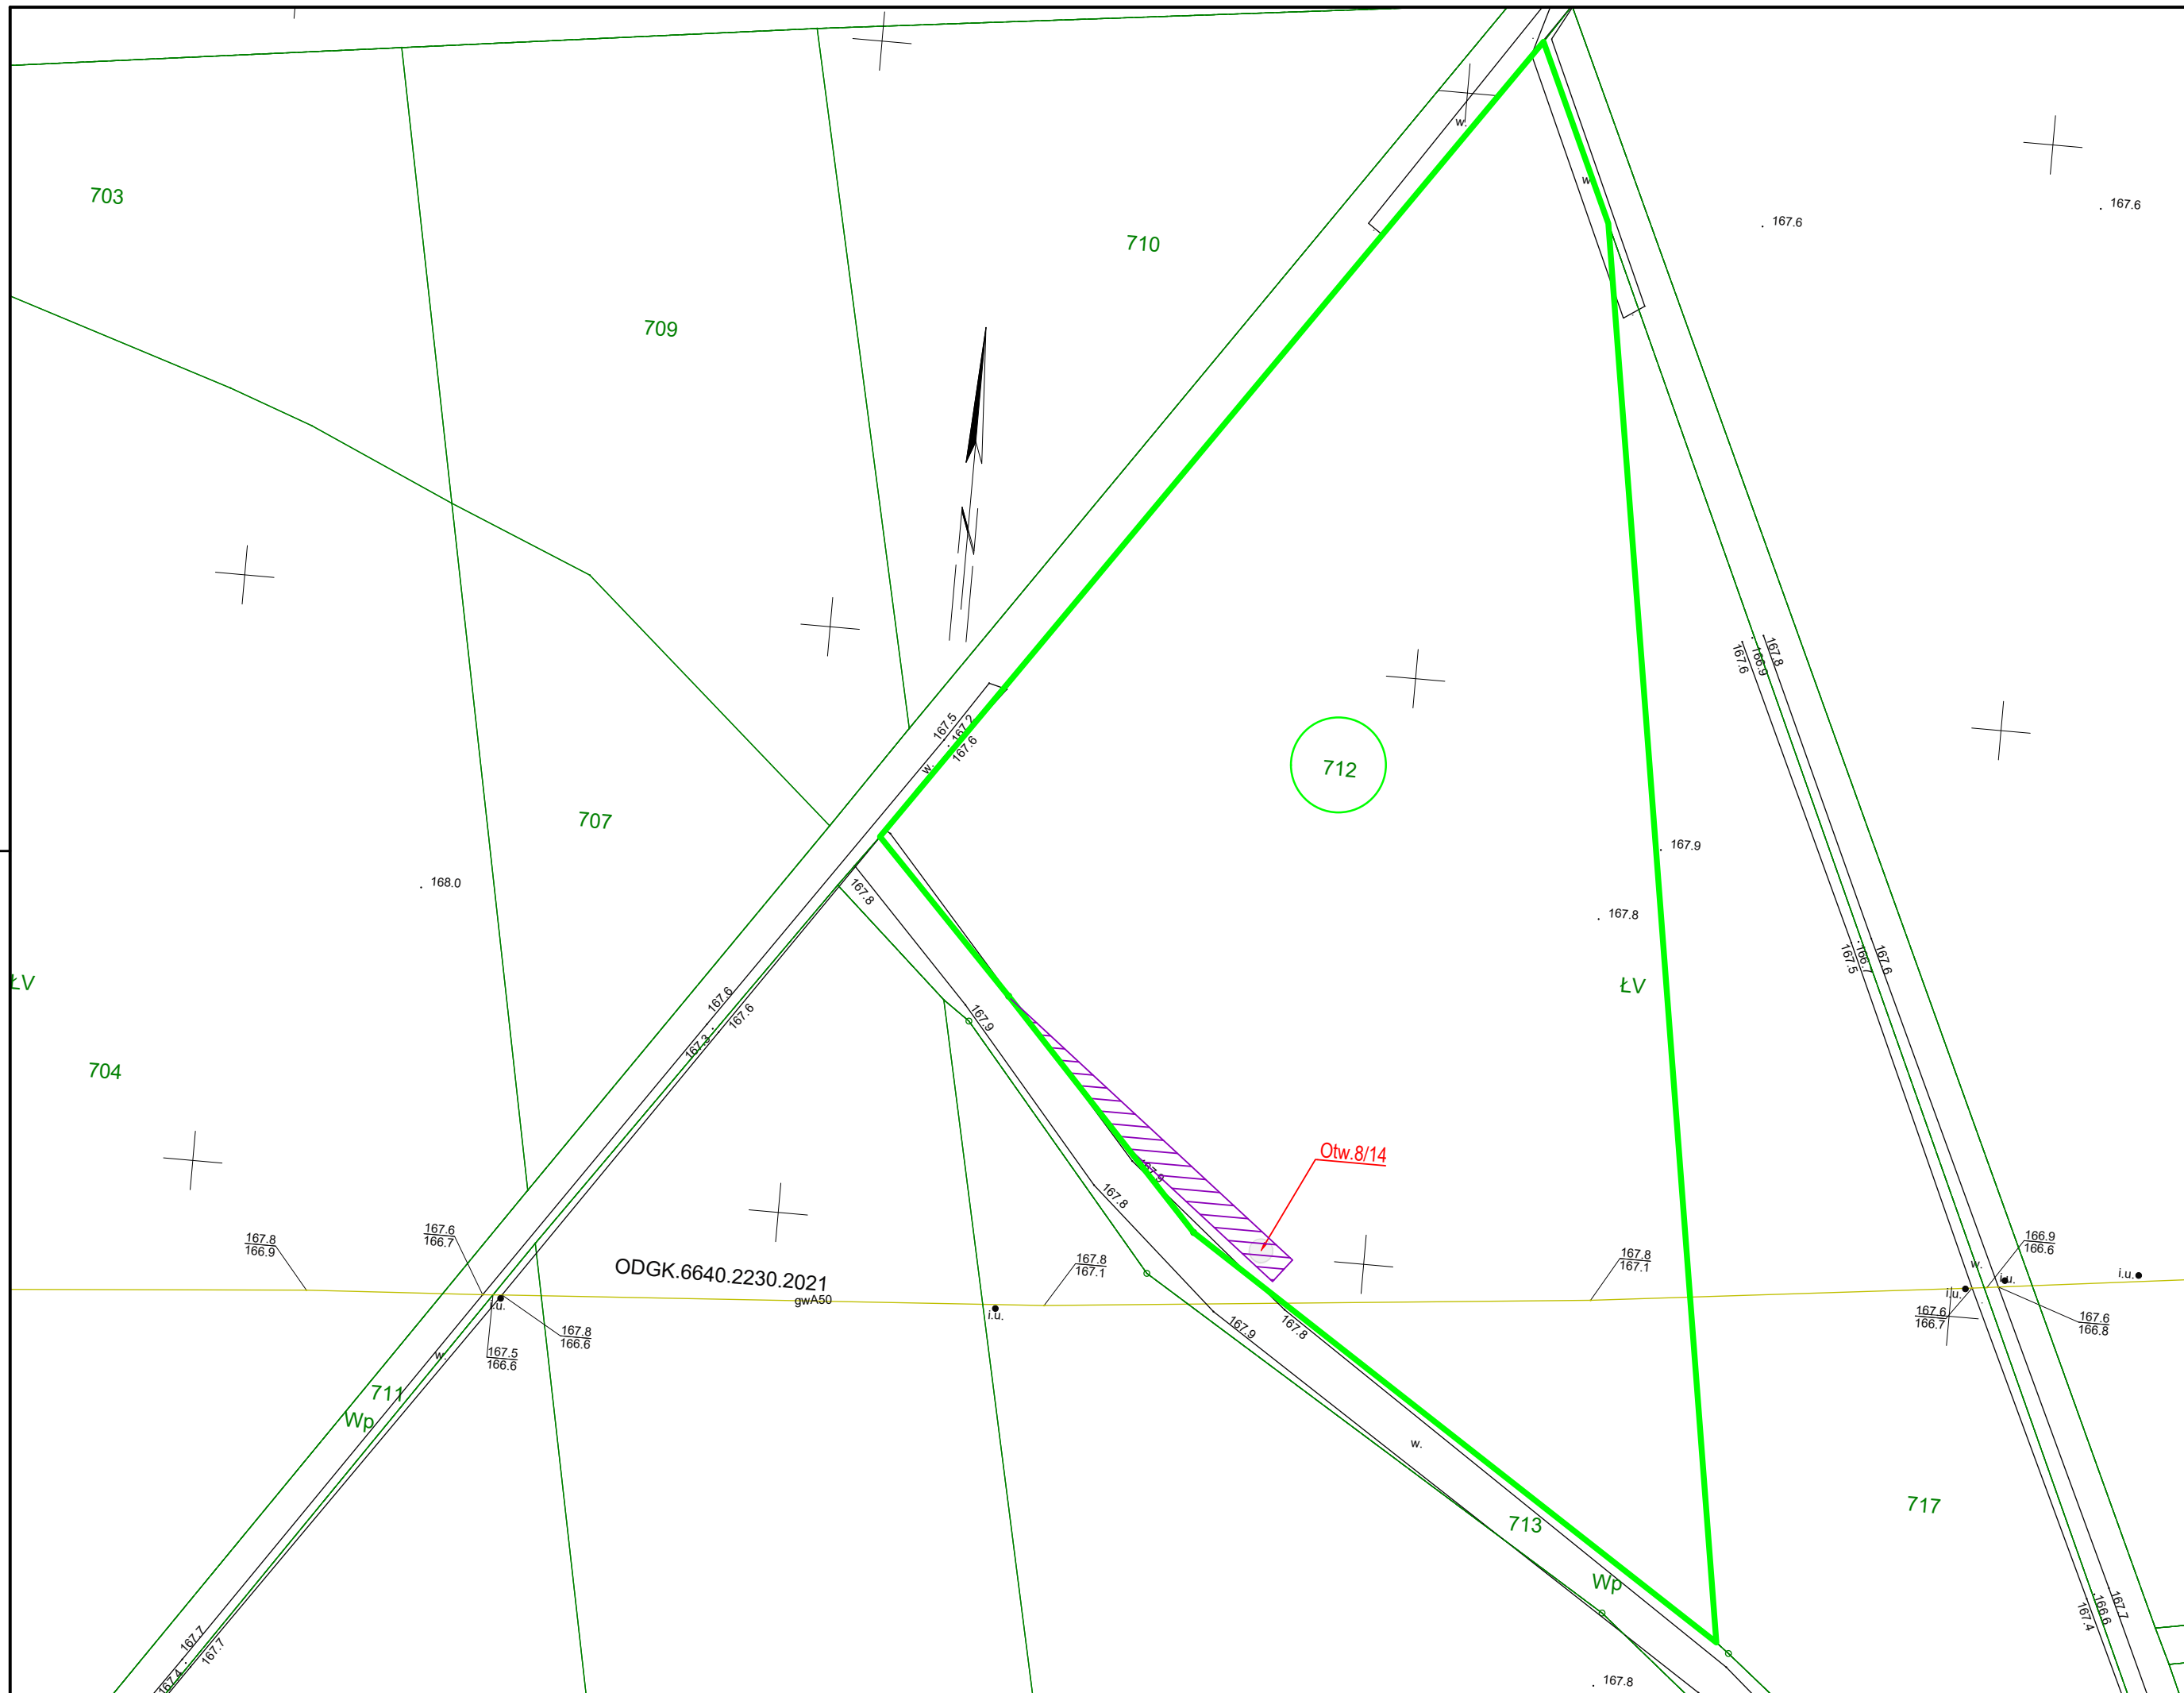


LEGENDA	
	Miejsce lokalizacji projektowanych wiercen geologicznych
	Numer działki objętej wnioskiem
	Trasa dojazdowa do miejsca robót geologicznych i odkrywkowych
	Granica działki objętej wnioskiem (0,488 ha)

JEDNOSTKA PROJEKTOWA		GAS-ENGINEERING Jerzy Heider 41-709 Ruda Śląska, ul. gen. Hallera 20	
INWESTOR		NAZWA PRZEDSIĘWZIĘCIA	
Operator Gazociągów Przesyłowych GAZ - SYSTEM S.A. w Warszawie ul. Mszczonowska 4, 02-337 Warszawa		Likwidacja wypłyceń na gazociąg wysokiego ciśnienia DN50 odgałęzienie Kępno	
ADRES OBIEKTU			
Województwo: Wielkopolskie Powiat: kępiński Obręb: 0002 Chojecin			
FAZA PROJEKTU		CZĘŚĆ	
-		WNIOSEK O UDOSTĘPNIENIE NIERUCHOMOŚCI	
TYTUŁ RYSUNKU			SKALA
Projekt zagospodarowania terenu - Działka nr 712			1:500
			FORMAT
			A3
PROJEKTANT GENERALNY I KOORDYNUJĄCY	NR UPRAWNIENI / SPECJALNOŚĆ	PODPIS	DATA
mgr inż. Jerzy Heider	SLK/4262/PWOS/12 do projektowania i kierowania robotami budowlanymi w specjalności instalacyjnej w zakresie sieci, instalacji i urządzeń ciepłych, wentylacyjnych, gazowych, wodociągowych i kanalizacyjnych bez ograniczeń		01.2024
		NR RYSUNKU	
		712	

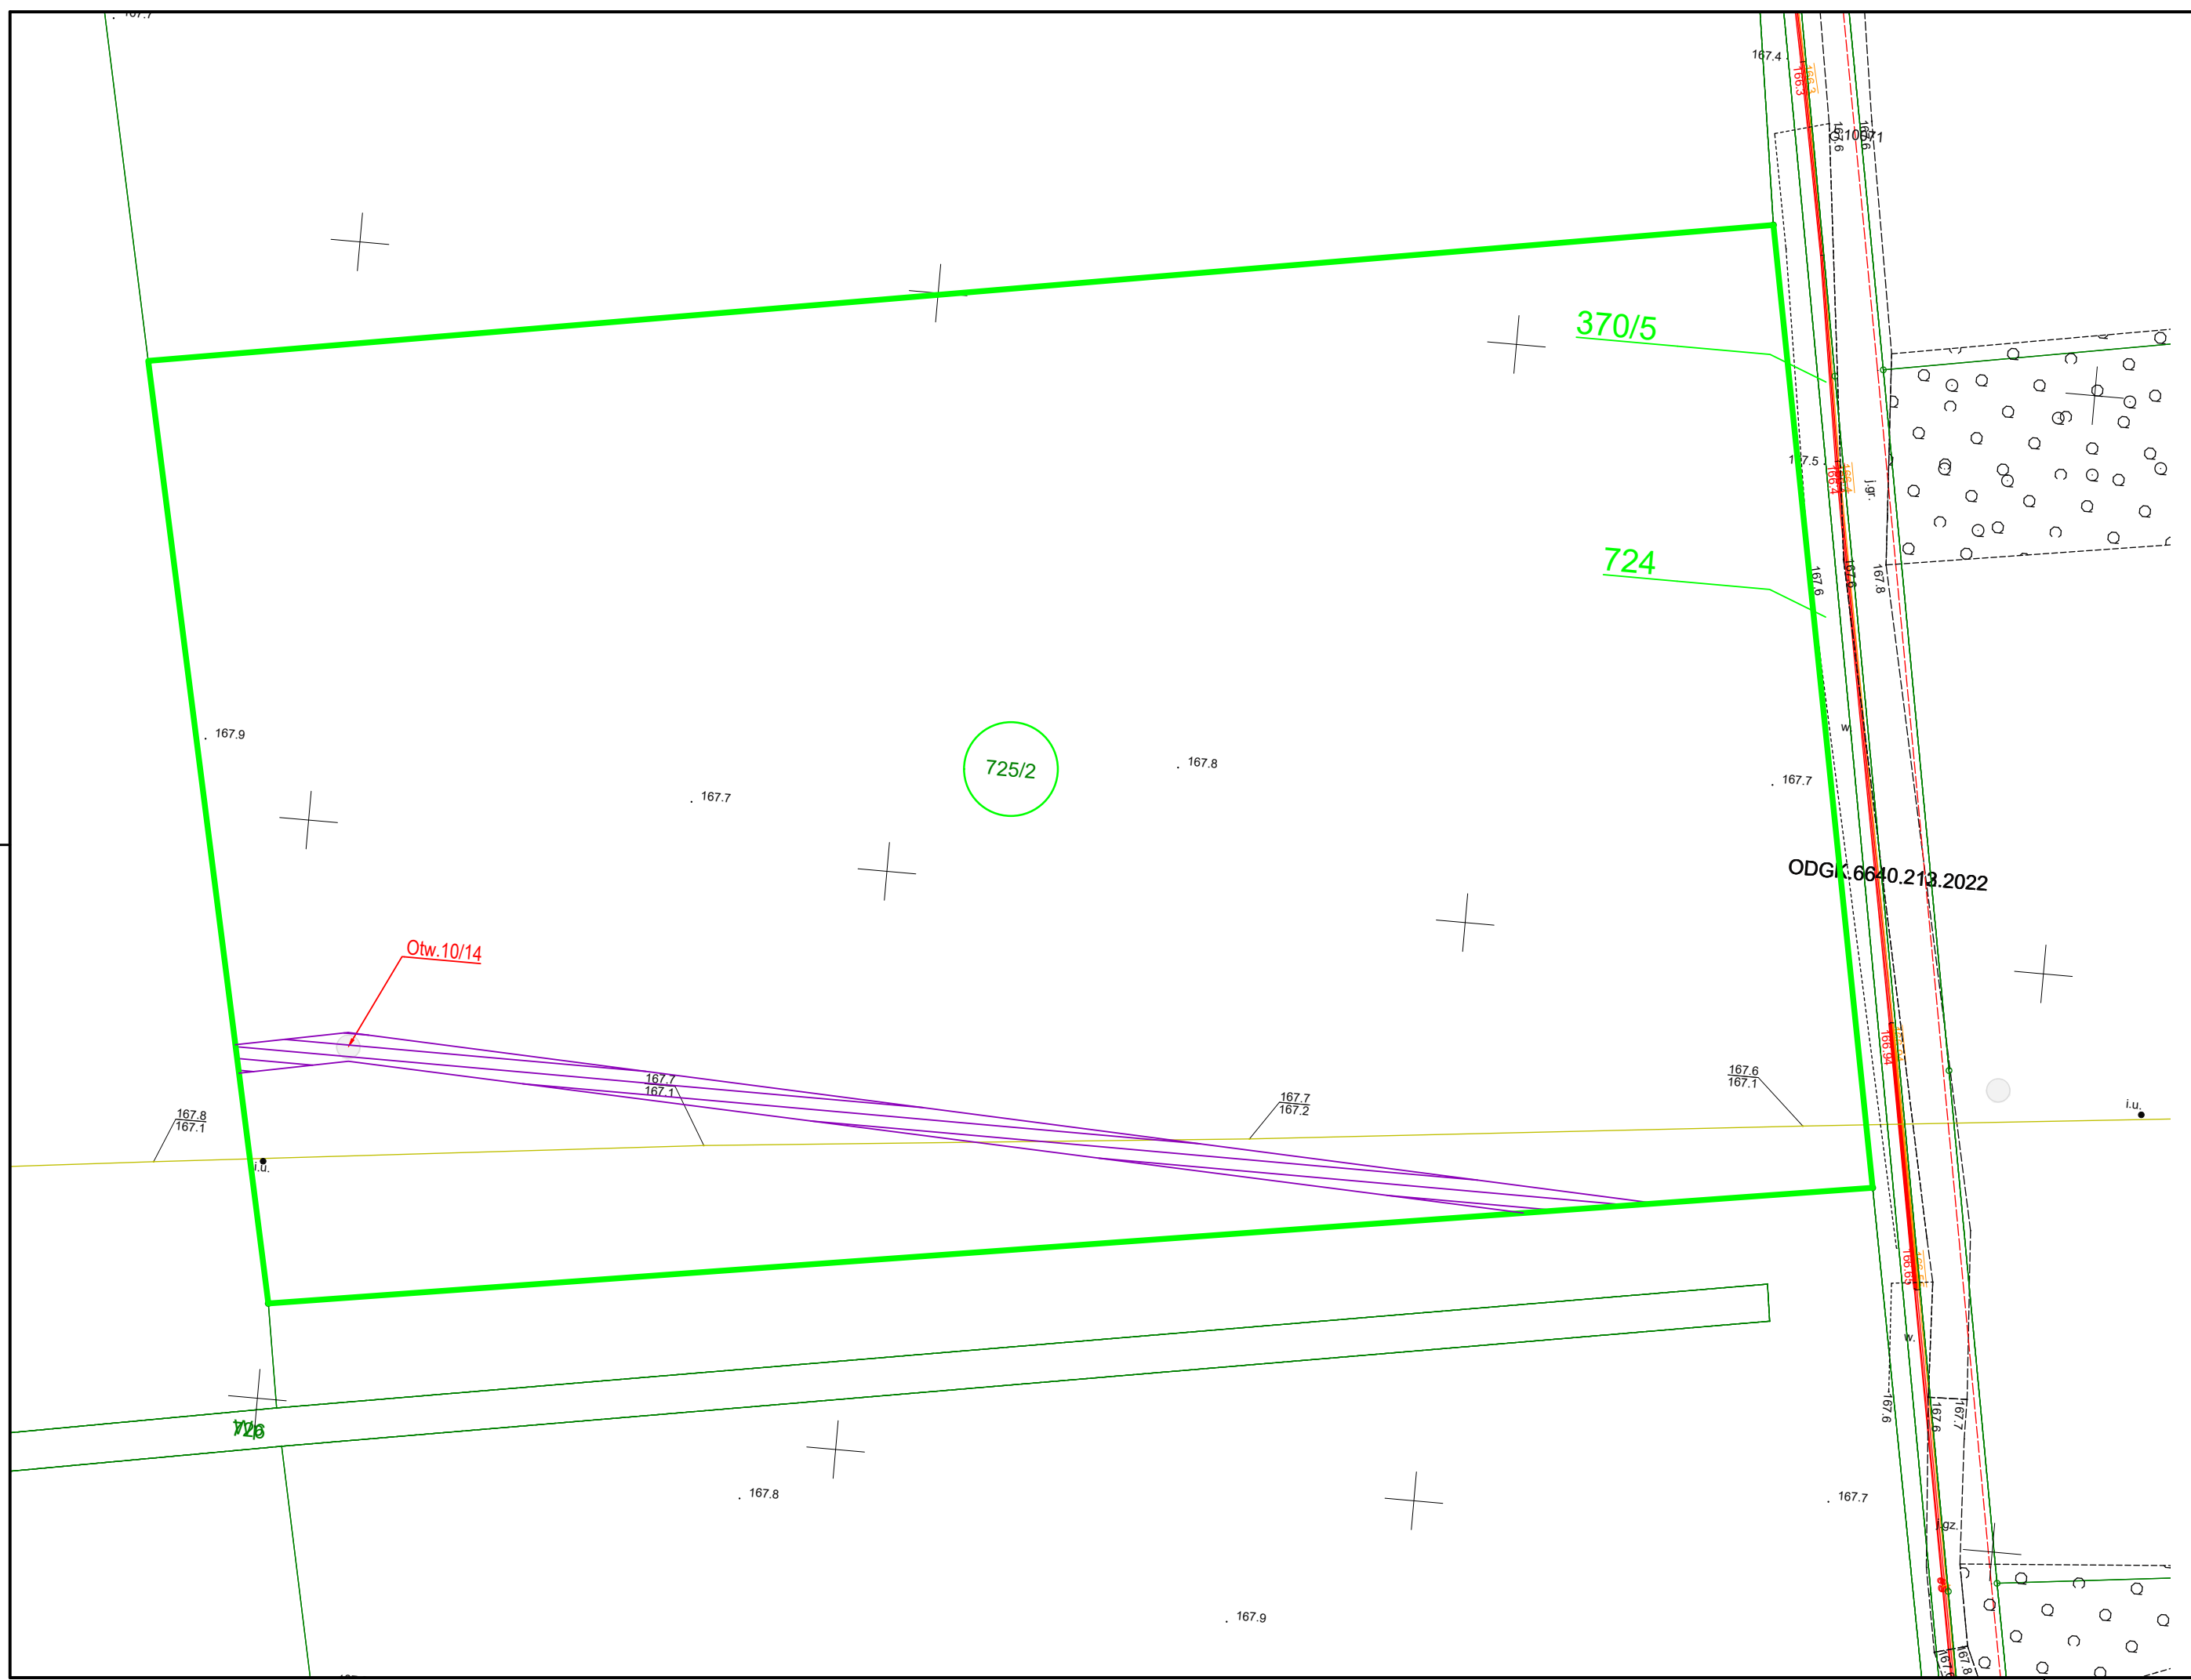

LEGENDA	
	Miejsce lokalizacji projektowanych wierceń geologicznych
	Numer działki objętej wnioskiem
	Trasa dojazdowa do miejsca robót geologicznych i odkrywkowych
	Granica działki objętej wnioskiem (1,152 ha)

JEDNOSTKA PROJEKTOWA GAS-ENGINEERING Jerzy Heider 41-709 Ruda Śląska, ul. gen. Hallera 20		NAZWA PRZEDSIĘWZIĘCIA Likwidacja wypłyceń na gazociąg wysokiego ciśnienia DN50 odgałężenie Kępno	
INWESTOR Operator Gazociągów Przesyłowych GAZ - SYSTEM S.A. w Warszawie ul. Mszczonowska 4, 02-337 Warszawa		ADRES OBIEKTU Województwo: Wielkopolskie Powiat: Kępniński Obręb: 0002 Chojęcín	
FAZA PROJEKTU -		CZĘŚĆ WNIOSEK O UDOŚTĘPNIENIE NIERUCHOMOŚCI	
TYTUŁ RYSUNKU Projekt zagospodarowania terenu - Działka nr 725/2			SKALA 1:500
PROJEKTANT GENERALNY I KOORDYNUJĄCY mgr inż. Jerzy Heider			FORMAT A3
NR UPRAWNIENI / SPECJALNOŚĆ SLK/4262/PWOS/12 do projektowania i kierowania robotami budowlanymi w specjalności instalacyjnej w zakresie sieci, instalacji i urządzeń ciepłych, wentylacyjnych, gazowych, wodociągowych i kanalizacyjnych bez ograniczeń		PODPIS	DATA 01.2024
NR RYSUNKU 725/2			

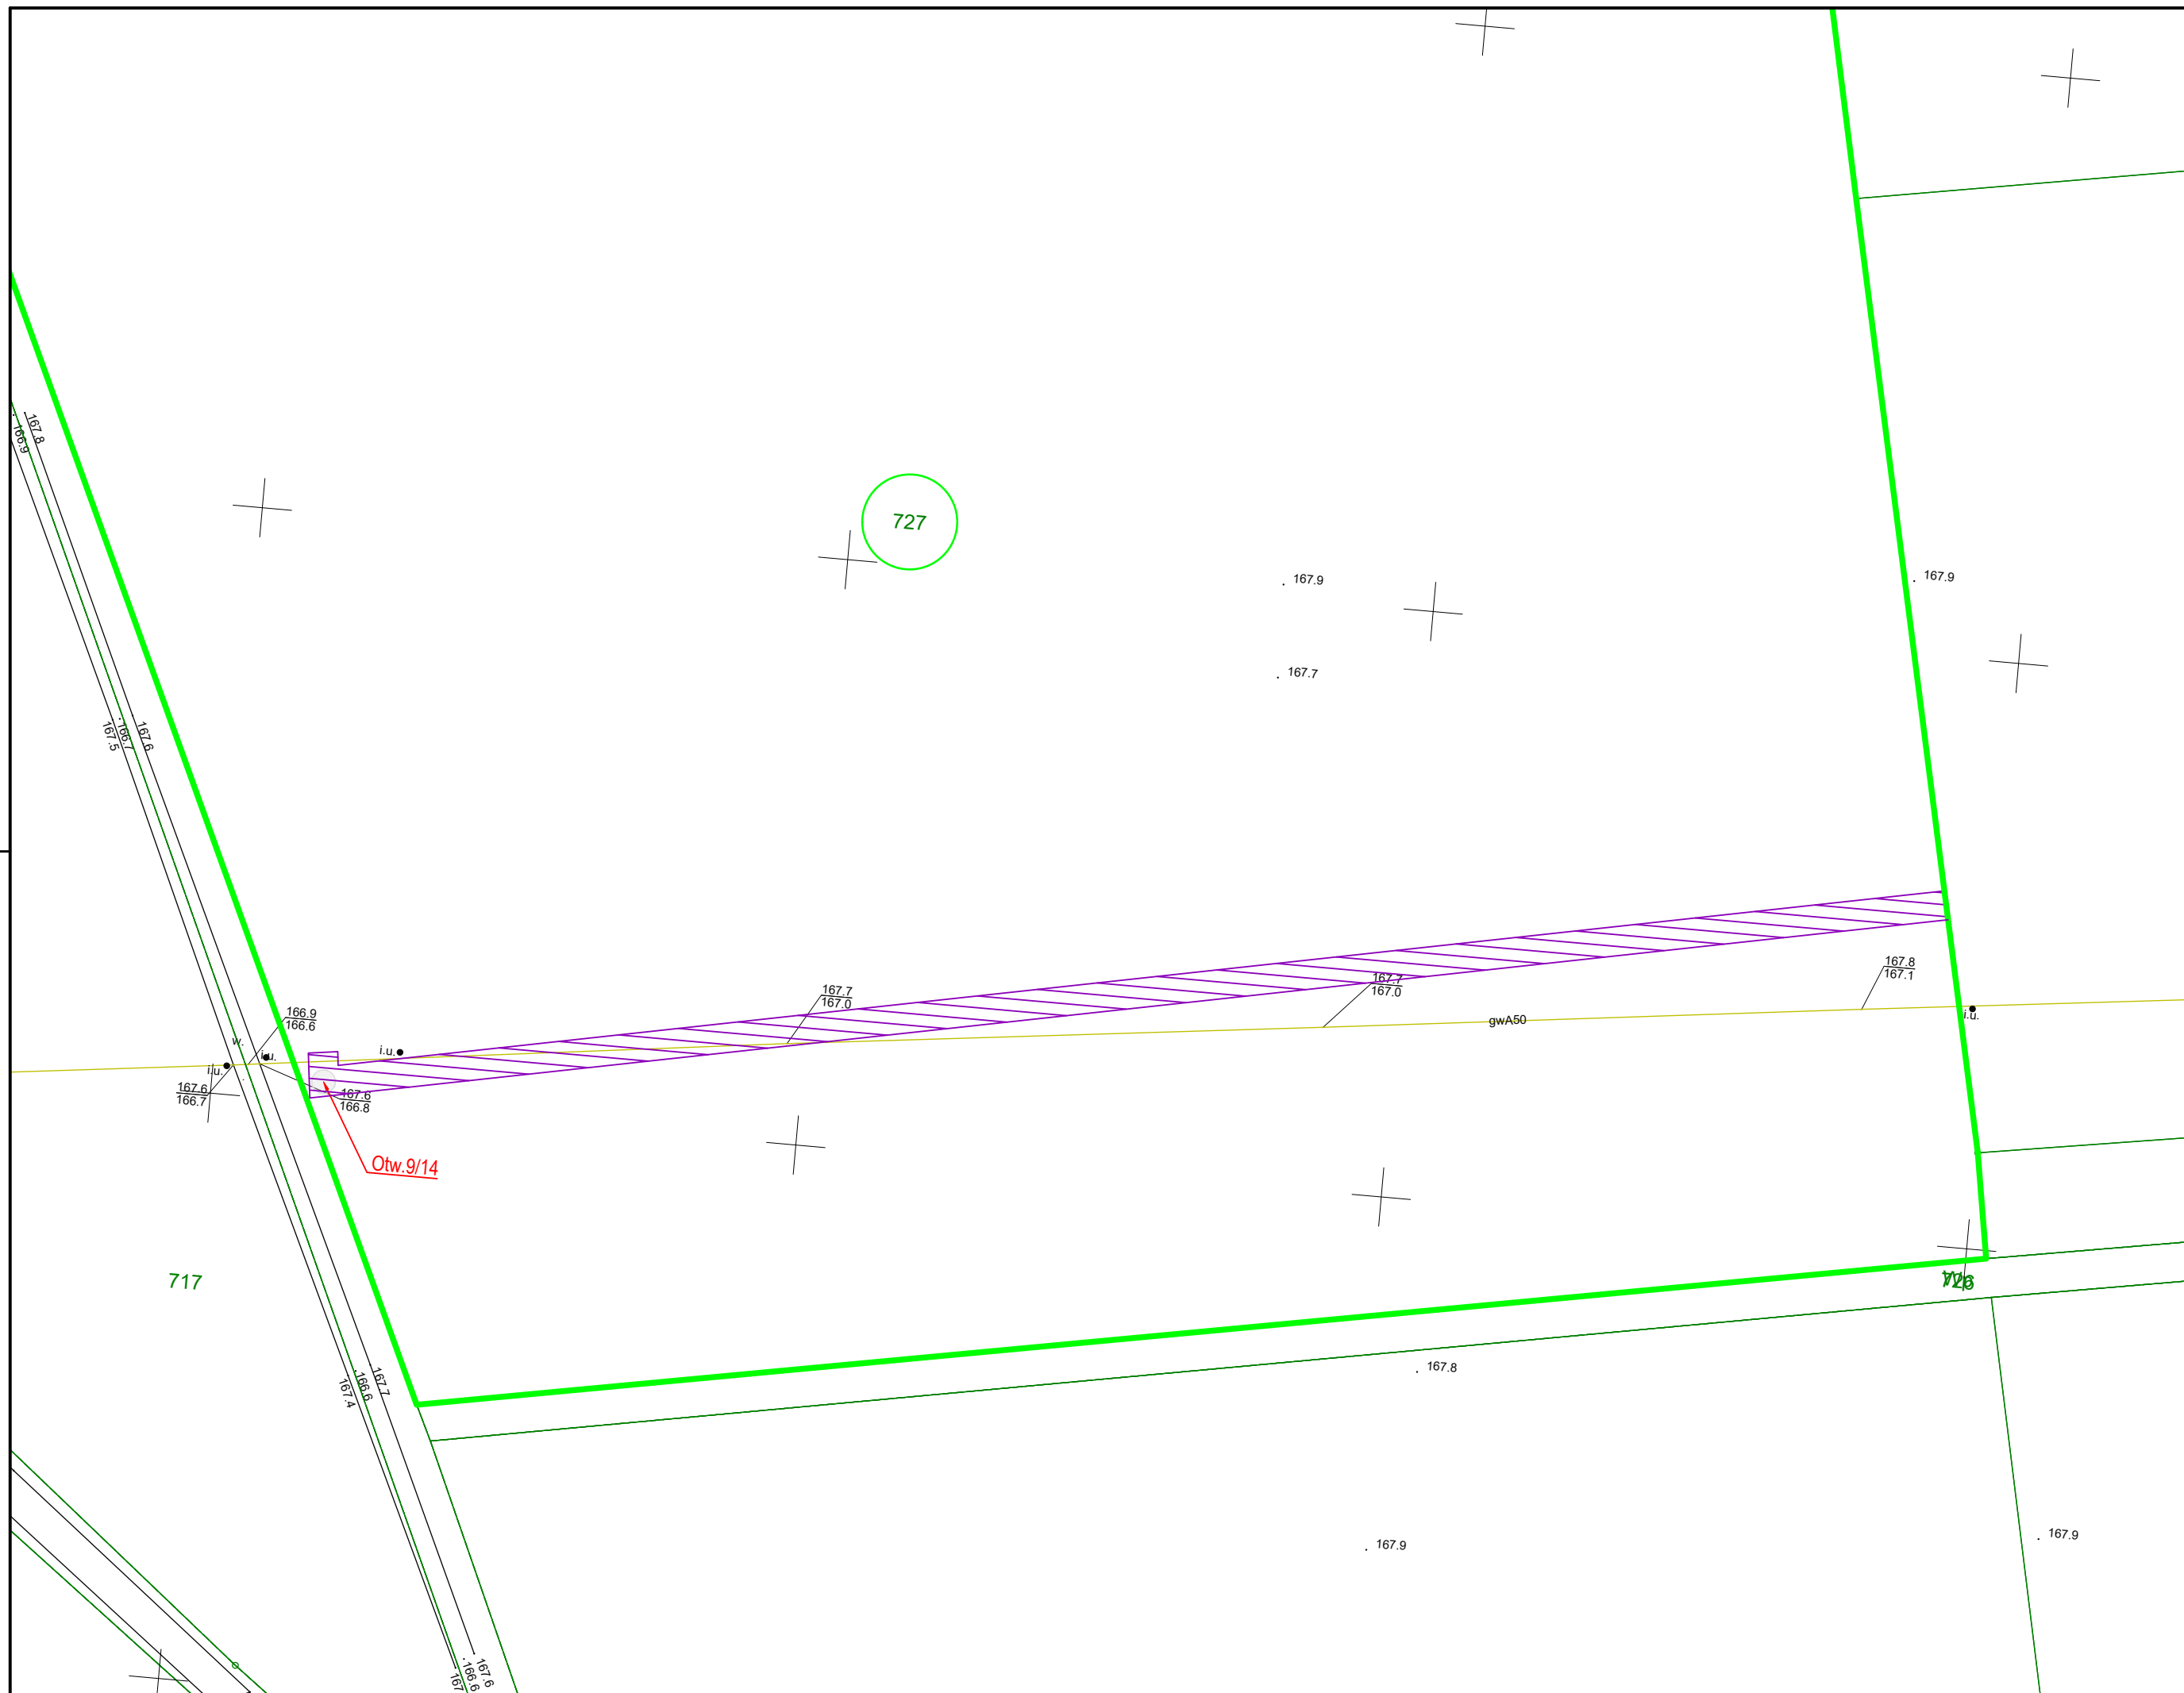

LEGENDA	
	Miejsce lokalizacji projektowanych wierceń geologicznych
	Numer działki objętej wnioskiem
	Trasa dojazdowa do miejsca robót geologicznych i odkrywkowych
	Granica działki objętej wnioskiem (2,133 ha)

JEDNOSTKA PROJEKTOWA		GAS-ENGINEERING Jerzy Heider 41-709 Ruda Śląska, ul. gen. Hallera 20	
INWESTOR		NAZWA PRZEDSIĘWZIĘCIA	
Operator Gazociągów Przesyłowych GAZ - SYSTEM S.A. w Warszawie ul. Mszczonowska 4, 02-337 Warszawa		Likwidacja wypłyceń na gazociągu wysokiego ciśnienia DN50 odgałęzienie Kępno	
ADRES OBIEKTU			
Województwo: Wielkopolskie Powiat: Kępiński Obręb: 0002 Chojecin			
FAZA PROJEKTU		CZEŚĆ	
-		WNIOSEK O UDOSTĘPNIENIE NIERUCHOMOŚCI	
TYTUŁ RYSUNKU			SKALA
Projekt zagospodarowania terenu - Działka nr 727			1:500
			FORMAT
			A3
PROJEKTANT GENERALNY I KOORDYNUJĄCY	NR UPRAWNIENI / SPECJALNOŚĆ	PODPIS	DATA
mgr inż. Jerzy Heider	SLK/4262/PWOS/12 do projektowania i kierowania robotami budowlanymi w specjalności instalacyjnej w zakresie sieci, instalacji i urządzeń ciepłych, wentylacyjnych, gazowych, wodociągowych i kanalizacyjnych bez ograniczeń		01.2024
		NR RYSUNKU	
		727	