

MAPA DO CELÓW PROJEKTOWYCH ARKUSZ NR 16

skala: 1:1000

Woj. wielkopolskie
Gmina : 300502_5 Grodzisk Wlkp. Obszar Wiejski
obręb : Słocin
ID: GK.6640.1324.2018

W obszarze aktualizacji nie występują
projektowane, i uzgodnione w ZUDP sieci uzbrojenia : brak

W obszarze aktualizacji nie występują znaki osnowy geodezyjnej podlegające ochronie: brak

Brak linii zabudowy oraz linii rozgraniczenia przeznaczenia terenu: Brak MPZP oraz decyzji o warunkach zabudowy

Wykonał: geodeta: Iwo Chrostek

Sprawdził geodeta uprawniony: Jacek Strzelecki

Nr upr. zaw. 9442

Mapa aktualna, stan na 30.10.2018 r.


Układ współrzędnych prostokątnych 2000 (5)

Układ wysokościowy Kronsztadt 86


Nie wyklucza się istnienia w terenie innych nie wykazanych na mapie urządzeń podziemnych,
które nie były zgłoszone do inwentaryzacji w instytucjach branżowych

Dla aktualizowanego obszaru nie sprawdzano zapisów ujawnionych w Księdze Wieczystej
dotyczących obciążeń służebnościami gruntowymi.
§80 ust.6 rozp. MSWiA z dnia 9 listopada 2011r. (Dz.U.2011.263.1572)

RYSunEK POGLĄDOWY ARKUSZY

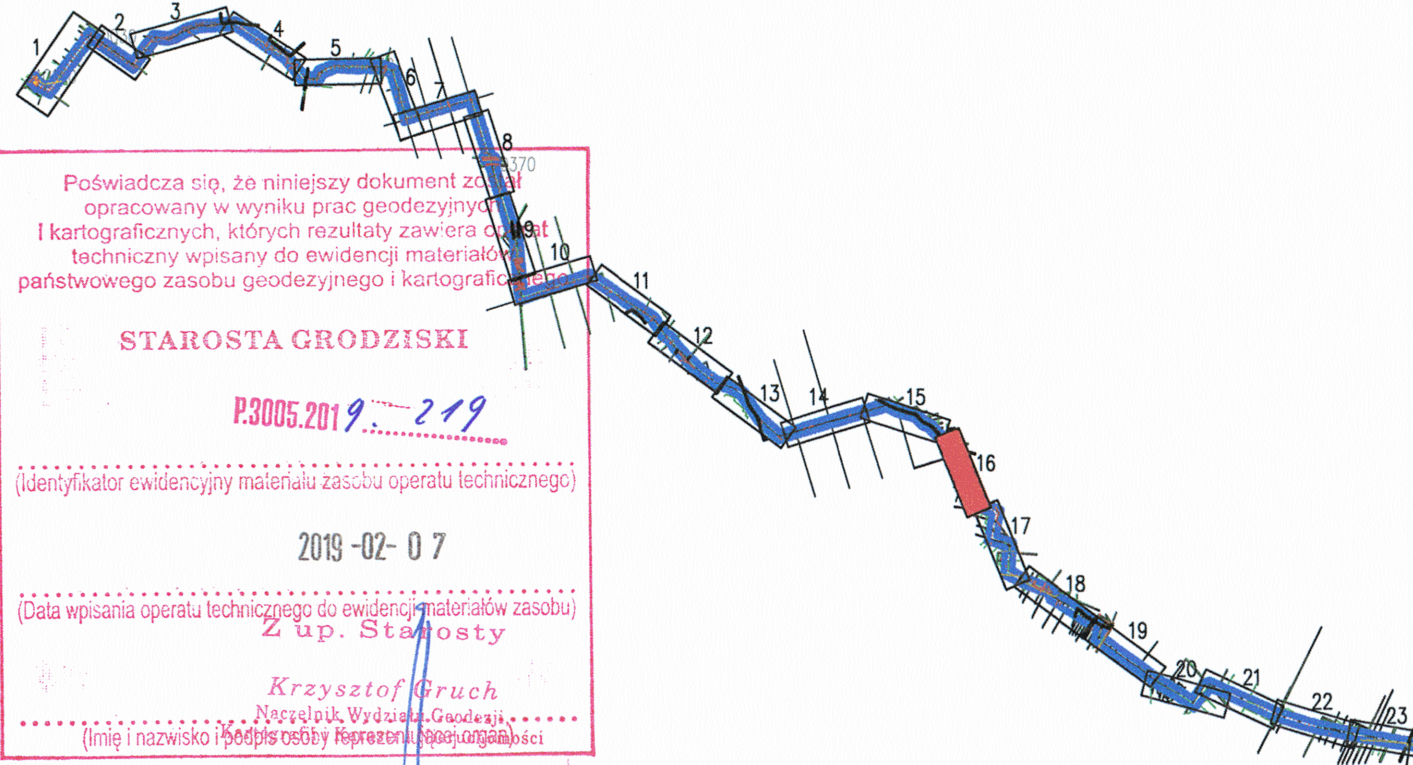

Łączy rys. nr RP3648.18.0001.07.01.00.2.016

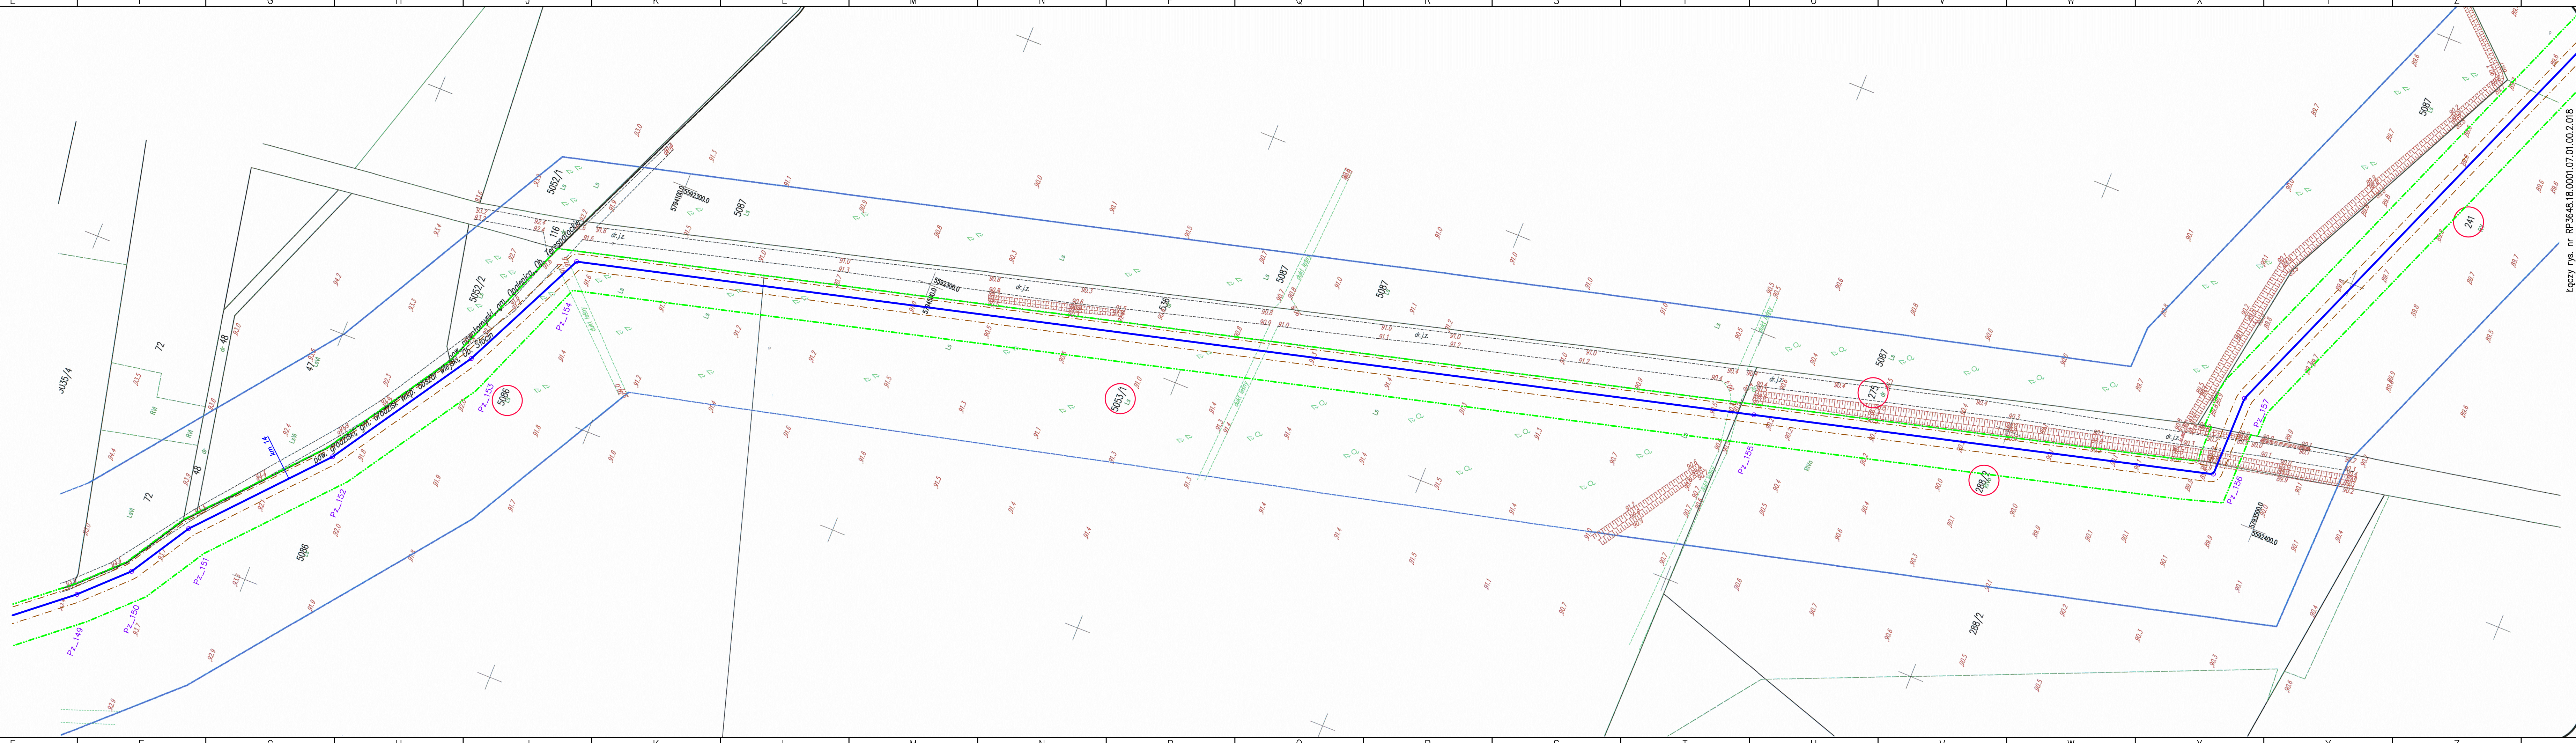

Łączy rys. nr RP3648.18.0001.07.01.00.2.018

LEGENDA:

- Granice terenu objętego wnioskiem oraz obszar oddziaływania inwestycji
- Linia określająca strefę kontrolowaną projektowanego gazociągu DN300
- Orientacyjny przebieg projektowanego gazociągu DN300 wraz z infrastrukturą towarzyszącą
- Linia wyznaczająca punkty załamania projektowanego gazociągu Pz
- Punkt załamania projektowanego gazociągu DN300
- Orientacyjny kilometr projektowanego gazociągu DN300
- Nieruchomości objęte wnioskiem o ustalenie lokalizacji inwestycji

Opracował:	Beata Barowska	Gazociągowa			
Projektant:	Janusz Zarzycki				
Sprawdzący:	Dariusz Adamowicz				
Imię i Nazwisko		Branża	Specjalność	Nr uprawn.	Podpis
Nazwa inwestycji:			Rozbudowa KRNIGZ Lubiatów w celu zwiększenia możliwości produkcyjnych ze złoża Międzychód		
SKALA:			Adres inwestycji: województwo wielkopolskie; powiat: nowotomyski, grodziski gmina: Nowy Tomysl, Opalenica, Grodzisk Wielkopolski		
1:1000			Obiekt: gazociąg w/c DN300		
Tytuł rysunku:			Projekt zagospodarowania terenu		
Format:	Data: marzec 2019	Stadium: UJ	Nr rysunku:	RP3648.18.0001.07.01.00.2.017	