

skala: 1:1000
 Woj. wielkopolskie
 Gmina : 300502_5 Grodzisk Wlkp. Obszar Wiejski
 obręb : Stocin , Grąblewo
 ID:GK.6640.1324.2018
 W obszarze aktualizacji nie występują projektowane, i uzgodnione w ZUDP sieci uzbrojenia : brak

W obszarze aktualizacji nie występują znaki osnowy geodezyjnej podlegające ochronie: brak
 Brak linii zabudowy oraz linii rozgraniczenia przeznaczenia terenu: Brak MPZP oraz decyzji o warunkach zabudowy

Wykonat: geodeta: Iwo Chrostek

Sprawdził geodeta uprawniony: Jacek Strzelecki
 Nr upr. zaw. 9442
 Mapa aktualna, stan na 30.10.2018 r.

Układ współrzędnych prostokątnych 2000 (5)
 Układ wysokościowy Kronsztadt 86

nie wykucza się istnienia w terenie innych nie wykazanych na mapie urządzeń podziemnych, które nie były zgłoszone do inwentaryzacji w instytucjach branżowych

Dla aktualizowanego obszaru nie sprawdzano zapisów ujawnionych w Księdze Wiczyzstej dotyczących obciążeń służebności gruntowych.
 §80 ust.6 rozp. MSWiA z dnia 9 listopada 2011r. (Dz.U.2011.263.1572)

GEODETA UPRAWNIONY
 mgr inż. Jacek Strzelecki
 Upr. nr 9442
 ul. Zerzeńska 14A
 66-400 Grodzisk Wlkp.
 tel. 95 7250 134, tel. kom. 601 861 497



Łączy rys. nr RP-3648.18.0001.07.01.00.2.018

LEGENDA:

- Granice terenu objętego wnioskiem oraz obszar oddziaływania inwestycji
- Linia określająca strefę kontrolowaną projektowanego gazociągu DN300
- Orientacyjny przebieg projektowanego gazociągu DN300 wraz z infrastrukturą towarzyszącą
- Linia wyznaczająca punkty załamania projektowanego gazociągu Pz
- o Pz_1 Punkt załamania projektowanego gazociągu DN300
- km 1 Orientacyjny kilometr projektowanego gazociągu DN300
- 153/3 Nieruchomości objęte wnioskiem o ustalenie lokalizacji inwestycji

Opracował: Beata Barowska	Gazociągowa	Instalacja w zakresie instal. i urz. spec. w/w/w/c DN300	452/01/DJUM	
Projektant: Janusz Zarzycki		Instalacja w zakresie instal. i urz. spec. w/w/w/c DN300	442/01/DJUM	
Sprawdzący: Dariusz Adamowicz				
Imię i Nazwisko	Branża	Specjalność	Nr uprawn.	Podpis

Nazwa inwestycji: Rozbudowa KRNGZ Lubiatów w celu zwiększenia możliwości produkcyjnych ze złoża Międzychód




SKALA: 1:1000	Adres inwestycji: województwo wielkopolskie; powiat: nowotomyski, grodziski gmina: Nowy Tomys, Opalenica, Grodzisk Wielkopolski	Wersja: 1
Obiekt: gazociąg w/c DN300	Tytuł rysunku: Projekt zagospodarowania terenu	Arkusze: 18
Format: Data: marzec 2019	Stadium: UJ	Nr rysunku: RP-3648.18.0001.07.01.00.2.019

RYSunEK POGLĄDOWY ARKUSZY

Świadczy się, że niniejszy dokument jest opracowany w wyniku prac geodezyjnych i kartograficznych, których rezultaty zostały technicznie wpisane do ewidencji materiałów państwowego zasobu geodezyjnego i kartograficznego.

STAROSTA GRODZISKI
 P.3005.2019.219
 2019-02-07
 Z up. Starosty

Krzysztof Gruch
 (imię i nazwisko i podpis)

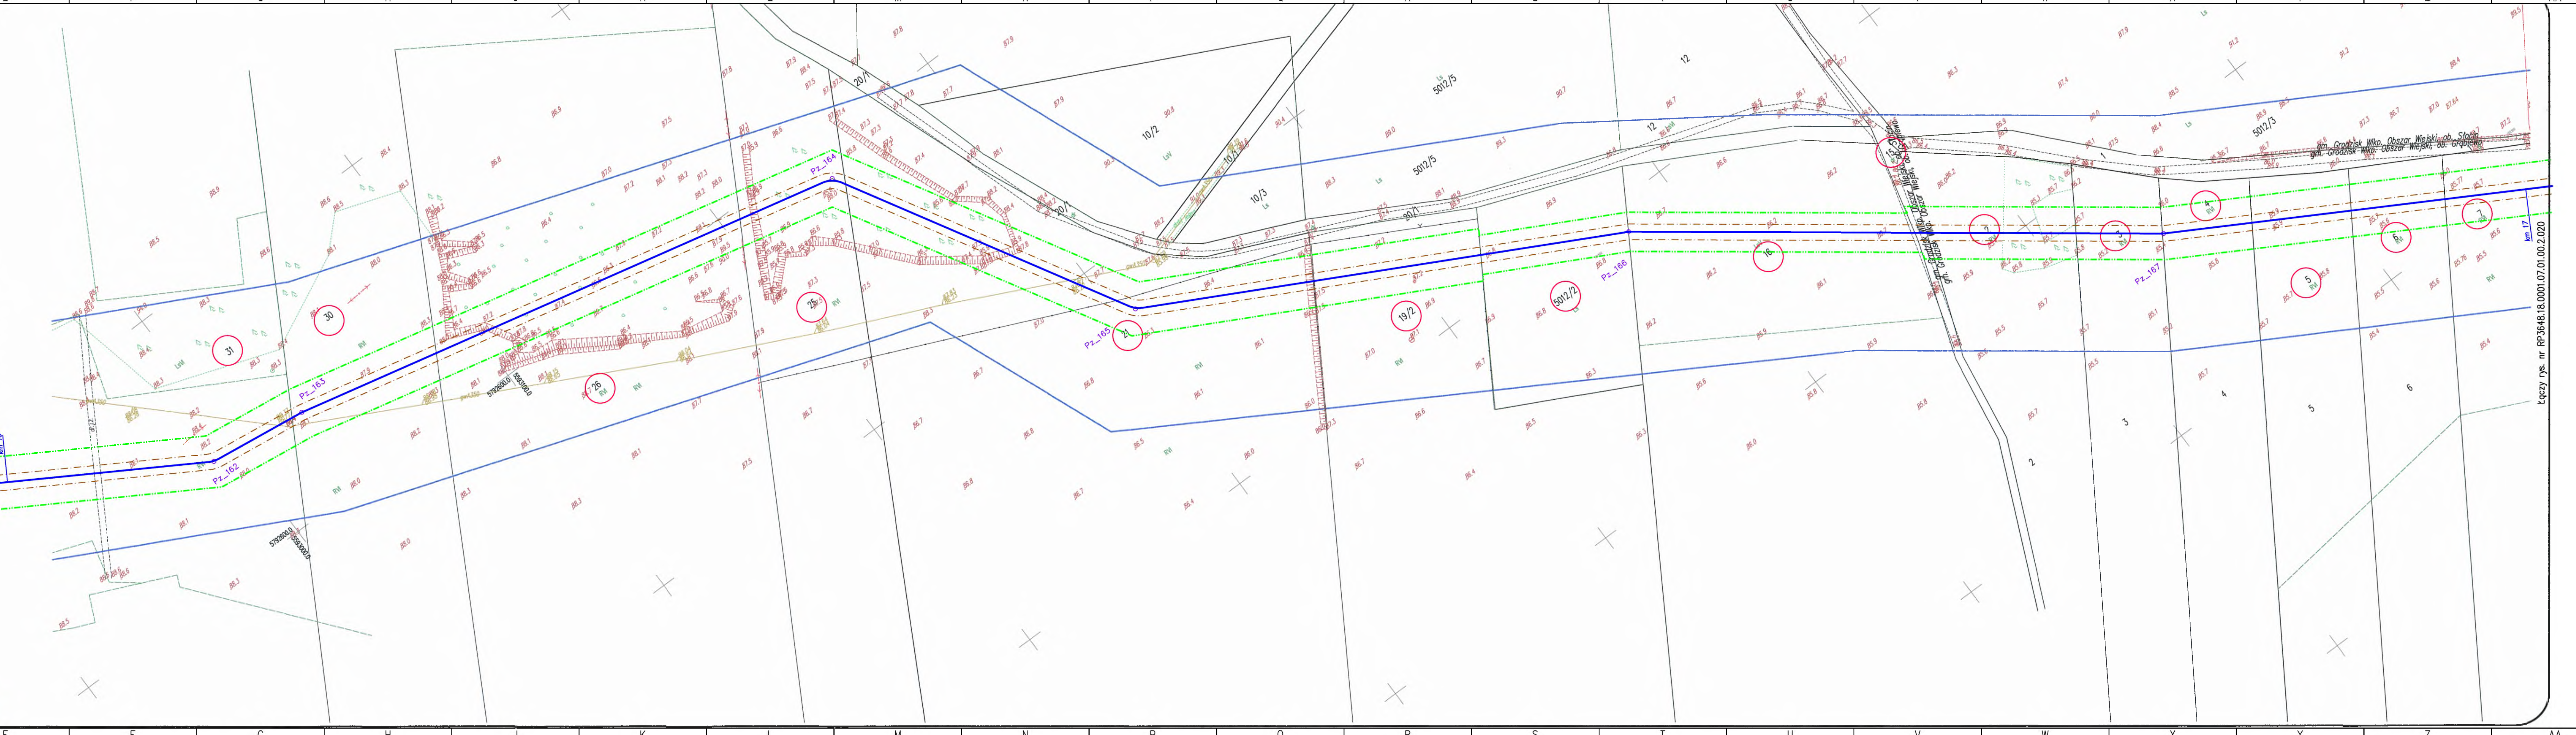

Łączy rys. nr RP-3648.18.0001.07.01.00.2.020