


MAPA DO CELÓW PROJEKTOWYCH
skala 1:500

Mapa wykonana:
1 - w układzie współrzędnych płaskich prostokątnych "2000"
2 - w układzie wysokościowym Koszalarz 60

Mapa numeryczna powstała w wyniku wekturyzacji rastrowej mapy satelitarnej oraz planu sytuacyjnego.
Granica nieruchomości: (liczniki) przyjęta na podstawie operatu widowni granic i budowlanej.
Mapa aktualna na miesiąc lipiec 2016r.
Mapa wykonana badaniem fotograficznym pod kątem słabości granicznych.
Zakres opracowania oznaczony linią czerwoną.
Oznaczenia zgodnie z projektem geodezyjnym OB-1664/45/2016.

Powiadom, że kopia mapy do celów projektowych jest zgodna i oryginalna.
LAFRENTZ POLSKA Sp. z o.o.
Poznań, ul. Zbąszyńska 29
GŁÓWNY PROJEKTANT
mgr inż. Michał Schmidt
Upr. bud. Nr WKP/048/POD00/07

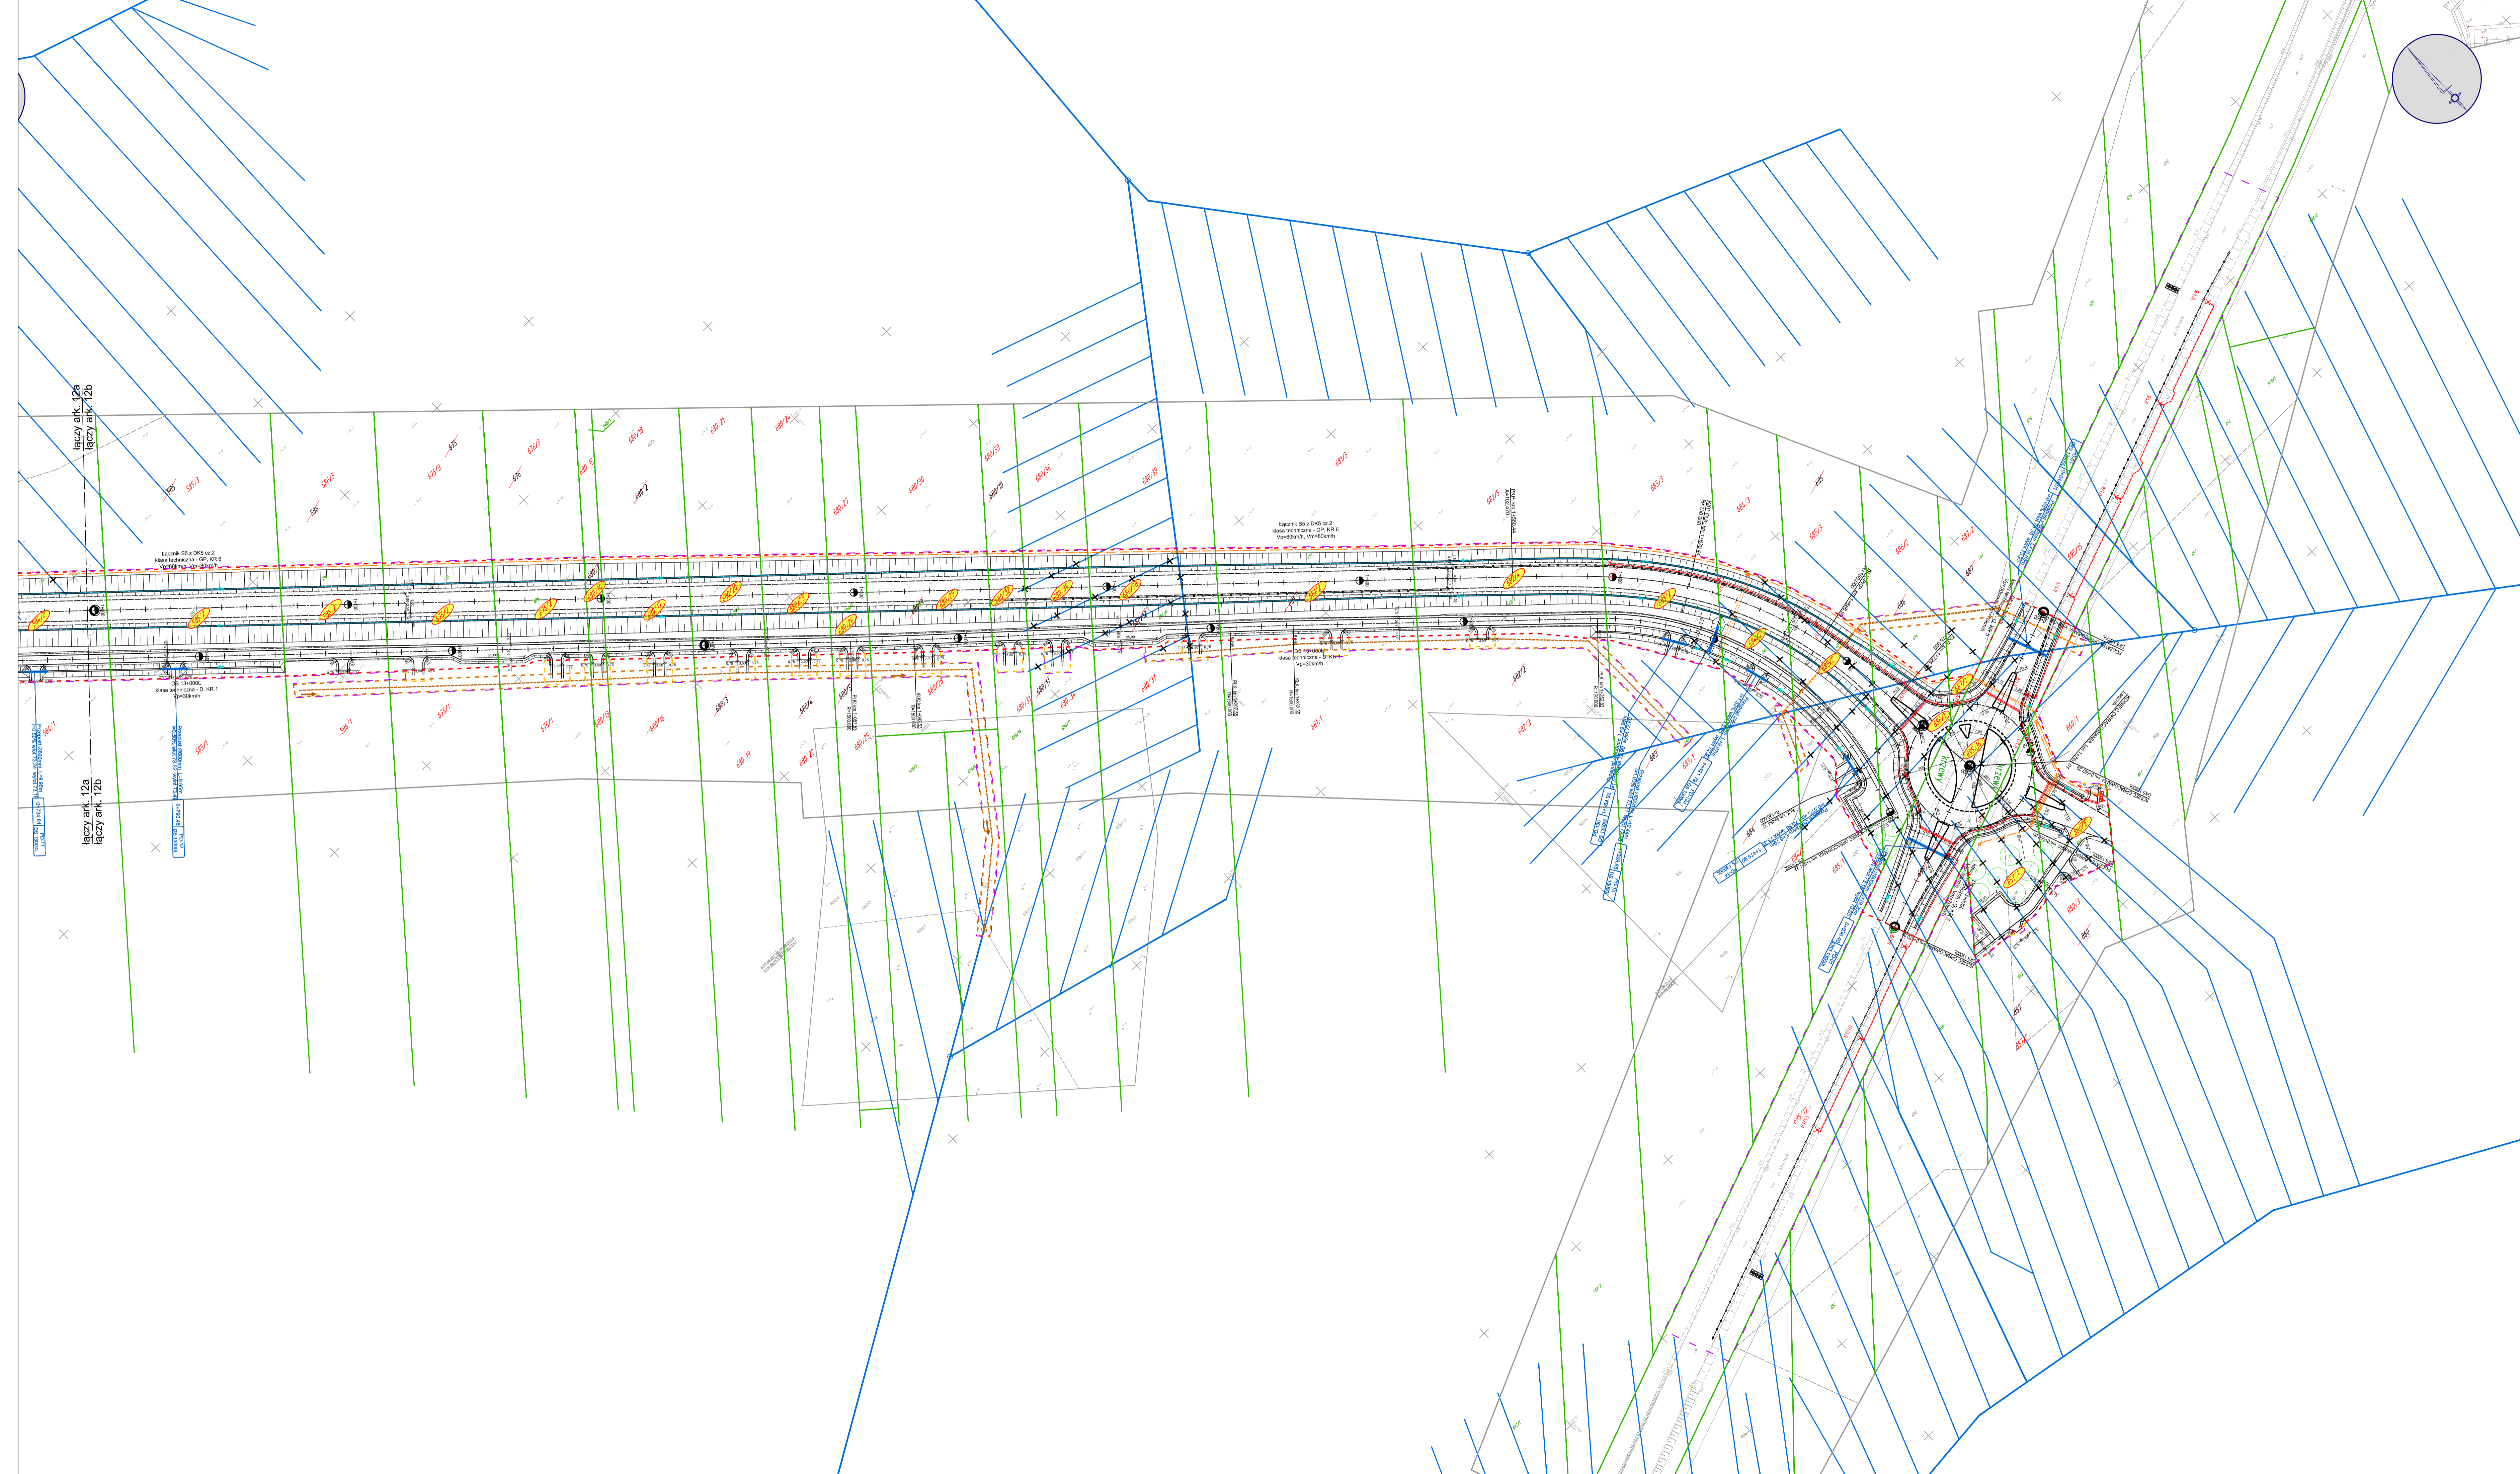

INWESTOR:
GDDKIA Skarb Państwa - Generalny Dyrektor Dróg Krajowych i Autostrad
z siedzibą w Warszawie, ul. Wronia 53, 00-874 Warszawa
reprezentowany przez Generalną Dyrekcję Dróg Krajowych i Autostrad
Oddział w Poznaniu, ul. Siemardzkiego 5a, 60-763 Poznań

WYKONAWCA:
budimex
BUDIMEX S.A.
ul. Stawki 40, 01-040 Warszawa

USŁUGODAWCA PROJEKTOWY:
LAFRENTZ POLSKA sp. z o.o.
ul. Zbąszyńska 29, 60-359 Poznań

Nr umowy: GDDKIA-O-PO/D-3/2410/9/2015	Branża: PZT	Stadium: Projekt Budowlany	Rewizja: 2.1	Nr rysunku: 2
--	----------------	-------------------------------	-----------------	------------------

Zadanie: **Zaprojektowanie i budowa drogi S5 Poznań - Wrocław, odc. Wronczyn - Kościan Południe**

Tom: **TOM I PROJEKT ZAGOSPODAROWANIA TERENU**
Tom 1.2 Część rysunkowa

Nazwa rysunku: **Projekt zagospodarowania terenu**

Stanowisko:	Imię i nazwisko:	Specjalność:	Nr uprawnień:	Podpis:
Koordynator/Projektant	mgr inż. Anna Andrejewska-Kalinowska	Drógowa	WKP0296/POD0/05	
Główny Projektant	mgr inż. Michał Schmidt	Drógowa	WKP0248/POD0/07	
Sprawdzający	mgr inż. Andrzej Tajcher	Drógowa	WKP0242/POD0/04	
Główny Projektant	mgr inż. Mariusz Puzelski	Mostowa	OPL0504/PWOM/09	
Sprawdzający	mgr inż. Bartosz Męzka	Mostowa	SLK1381/POOM/06	
Projektant	mgr inż. Anna Chudak	Santarna	SLK4698/POOS/13	
Sprawdzający	mgr inż. Ewa Banaszczyk	Santarna	MA20225/POOS/11	
Projektant	inż. Jacek Faber	Santarna	2504/25	
Projektant	mgr inż. Przemysław Iwański	Teletechniczna	DTT-TU02234/02U	
Sprawdzający	mgr inż. Andrzej Dudziński	Teletechniczna	1253/08U	
Projektant	mgr inż. Radosław Kacmarek	Elektroenergetyka	POM0217/PODE/09	
Sprawdzający	mgr inż. Jarosław Kur	Elektroenergetyka	78/04/02	
Projektant	mgr inż. Wiktor Galpowski	Elektroenergetyka	WKP0304/PODE/13	
Sprawdzający	mgr inż. Bartosz Balcerek	Elektroenergetyka	WKP0378/PODE/12	
Projektant	mgr inż. Tomasz Czajewski	Elektroenergetyka	POM05075/PWDE/12	
Sprawdzający	mgr inż. Leszek Wisniewski	Elektroenergetyka	POM00075/PWDE/03	
Projektant	mgr inż. Maciej Matyja	Architektoniczna	17/0/97	
Sprawdzający	mgr inż. Roman Sumny	Architektoniczna	734218/494	
Projektant	mgr inż. Piotr Ciałk	Konstruktcyjno- inżynierska	POM0328/PWOK/12	
Sprawdzający	mgr inż. Grzegorz Olewczyński	Konstruktcyjno- inżynierska	POM0380/PWOK/15	
Projektant	mgr inż. Agnieszka Błaszczak	Zielni		
Sprawdzający	mgr inż. Adriana Przyłuska	Zielni		
Projektant	mgr inż. Paweł Tomczak	Melioracyjna	WKP0060/ZOK/14	
Sprawdzający	mgr inż. Rafał Antoszewski	Melioracyjna	WKP0298/ZOK/06	