


**MAPA DO CELÓW PROJEKTOWYCH**  
 Skala 1:500

Mapa wykonana:  
 1. w oparciu o satelitarne zdjęcia geodezyjne 2007  
 2. z afisza cyfrowego fotogrametrycznego  
 3. z afisza cyfrowego fotogrametrycznego  
 4. z afisza cyfrowego fotogrametrycznego  
 5. z afisza cyfrowego fotogrametrycznego  
 6. z afisza cyfrowego fotogrametrycznego  
 7. z afisza cyfrowego fotogrametrycznego  
 8. z afisza cyfrowego fotogrametrycznego  
 9. z afisza cyfrowego fotogrametrycznego  
 10. z afisza cyfrowego fotogrametrycznego

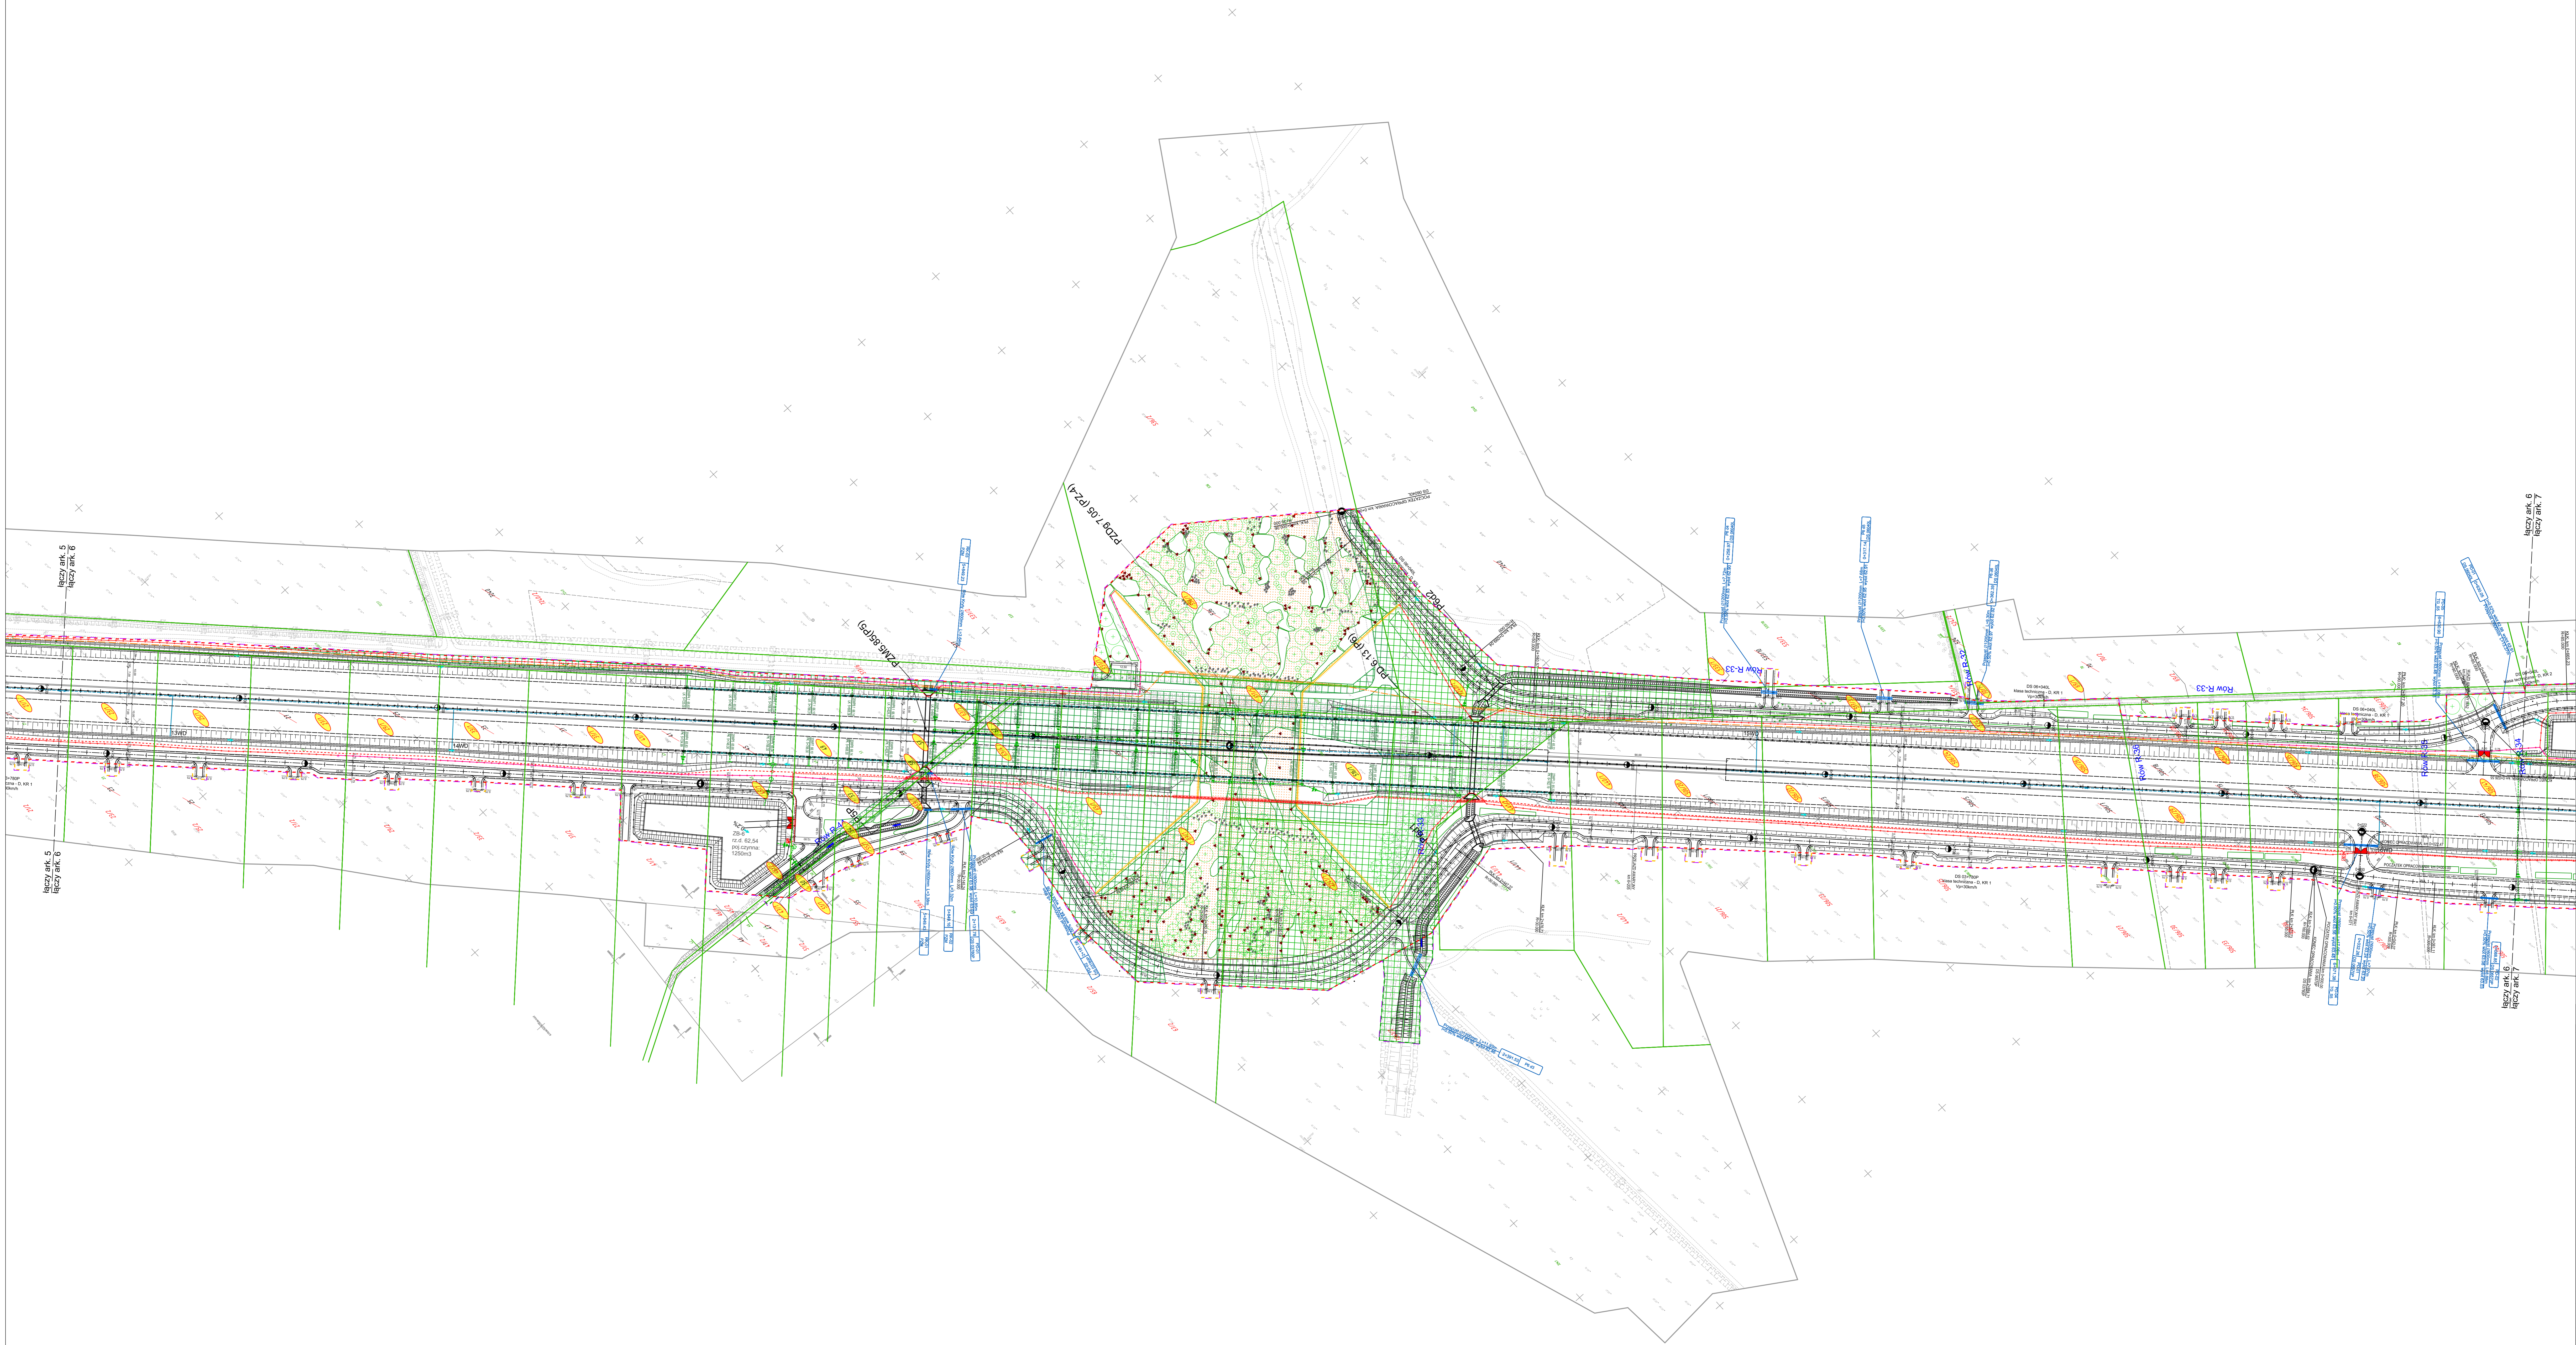

**WYKONAWCA:**  
 Skarb Państwa - Generalny Dyrektor Dróg Krajowych i Autostrad  
 z siedzibą w Warszawie, ul. Racławicka 13, 00-914 Warszawa  
 reprezentowany przez Generalnego Dyrektora Dróg Krajowych i Autostrad  
 Osiemko - Piotrowski, ul. Szarych Kosciuszki 2a, 00-702 Warszawa

**WYKONAWCA:**  
**budimex**  
 BUDIMEX S.A.  
 ul. Szosa 40, 01-040 Warszawa

**USŁUGOWYCA PROJEKTOWY:**  
**LAURENTZ POLSKA sp. z o.o.**  
 ul. Zbączyńska 23, 60-559 Poznań

Nr umowy:	Stan:	Przebieg:	Nr rysunku:
GDDKiA-0-POJ-D-2/4159/2015	PZT	Projekt Budowlany	2.1
Zadanie:	Zaprojektowanie i budowa drogi SS Poznań - Wrocław, odc. Wręczyń - Koscian Pałudnie		Arkusz: 6
Tom:	TOM I PROJEKT ZAGOSPODAROWANIA TERENU Tom 1.2 Część rysunkowa		Skala: 1:1000

Nazwa rysunku: **Projekt zagospodarowania terenu** Data: 02.2017 r.

Stwierdził:	Imię i nazwisko:	Specjalność:	Nr uprawnień:	Podpis:
Wzrostek/Projektant	mgr inż. Aneta Zdzienicka-Kalaska	Dringowa	WKP0245.P000006	
Ołtarz/Projektant	mgr inż. Michał Słowik	Dringowa	WKP0245.P000007	
Sprawy/Sprawy	mgr inż. Andrzej Tychon	Dringowa	WKP0245.P000008	
Ołtarz/Projektant	mgr inż. Marcin Piontek	Mechanik	OPK0245.P000009	
Sprawy/Sprawy	mgr inż. Sławomir Kozłowski	Mechanik	OPK0245.P000010	
Projektant	mgr inż. Aneta Chudzińska	Saskanka	SK0245.P000011	
Sprawy/Sprawy	mgr inż. Ewa Białoskoczka	Saskanka	SK0245.P000012	
Projektant	mgr inż. Jacek Faber	Saskanka	SK0245	
Projektant	mgr inż. Przemysław Isakowski	Politechniczny	DTF.PJ0245.P000013	
Sprawy/Sprawy	mgr inż. Andrzej Dudański	Politechniczny	1053940	
Projektant	mgr inż. Sławomir Kozłowski	Eksploatacyjna	PKM0245.P000014	
Sprawy/Sprawy	mgr inż. Sławomir Kozłowski	Eksploatacyjna	PKM0245.P000015	
Projektant	mgr inż. Marcin Białoskoczka	Eksploatacyjna	WKP0245.P000016	
Projektant	mgr inż. Tomasz Czuprowski	Eksploatacyjna	PKM0245.P000017	
Sprawy/Sprawy	mgr inż. Sławomir Kozłowski	Eksploatacyjna	PKM0245.P000018	
Projektant	mgr inż. Sławomir Kozłowski	Eksploatacyjna	PKM0245.P000019	
Projektant	mgr inż. Sławomir Kozłowski	Eksploatacyjna	PKM0245.P000020	
Projektant	mgr inż. Sławomir Kozłowski	Eksploatacyjna	PKM0245.P000021	
Projektant	mgr inż. Sławomir Kozłowski	Eksploatacyjna	PKM0245.P000022	
Projektant	mgr inż. Sławomir Kozłowski	Eksploatacyjna	PKM0245.P000023	
Projektant	mgr inż. Sławomir Kozłowski	Eksploatacyjna	PKM0245.P000024	
Projektant	mgr inż. Sławomir Kozłowski	Eksploatacyjna	PKM0245.P000025	
Projektant	mgr inż. Sławomir Kozłowski	Eksploatacyjna	PKM0245.P000026	
Projektant	mgr inż. Sławomir Kozłowski	Eksploatacyjna	PKM0245.P000027	
Projektant	mgr inż. Sławomir Kozłowski	Eksploatacyjna	PKM0245.P000028	
Projektant	mgr inż. Sławomir Kozłowski	Eksploatacyjna	PKM0245.P000029	
Projektant	mgr inż. Sławomir Kozłowski	Eksploatacyjna	PKM0245.P000030	
Projektant	mgr inż. Sławomir Kozłowski	Eksploatacyjna	PKM0245.P000031	
Projektant	mgr inż. Sławomir Kozłowski	Eksploatacyjna	PKM0245.P000032	
Projektant	mgr inż. Sławomir Kozłowski	Eksploatacyjna	PKM0245.P000033	
Projektant	mgr inż. Sławomir Kozłowski	Eksploatacyjna	PKM0245.P000034	
Projektant	mgr inż. Sławomir Kozłowski	Eksploatacyjna	PKM0245.P000035	
Projektant	mgr inż. Sławomir Kozłowski	Eksploatacyjna	PKM0245.P000036	
Projektant	mgr inż. Sławomir Kozłowski	Eksploatacyjna	PKM0245.P000037	
Projektant	mgr inż. Sławomir Kozłowski	Eksploatacyjna	PKM0245.P000038	
Projektant	mgr inż. Sławomir Kozłowski	Eksploatacyjna	PKM0245.P000039	
Projektant	mgr inż. Sławomir Kozłowski	Eksploatacyjna	PKM0245.P000040	
Projektant	mgr inż. Sławomir Kozłowski	Eksploatacyjna	PKM0245.P000041	
Projektant	mgr inż. Sławomir Kozłowski	Eksploatacyjna	PKM0245.P000042	
Projektant	mgr inż. Sławomir Kozłowski	Eksploatacyjna	PKM0245.P000043	
Projektant	mgr inż. Sławomir Kozłowski	Eksploatacyjna	PKM0245.P000044	
Projektant	mgr inż. Sławomir Kozłowski	Eksploatacyjna	PKM0245.P000045	
Projektant	mgr inż. Sławomir Kozłowski	Eksploatacyjna	PKM0245.P000046	
Projektant	mgr inż. Sławomir Kozłowski	Eksploatacyjna	PKM0245.P000047	
Projektant	mgr inż. Sławomir Kozłowski	Eksploatacyjna	PKM0245.P000048	
Projektant	mgr inż. Sławomir Kozłowski	Eksploatacyjna	PKM0245.P000049	
Projektant	mgr inż. Sławomir Kozłowski	Eksploatacyjna	PKM0245.P000050	